

LEGENDE

INFORMATIQUE

2AB

Point d'accès bureautique se composant de :
6 PC16A + 3 RJ45

2AI

Point d'accès Imprimante se composant de :
2 PC16A + 1 RJ45

2AW

Point d'accès WIFI se composant de :
1 RJ45

BAIE VDI

Baie VDI L:600 P:600

VIDEOSURVEILLANCE

Caméra de vidéosurveillance dome

Enregistreur Caméra de vidéosurveillance

Moniteur Supervision Vidéo

INTERPHONIE

Poste d'interphonie lessivable

Poste d'interphonie bureau

CONTROLE D'ACCES

Lecteur de Badge

Dispositif de commande Manuelle pour Issue de Secours

Bouton de sortie libre

Alimentation Dispositif de Maintien

HYGIAPHONE

Amplificateur de boucle à induction

Microphone

Interphone de guichet

INCENDIE

Détecteur incendie

Indicateur d'action

Diffuseur lumineux / Flash

Asservissement du DAS au SSI

Déverrouillage Issue de Secours

APPEL MALADE

Tirette appel malade

Centrale appel malade

Terminal de report d'AM

Voyant d'appel malade

Terminal d'acquitement d'appel malade


CHEMINEMENTS

Chemins de câbles courants faibles suivant CCTP

Chemins de câbles courants forts suivant CCTP

NOTA :
L'entreprise devra faire référence aux derniers plans architecte, et éventuellement déplacer, compléter ou adapter les équipements électriques en conséquence.

B	03/07/26	MAJ suites remarques MOA
A	26/06/26	MAJ suites remarques MOA
0	15/06/26	Première diffusion
IND	Date	Modifications

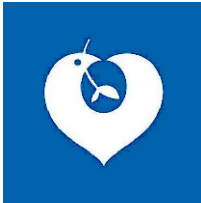

Directeur des Travaux
et de la Maintenance Technique

Jacques SULBERT

Tél. 01.48.95.57.40
e-Mail : jacques.sulbert@aphp.fr

Maitre d'Ouvrage (MOA) :

AP/HP - H.U.P.S.S.D.
Avicenne / Verdier / Muret
125, Rue de Stalingrad
93 009 BOBIGNY
Taous TAMAZIRT
taous.tamazirt@aphp.fr

BE Techniques :

EXAEQUO INGENIERIE
455 rue des Filatiers
62223 ANZIN-SAINT-AUBIN

Architecte :

URUK V
27 rue de Chambéry
75015 PARIS

Economiste :

EVTB
124 Rue de Picpus
75012 PARIS

Bureau de Contrôle :

CSPS :



HÔPITAL RENE-MURET

Opération


Création d'un scanner

LOT ELEC

PRO

TNV

Carnet de plans Electricité
Courants Faibles

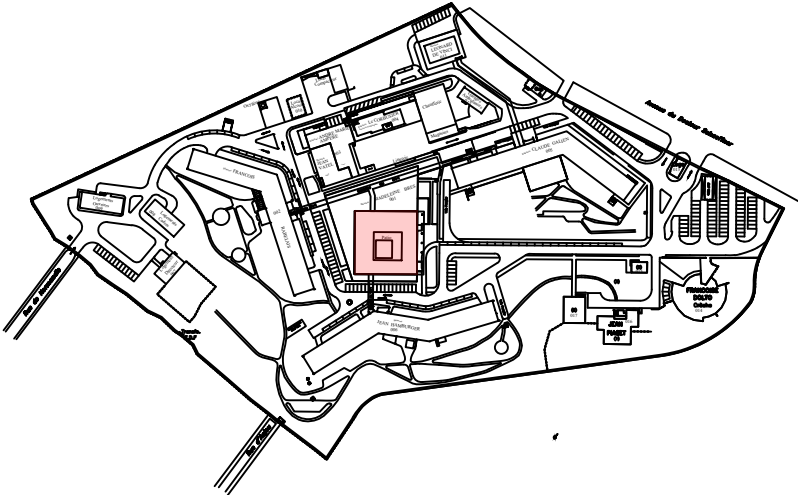

Echelle

1/100

Remarques

Date de création

JUIN 2026

Date de modification

JUILLET 2026

MOA	BAT	EMET	PHASE	LOT	NIV	LEX	NUM	IND	NOM
RM	BRES	EXQ	PRO	ELEC	TNV	PLN	-	B	

NOM DU FICHIER INFORMATIQUE :

