


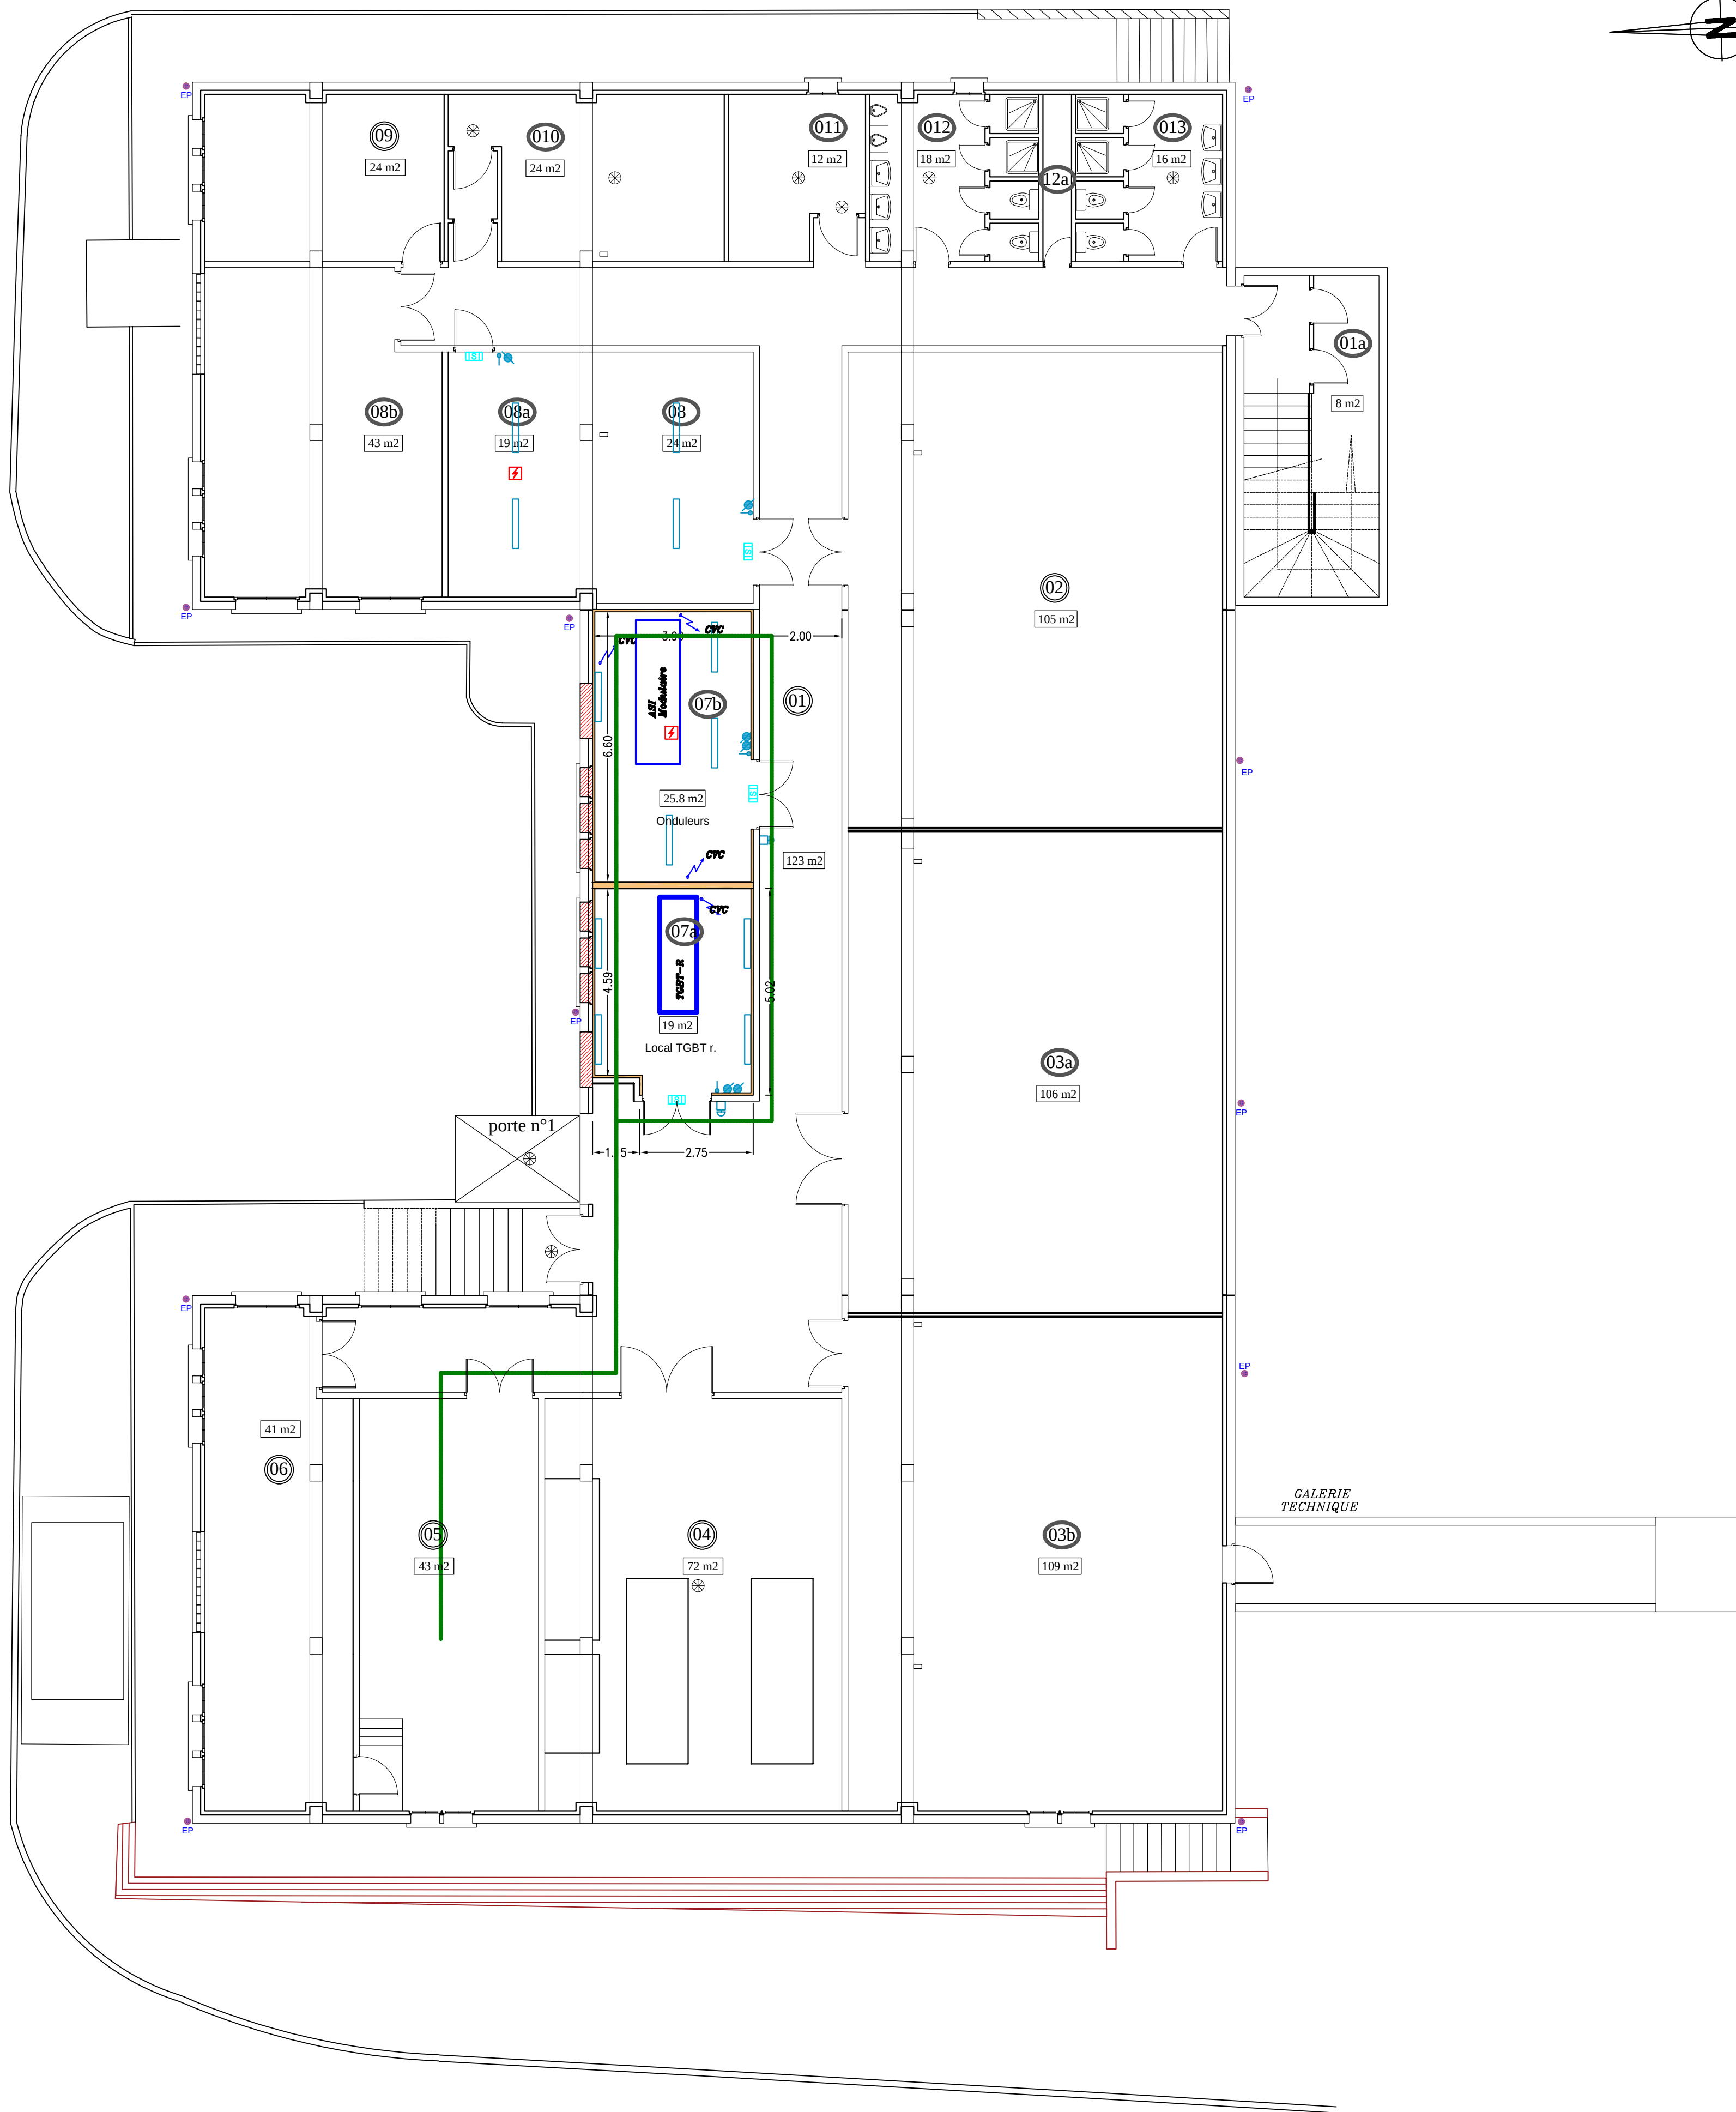

LEGENDE ELE	
	LUM LUMINAIRE
	CDE INTERRUPTEUR ETANCHE SIMPLE ALLUMAGE
	AU ARRET D'URGENCE
	CFO PRISE DE COURANT ETANCHE 2x1000A-T
	LUM BLOC D'ECLAIRAGE DE SECURITE ETANCHE EN APPLIQUE 1x1x500
	ALM ALIMENTATION DIVERSE
	CFO CHEMIN DE CABLES CFO
	SSI DETECTEUR DE FUMEE PONCTUEL

Bâtiment F
(24)

IMPLANTATION ELECTRICITE
Niveau SOUS-SOL - 1

Echelle: 1/100

Maître d'ouvrage

Architectes

Consultant sécurité incendie

Bureau de controle

Coordinateur SPS

Géomètre - Expert

Indice	Date	Diffusé par	Vérifié par	Description de la révision

Emetteur	Site	Bâtiment	Phase	Type	Zone	Niveau	Lot	Numéro	Indice
	DOM	F	DCE	PL	TZ	N-1	ELE	12100	