



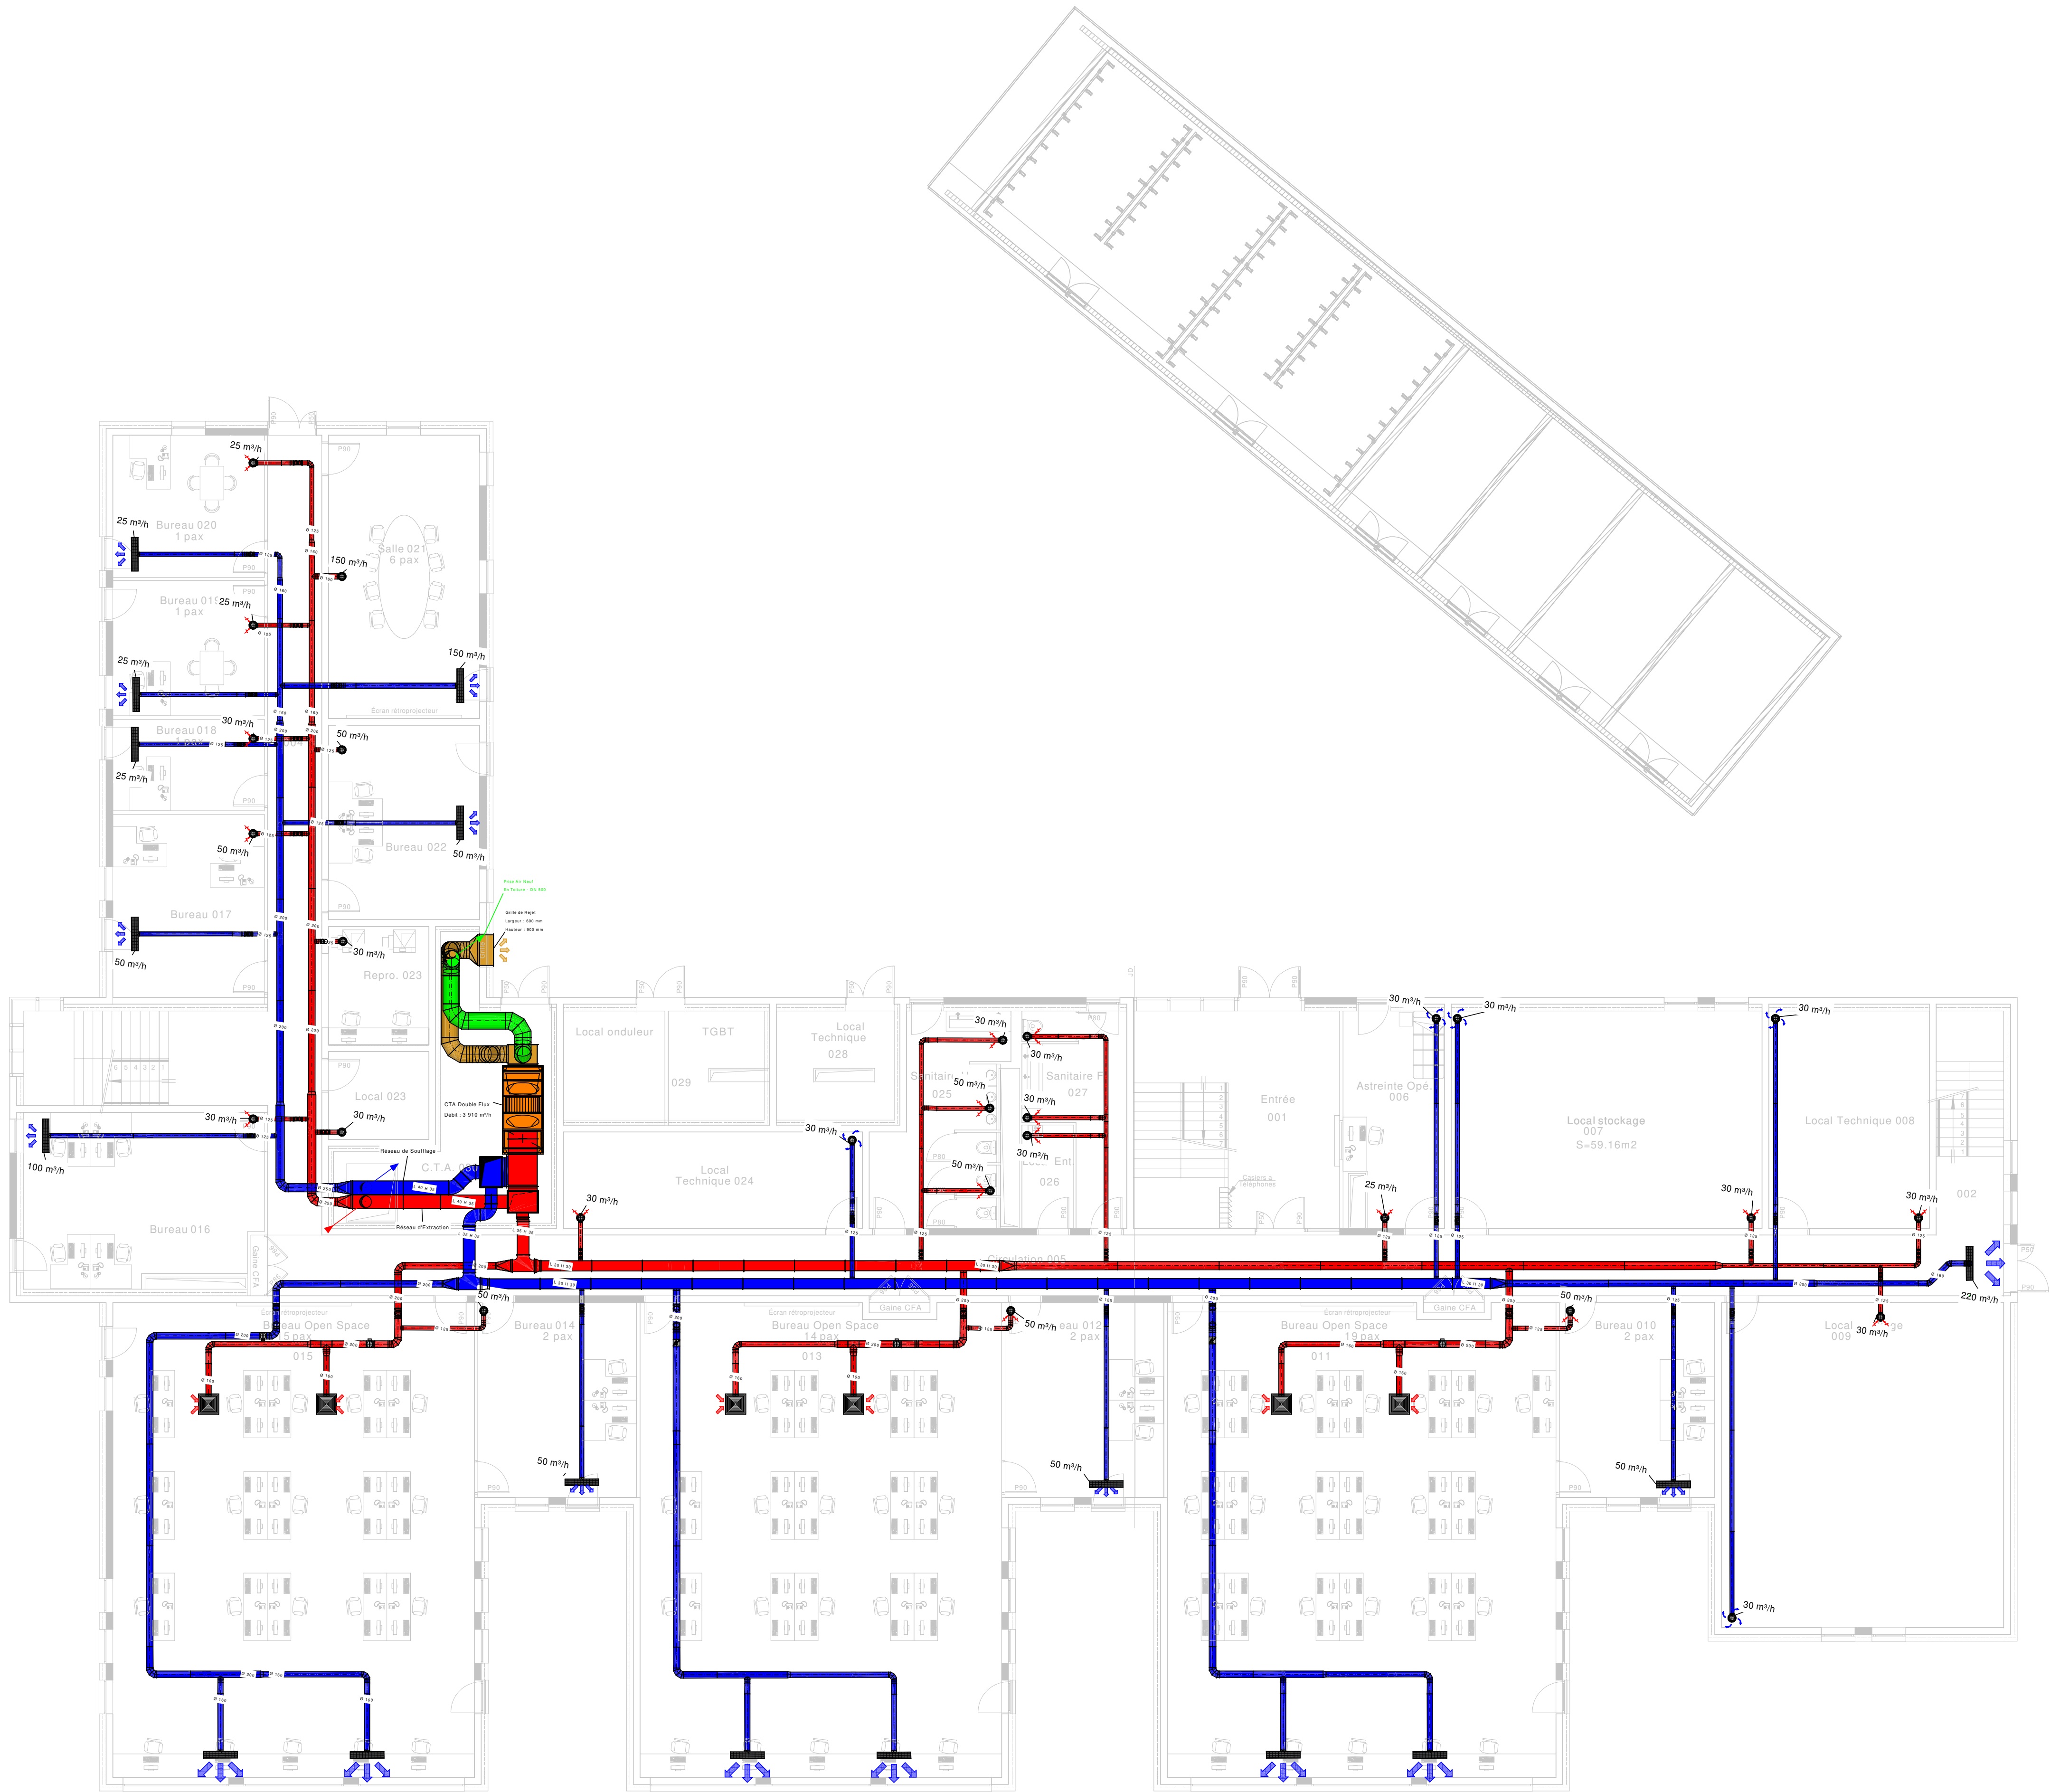

SID Sud-Ouest  Sous-direction INVESTISSEMENT Bureau Mission Opération de BORDEAUX	Chf de projet : ONE SAVARY Lise - 05.57.85.17.84 Architecte : ASC BOURGARD Roman - 05.57.85.15.73 ONE GIRAUD Alex - 05.57.85.16.48 Chargé projet : TSFP2 DUBOS Alexandre - 05.53.89.61.72 TSFP2 MARC Mathieu - 05.57.85.16.44 Dessinateur : ASC2 TESTA Margaux - 05.57.85.17.44 DE HCC CORNEC Stéphane	MARTIGNAS sur JALLE (33) Casernement et terrain de souge Quartier SAUVIGNAC C.A.S.T. (Commandement des Actions Spéciales Terre) Création d'un bâtiment tertiaire et abri véhicules pour la 712^e CT	Nom du fichier : PLAN CVC 01		 MINISTÈRE DES ARMÉES ET DES ANCIENS COMBATTANTS Liberté Égalité Fraternité  Secrétariat général pour l'administration	
	Chf du bureau Maîtrise d'œuvre de Bordeaux ICDD - M. BOTTE Stéphane 05.57.85.15.72	PRO		 Service d'Administration de la Défense		Nombre d'opération : 456 340
		PLAN VENTILATION Plan Niveau : RDC		Date JUN 2026		Indice Ind B
Echelle : 1/75ème - A0						

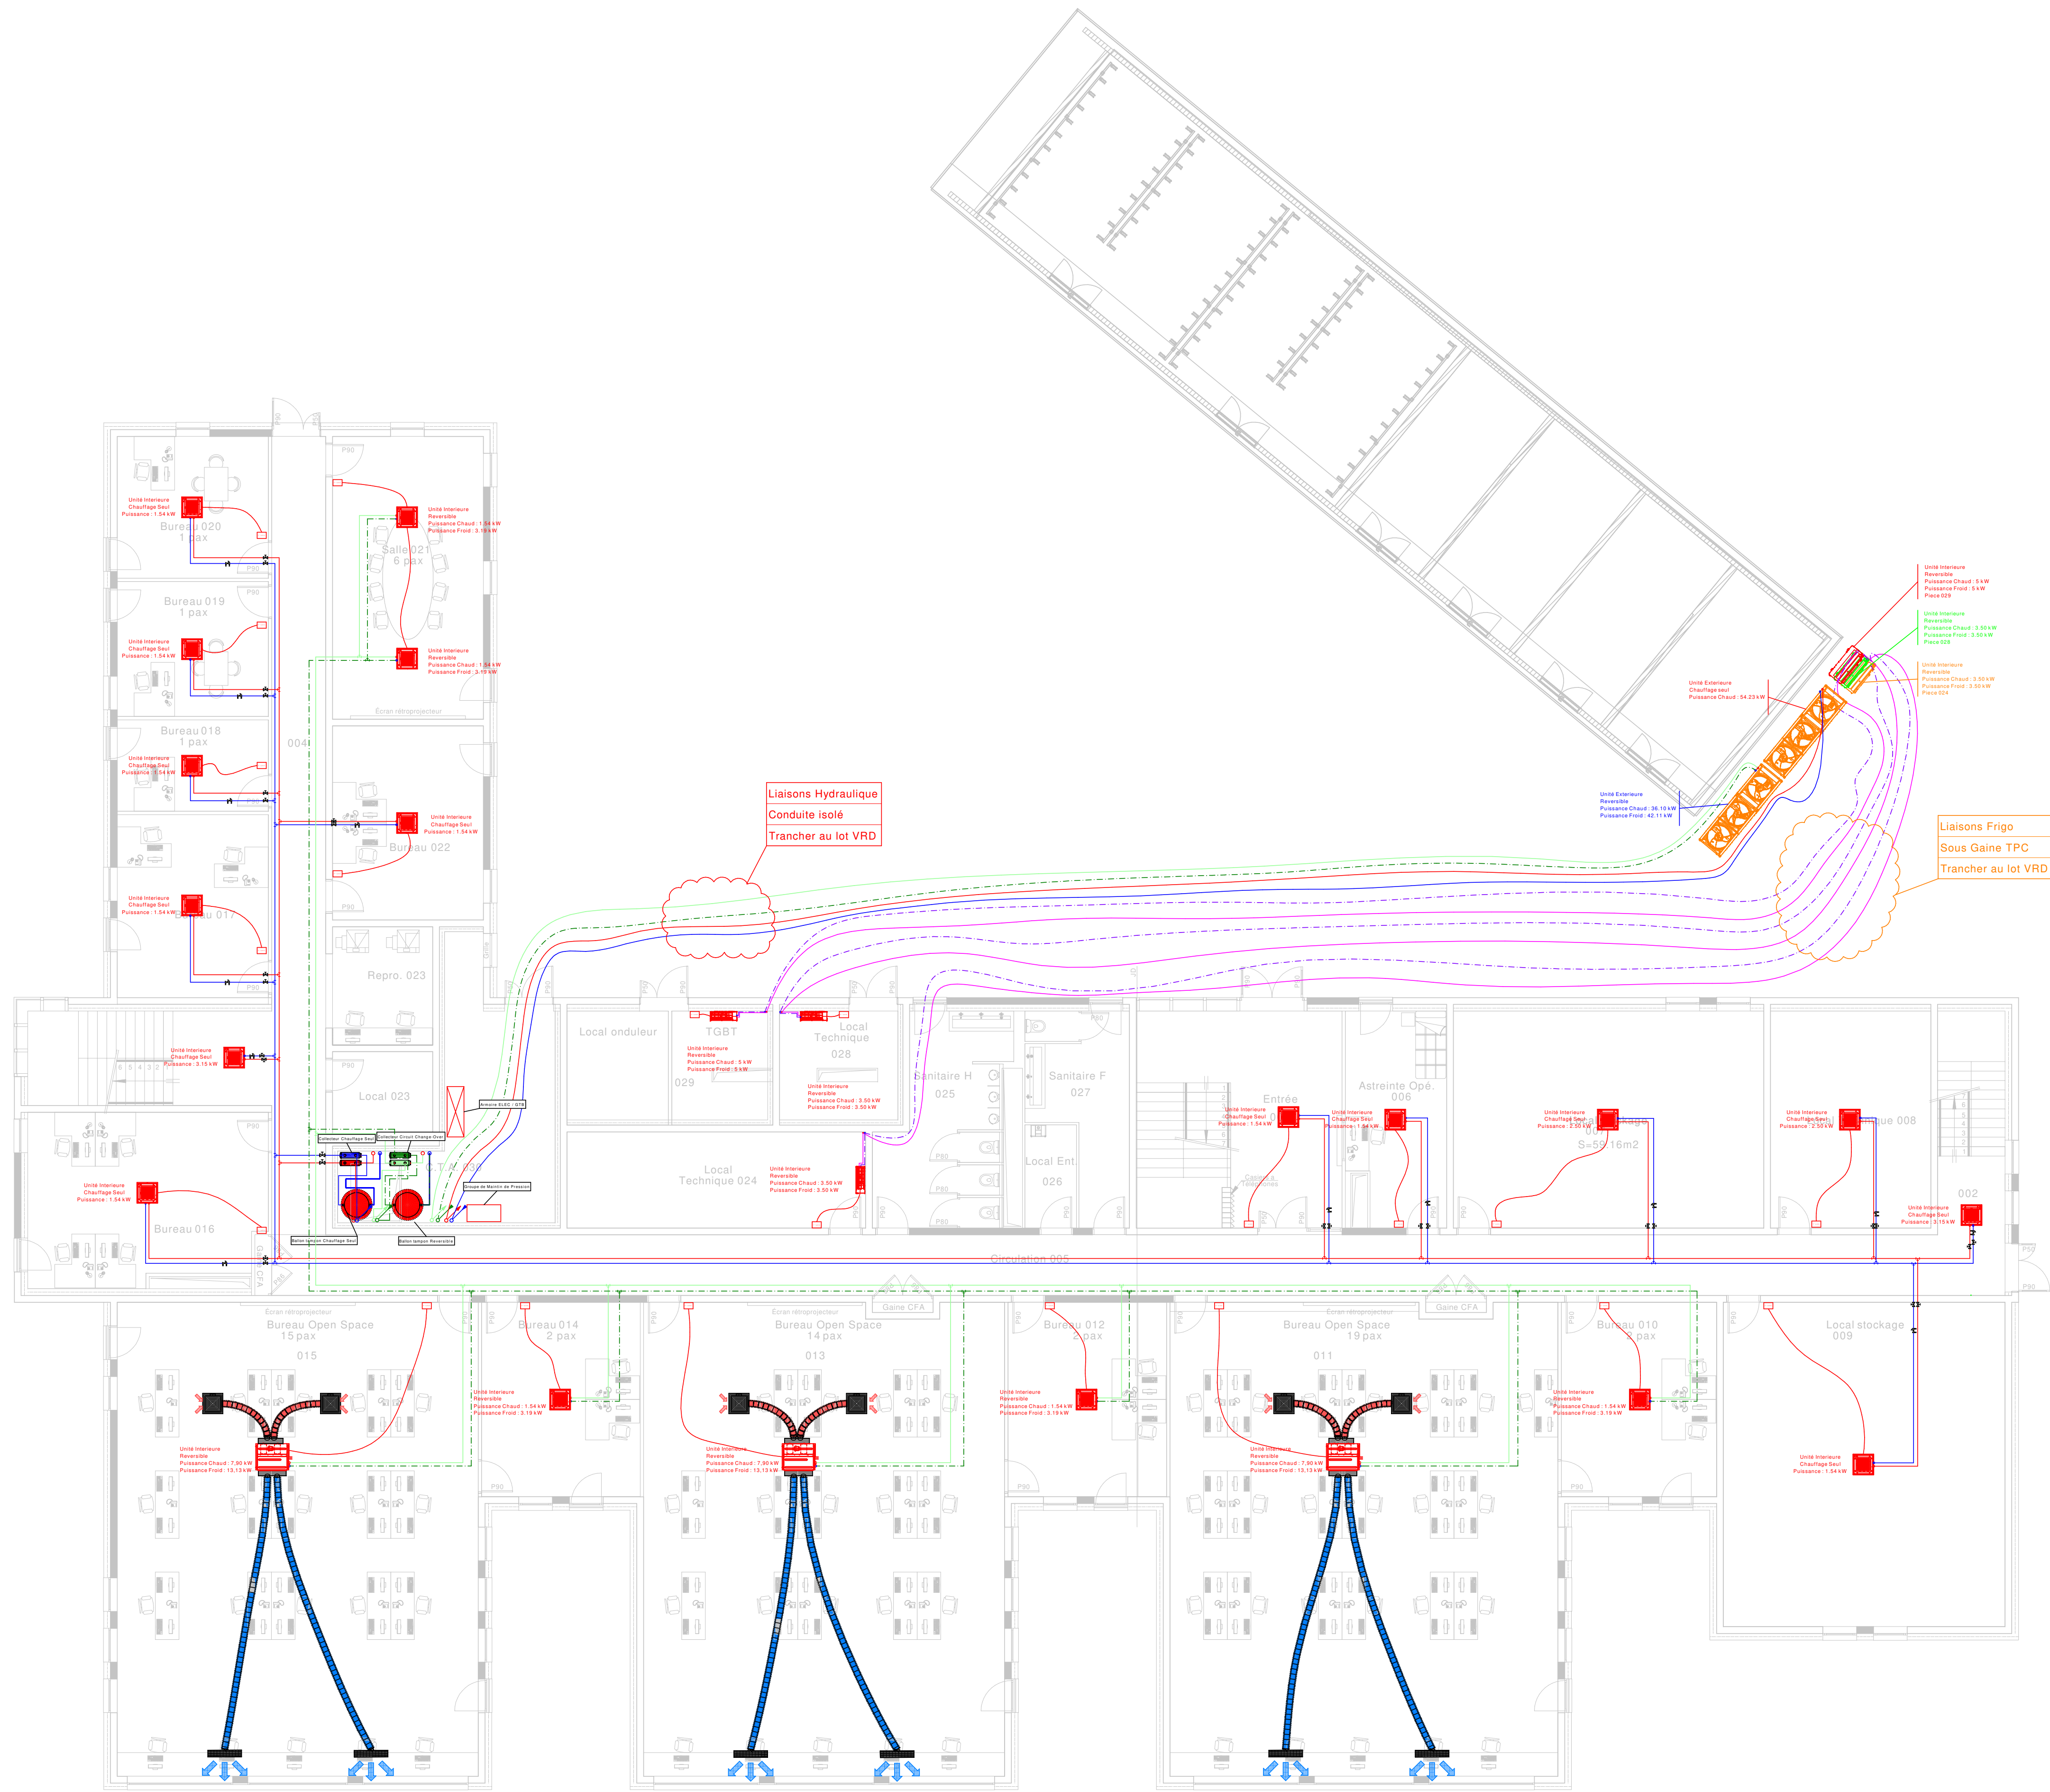

SID Sud-Ouest
Sous-direction Interministérielle
Bâtiments et Équipements
de BORDEAUX

Chef de projet :
ONE SAVARY Lisa - 05.57.85.17.84
Architecte :
ASC BOURGARD Roman - 05.57.85.15.73
ONE GRIFFAUD Aude - 05.57.85.16.48
Chargé de projet :
TSFP2 DUBOS Alexandre - 05.53.89.61.72
TSFP2 MARC Mathieu - 05.57.85.16.44
Dessinateur :
ASC2 TESTA Margaux - 05.57.85.17.44
DE HCC CORNEC Stéphane

Chef du Bureau
Maîtrise d'œuvre de Bordeaux
ICDD - M. BOTTE Stéphane - 05.57.85.15.72

MARTIGNAS sur JALLE (33)
Casernement et terrain de souge
Quartier SAUVIGNAC
Création d'un bâtiment tertiaire et
abri véhicules pour la 712^e CT

PRO

PLAN CHAUFFAGE & CLIMATISATION
Plan Niveau : RDC

Echelle : 1/75ème - A0

Nom du fichier : PLAN CVC 02




Date
JUN 2026

 
Indice
Ind B

N° Ordre
02

N° d'opération :
465 340



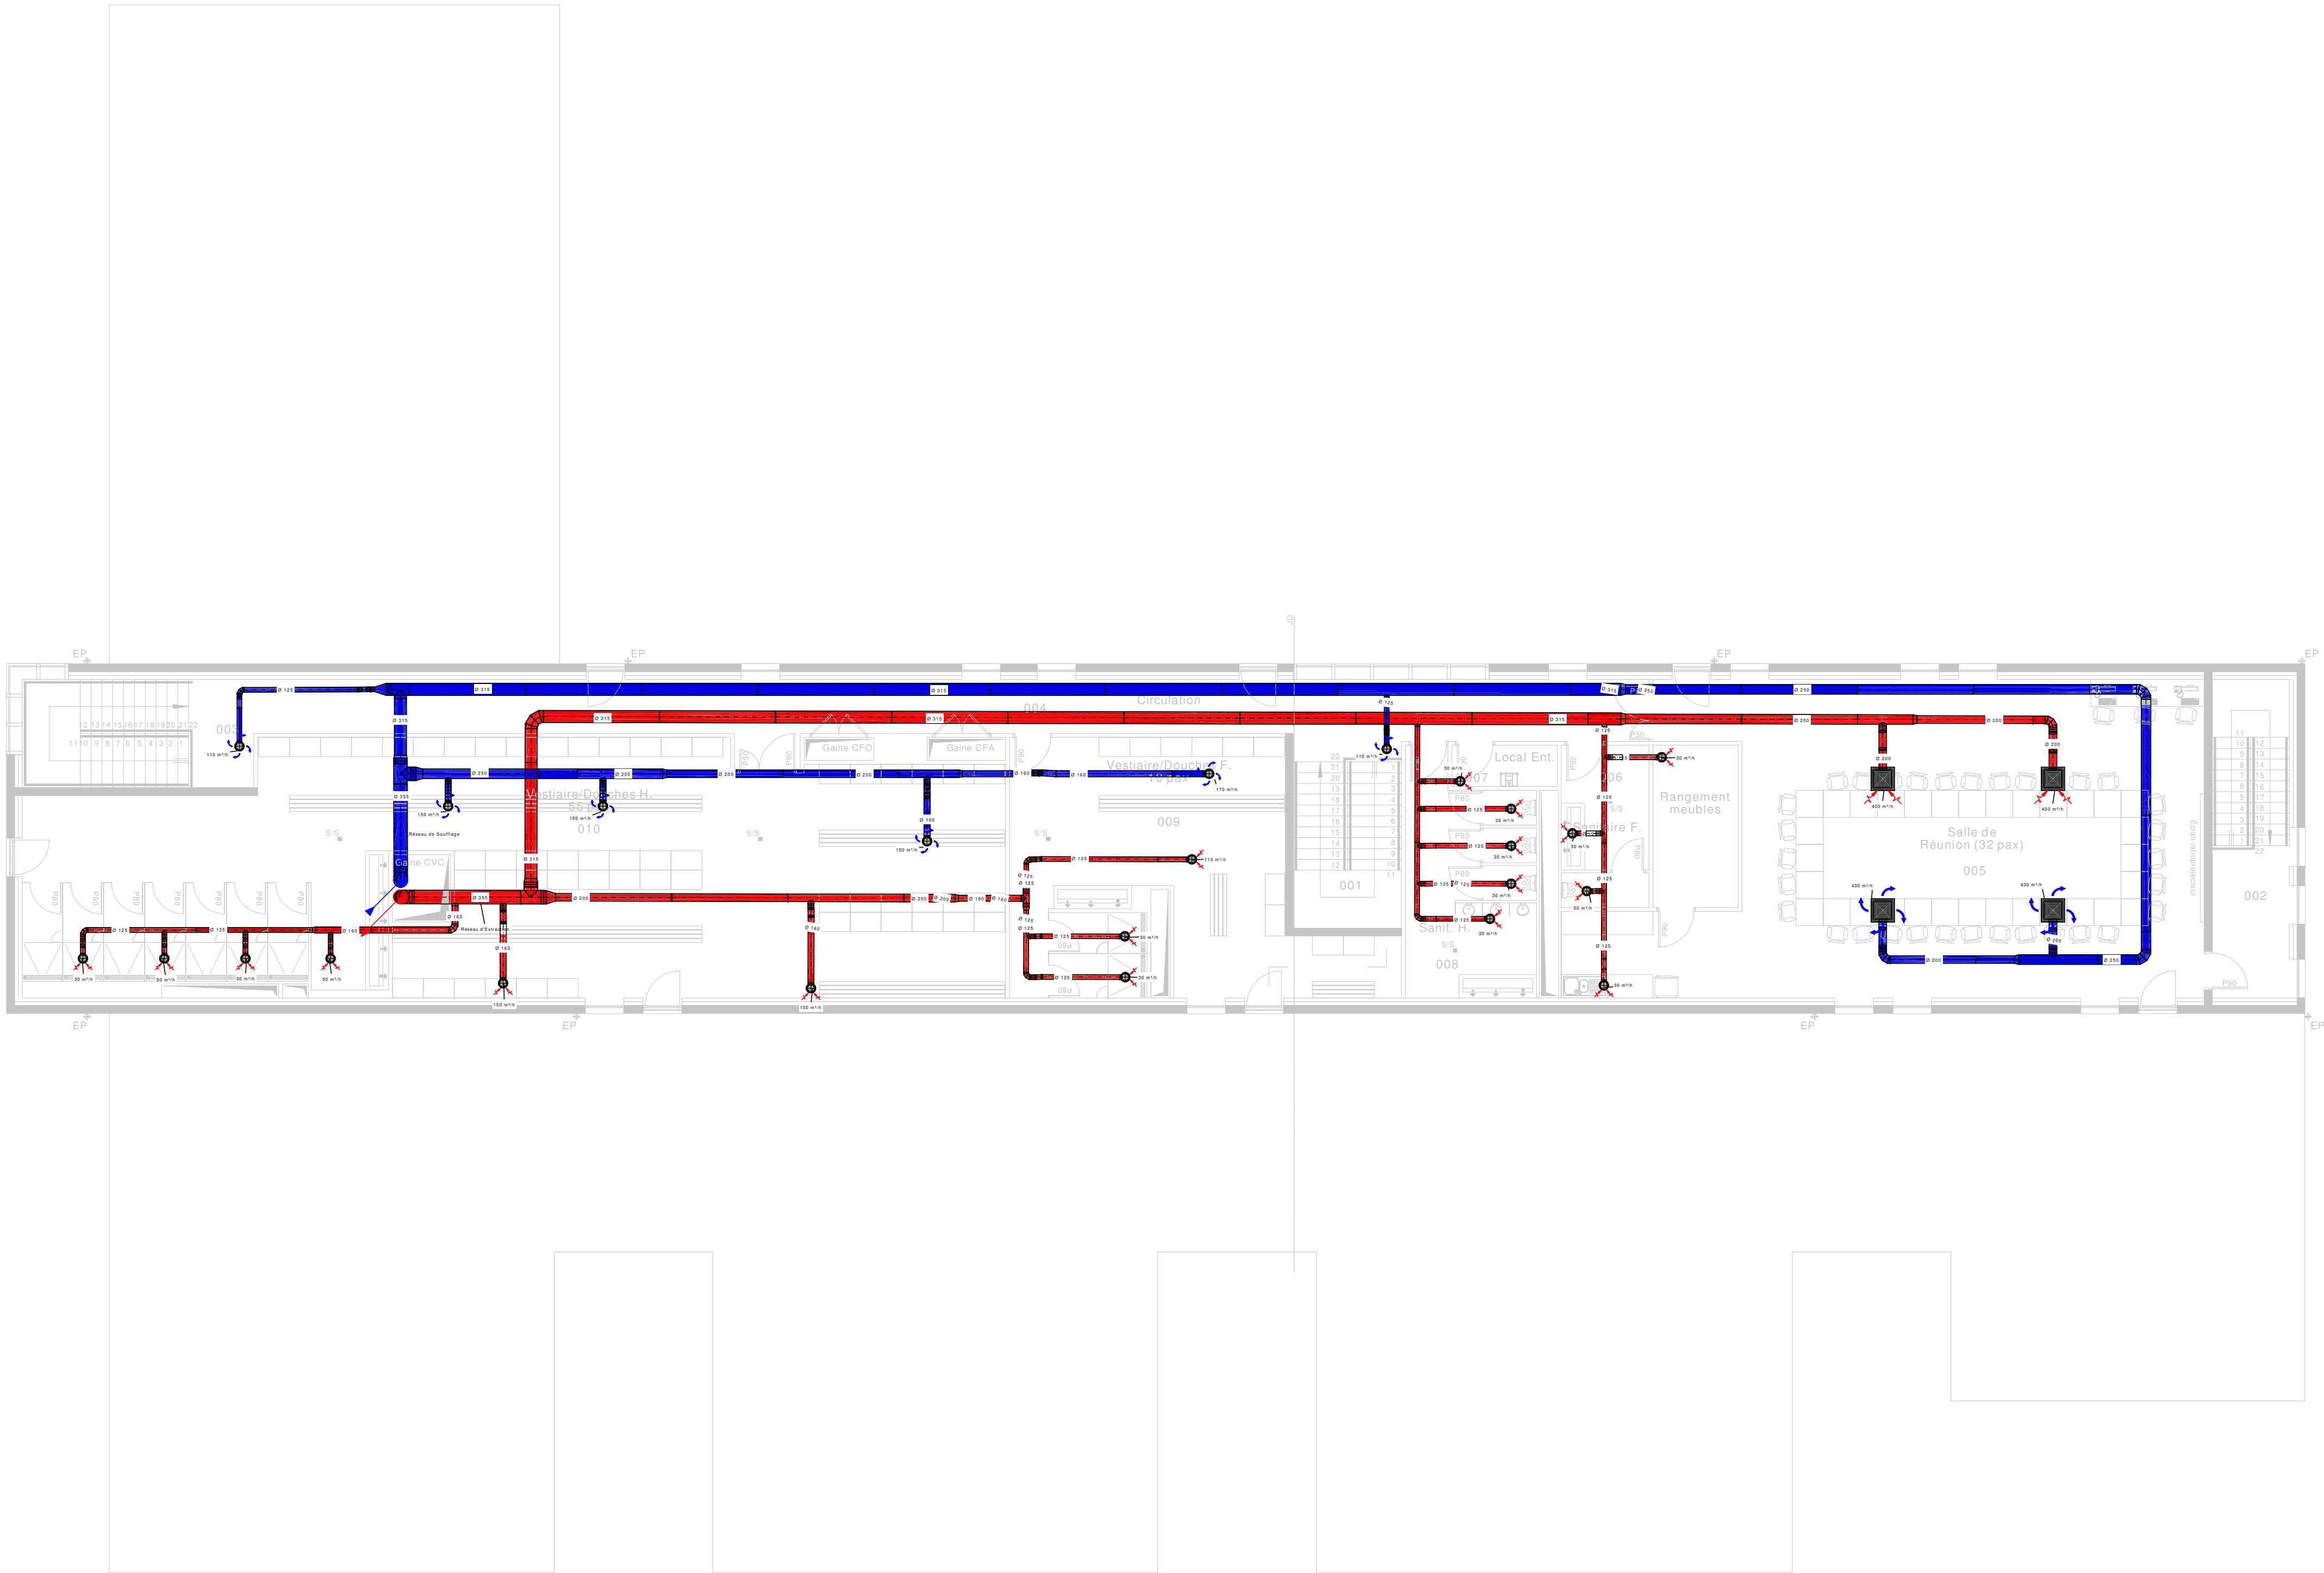

SID Sud-Ouest		Nom du fichier : PLAN CVC 04		 MINISTÈRE DES ARMÉES ET DES ANCIENS COMBATTANTS L'édifier Faciliter Financer	
 Sous-direction INVESTISSEMENT Bâtiments Matériel d'œuvre de BORDEAUX	Chef de projet : CNE SAVARY Lise - 05.57.85.17.84 Architecte : ASC BOURCHARD Roman - 05.57.85.15.73 CNE GRILLON Alex - 05.57.85.16.48 Chargé de projet : TSFP2 DUBOS Alexandre - 05.33.89.61.72 TSFP2 MARC Mathieu - 05.57.85.16.44 Destinataire : ASC2 TESTA Margaux - 05.57.85.17.44 DE HCC CORNEC Stéphane	MARTIGNAS sur JALLE (33) Casernement et terrain de souge Quartier SAUVIGNAC C.A.S.T. (Commandement des Actions Spéciales Terre) Création d'un bâtiment tertiaire et abri véhicules pour la 712^e CT			 Service d'Appui à la Défense
	PRO		Numéro d'opération : 465 340		
	Chef du bureau Maîtrise d'œuvre de Bordeaux ICDD - M. BOTTE Stéphane 05.57.85.15.72		PLAN VENTILATION Plan Niveau : R+1		Date JUN 2026 Indice Ind B N° Ordre 04
Echelle : 1/75ème - A0		 Secrétariat général pour l'armement			

Echelle : 1/75ème - A0

