


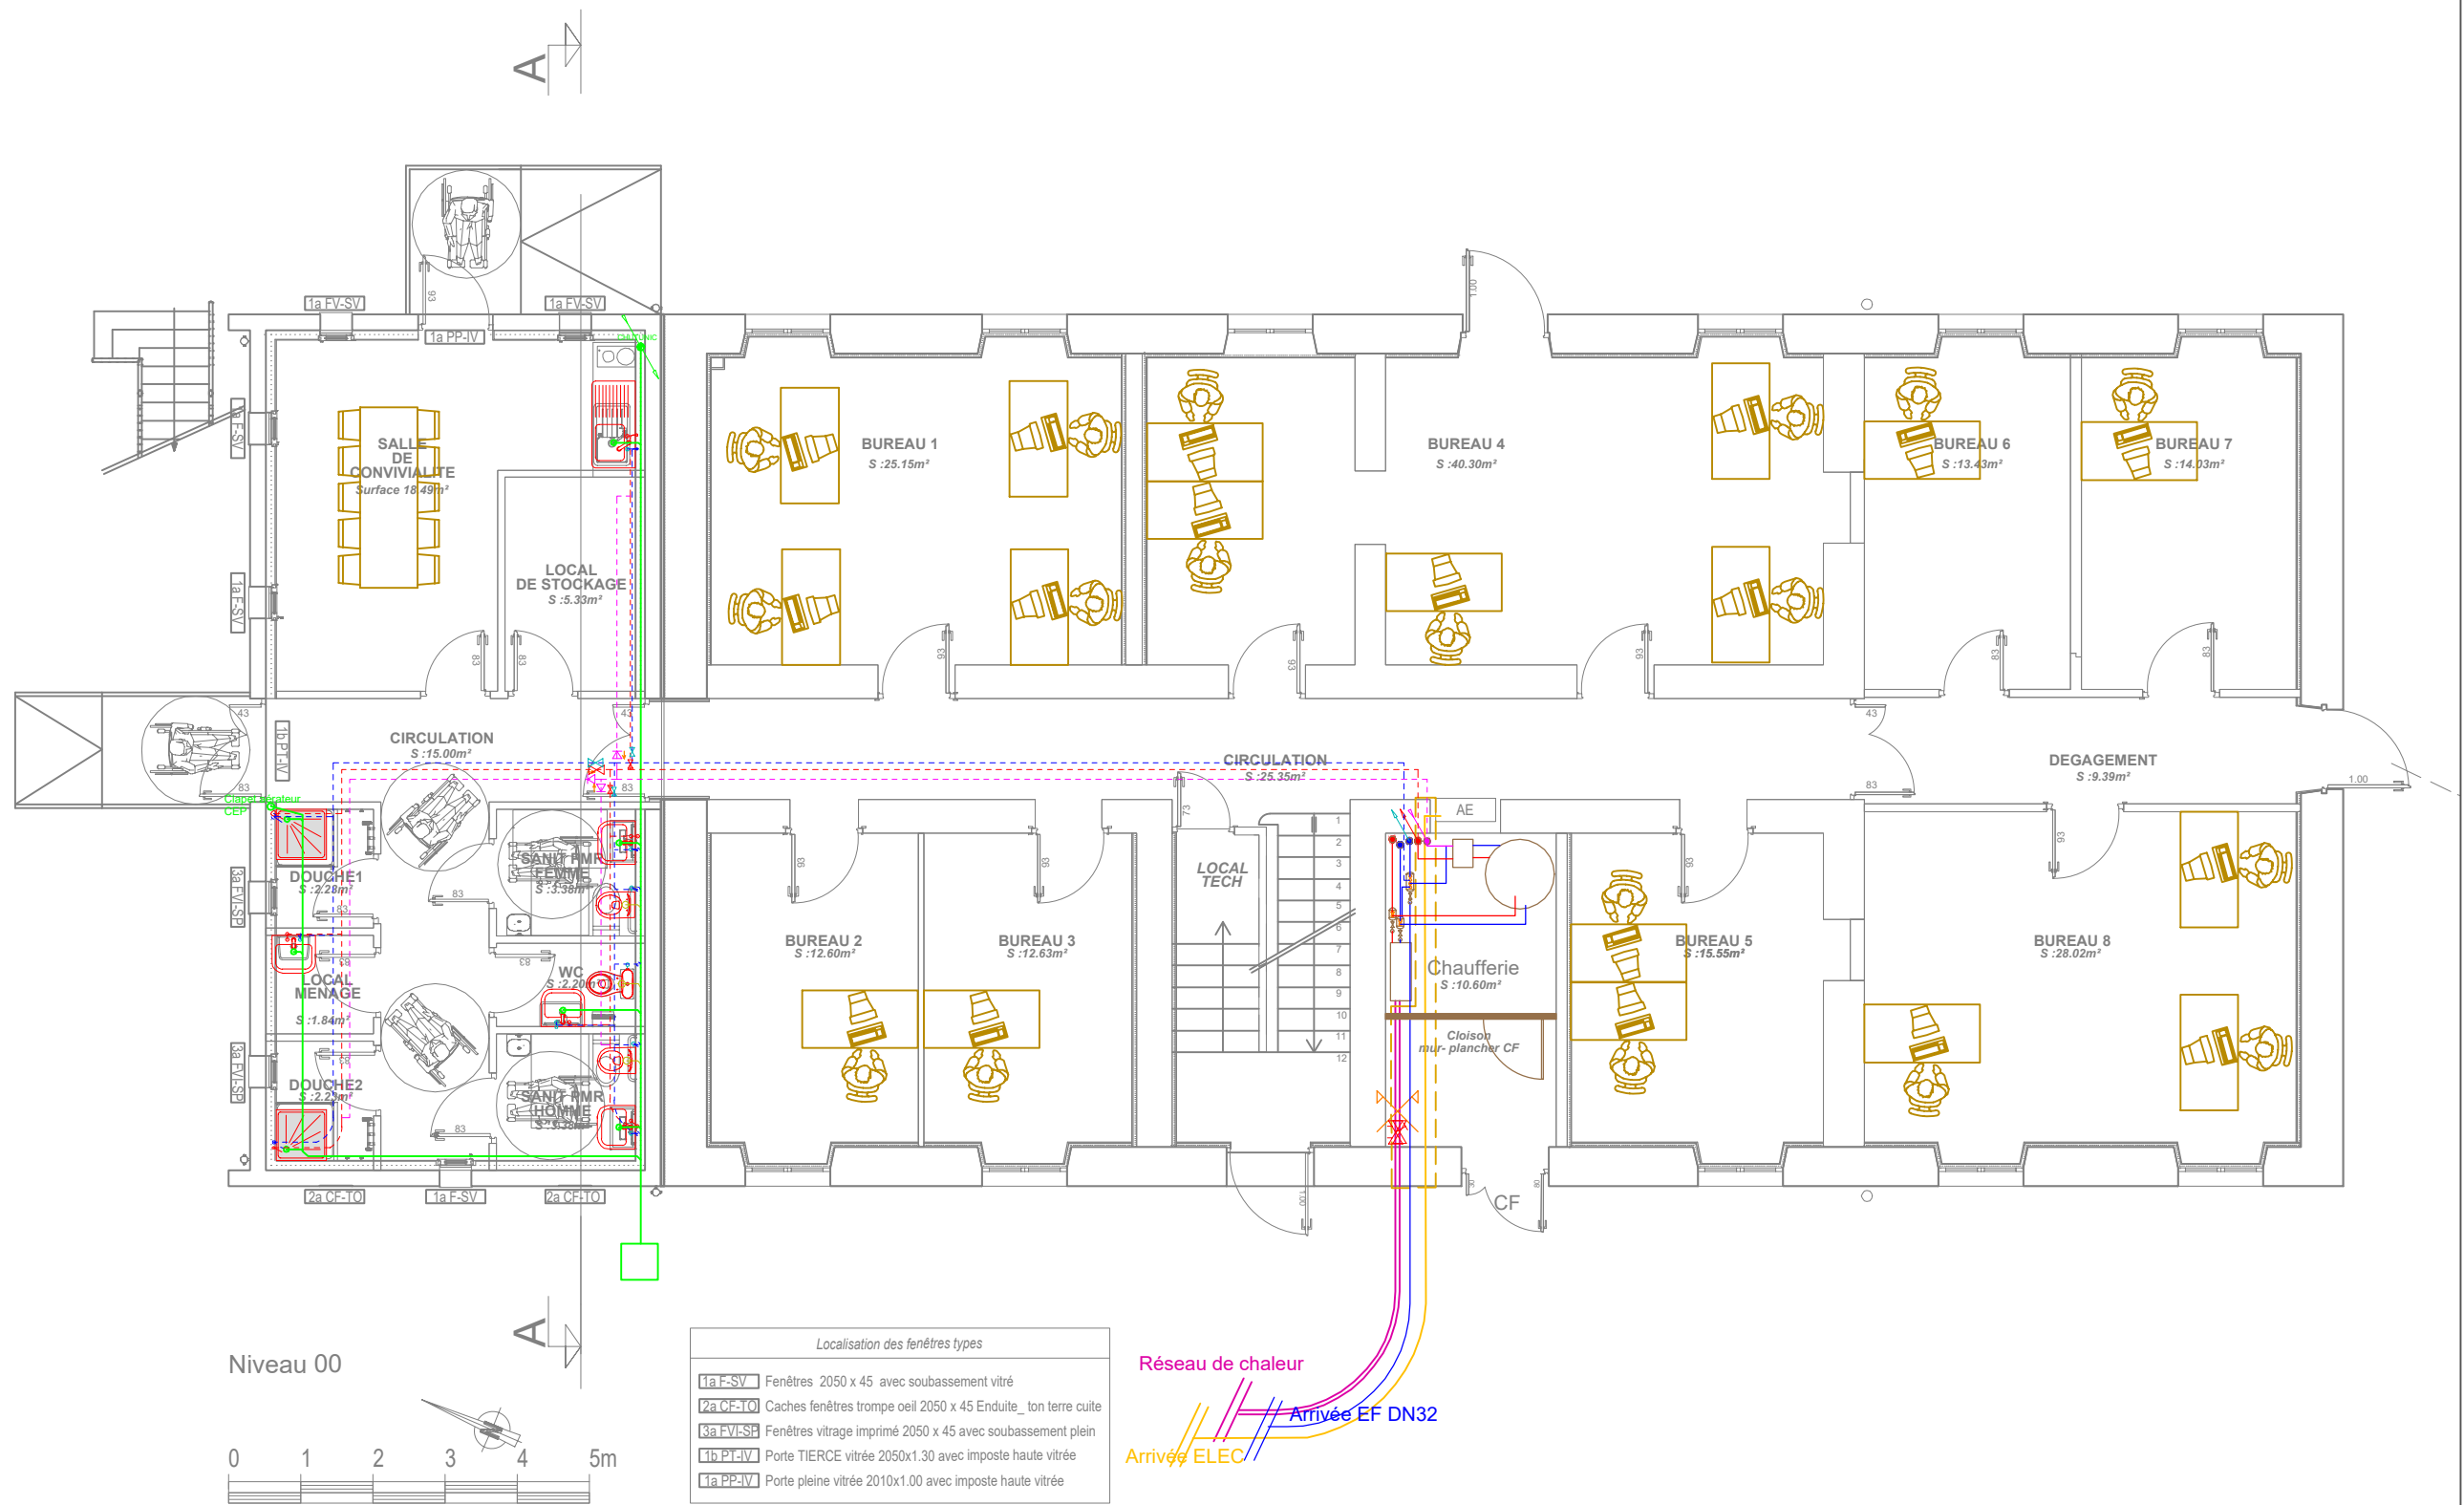

	Réseau EU
	Réseau EV
	Bouclage (aérien)
	Départ ECS (aérien)
	Arrivée EF (aérien)



10 rue de Blanchot

25 770 Serre Les Sapins

Tel mobile : 06 89 81 79 47

Tel fixe : 09 51 98 95 90

OPÉRATION :

RÉFECTION DU BÂT H

QUARTIER BRUN

BESANÇON

Plan Plomberie RDC

Nom : L.B

Echelle : 1/100e

Phase : PRO

Feuille : 87-4

Date : 20/05/2026

Version : 0

MAITRISE D'OUVRAGE :

MINISTÈRE DES ARMÉES

CE PLAN EST LA PROPRIÉTÉ DE ALTERNATIVE ÉNERGIE & ENVIRONNEMENT ET NE PEUT ÊTRE COMMUNIQUÉ, REPRODUIT OU UTILISÉ SANS AUTORISATION