


ETAT FUTUR

Toiture terrasse

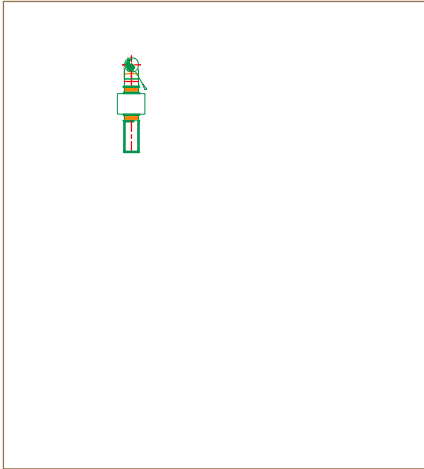

Ventilation

Représentation	Désignation
	Détachement de porte
	Grille de transfert infumescence
	Gaine de ventilation "Reprise" (RP)
	Entrée d'air

Elec



Représentation	Désignation
	Détecteur de mouvement type PD3
	Détecteur de mouvement type PD2/PD4
	Prise 16A à 25cm du sol
	Connecteur RJ45
	BACS

Chauffage

	Départ chauffage (Sol)
	Retour chauffage (Sol)

Plomberie

	Réseau EU
	Réseau EV
	Bouclage (aérien)
	Départ ECS (aérien)
	Arrivée EF (aérien)

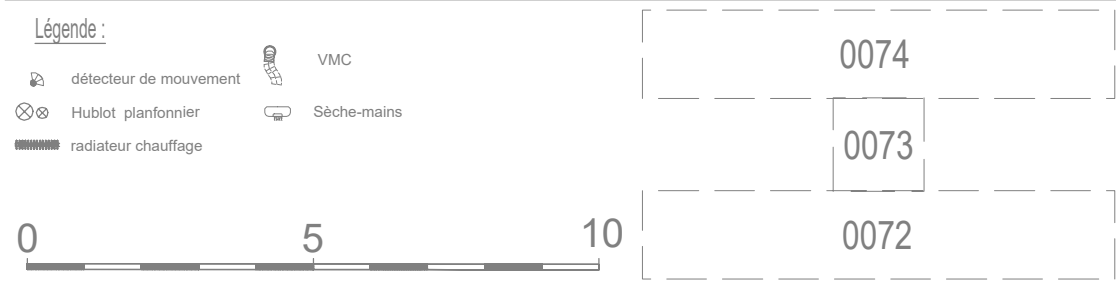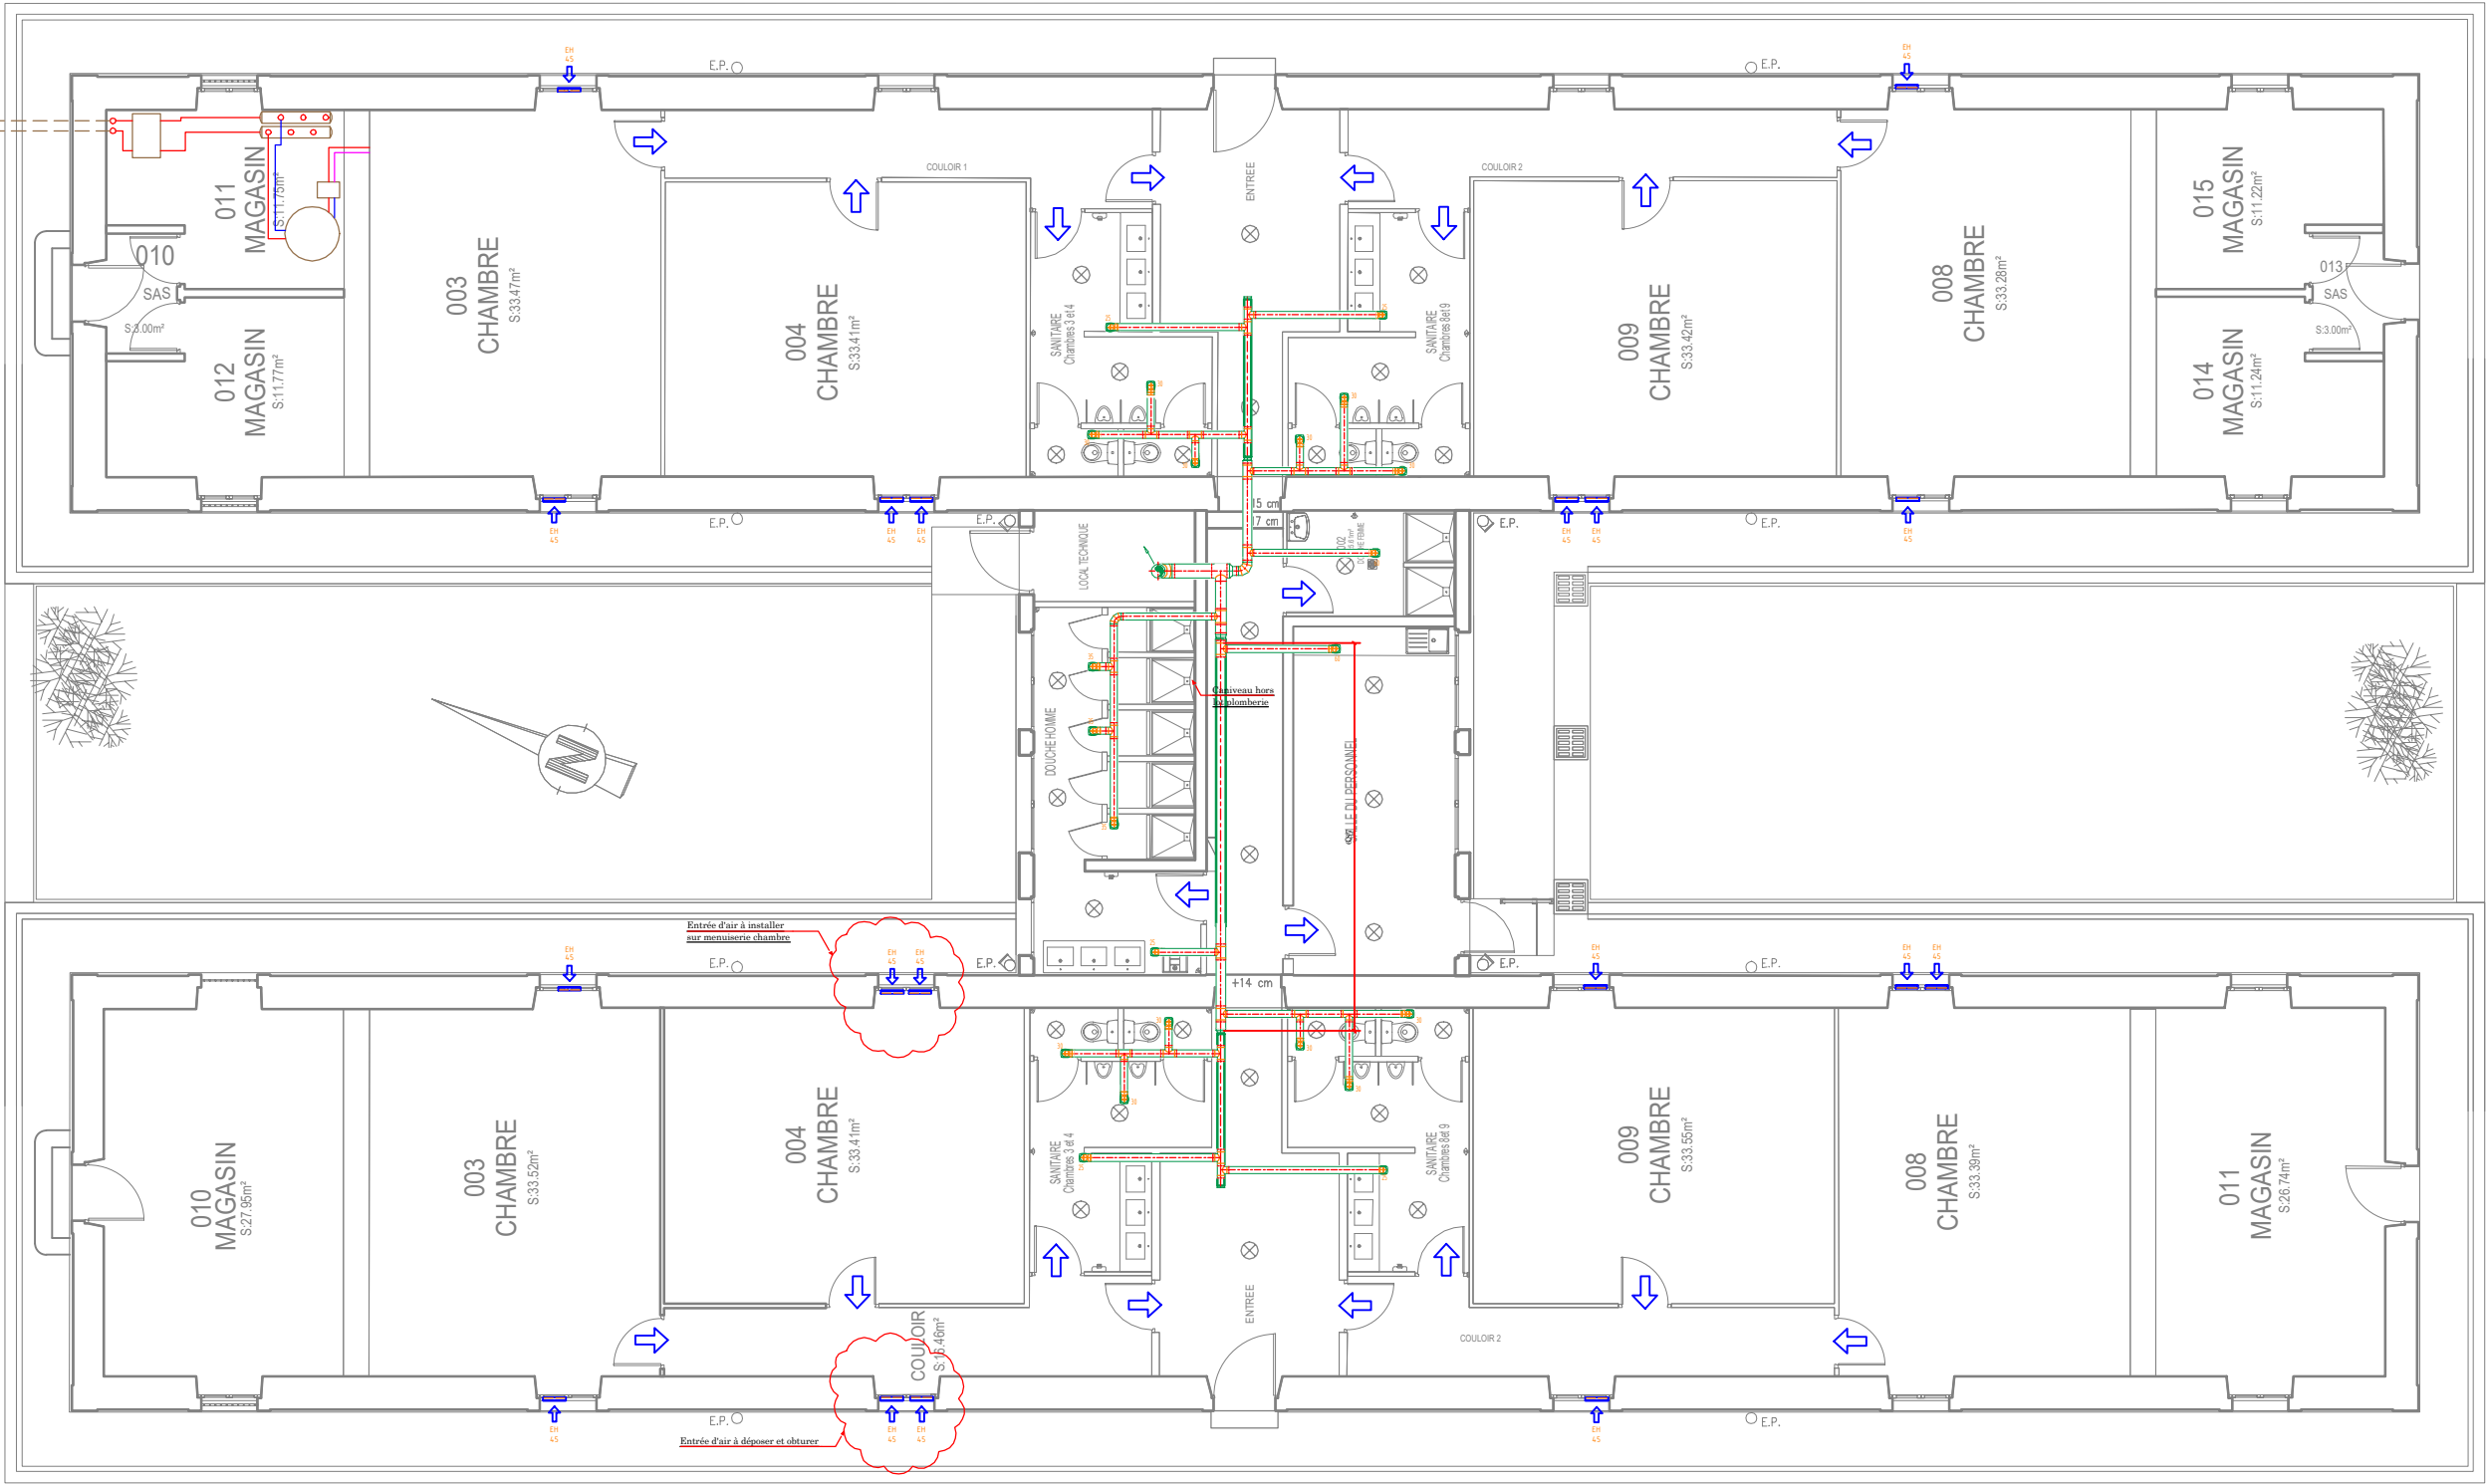

10 rue de Blanchot
25 770 Serre Les Sapins
Tel mobile : 06 89 81 79 47
Tel fixe : 09 51 98 95 90

Plan Ventilation	
Nom : L.B	Feuille : BH-1
Echelle : 1/125e	Date : 20/05/2026
Phase : PRO	Version : 0

OPÉRATION :	RÉFECTION DU BÂT H QUARTIER BRUN BESANÇON
MAITRISE D'OUVRAGE :	MINISTÈRE DES ARMÉES

CE PLAN EST LA PROPRIÉTÉ DE ALTERNATIVE ÉNERGIE & ENVIRONNEMENT ET NE PEUT ÊTRE COMMUNIQUÉ, REPRODUIT OU UTILISÉ SANS AUTORISATION