 


ETAT FUTUR

Toiture terrasse



Ventilation

Représentation	Désignation
	Déclouage de porte
	Grille de transfert Intumescente
	Gaine de ventilation "Reprise" (RP)
	Entrée d'air

Elec


Représentation	Désignation
	Détecteur de mouvement type PD3
	Détecteur de mouvement type PD2/PD4
	Prise 16A à 25cm du sol
	Connecteur RJ45
	BACS

Chauffage

	Départ chauffage (Sol)
	Retour chauffage (Sol)


Plomberie

	Réseau EU
	Réseau EY
	Bouclage (aérien)
	Départ ECS (aérien)
	Arrivée EF (aérien)

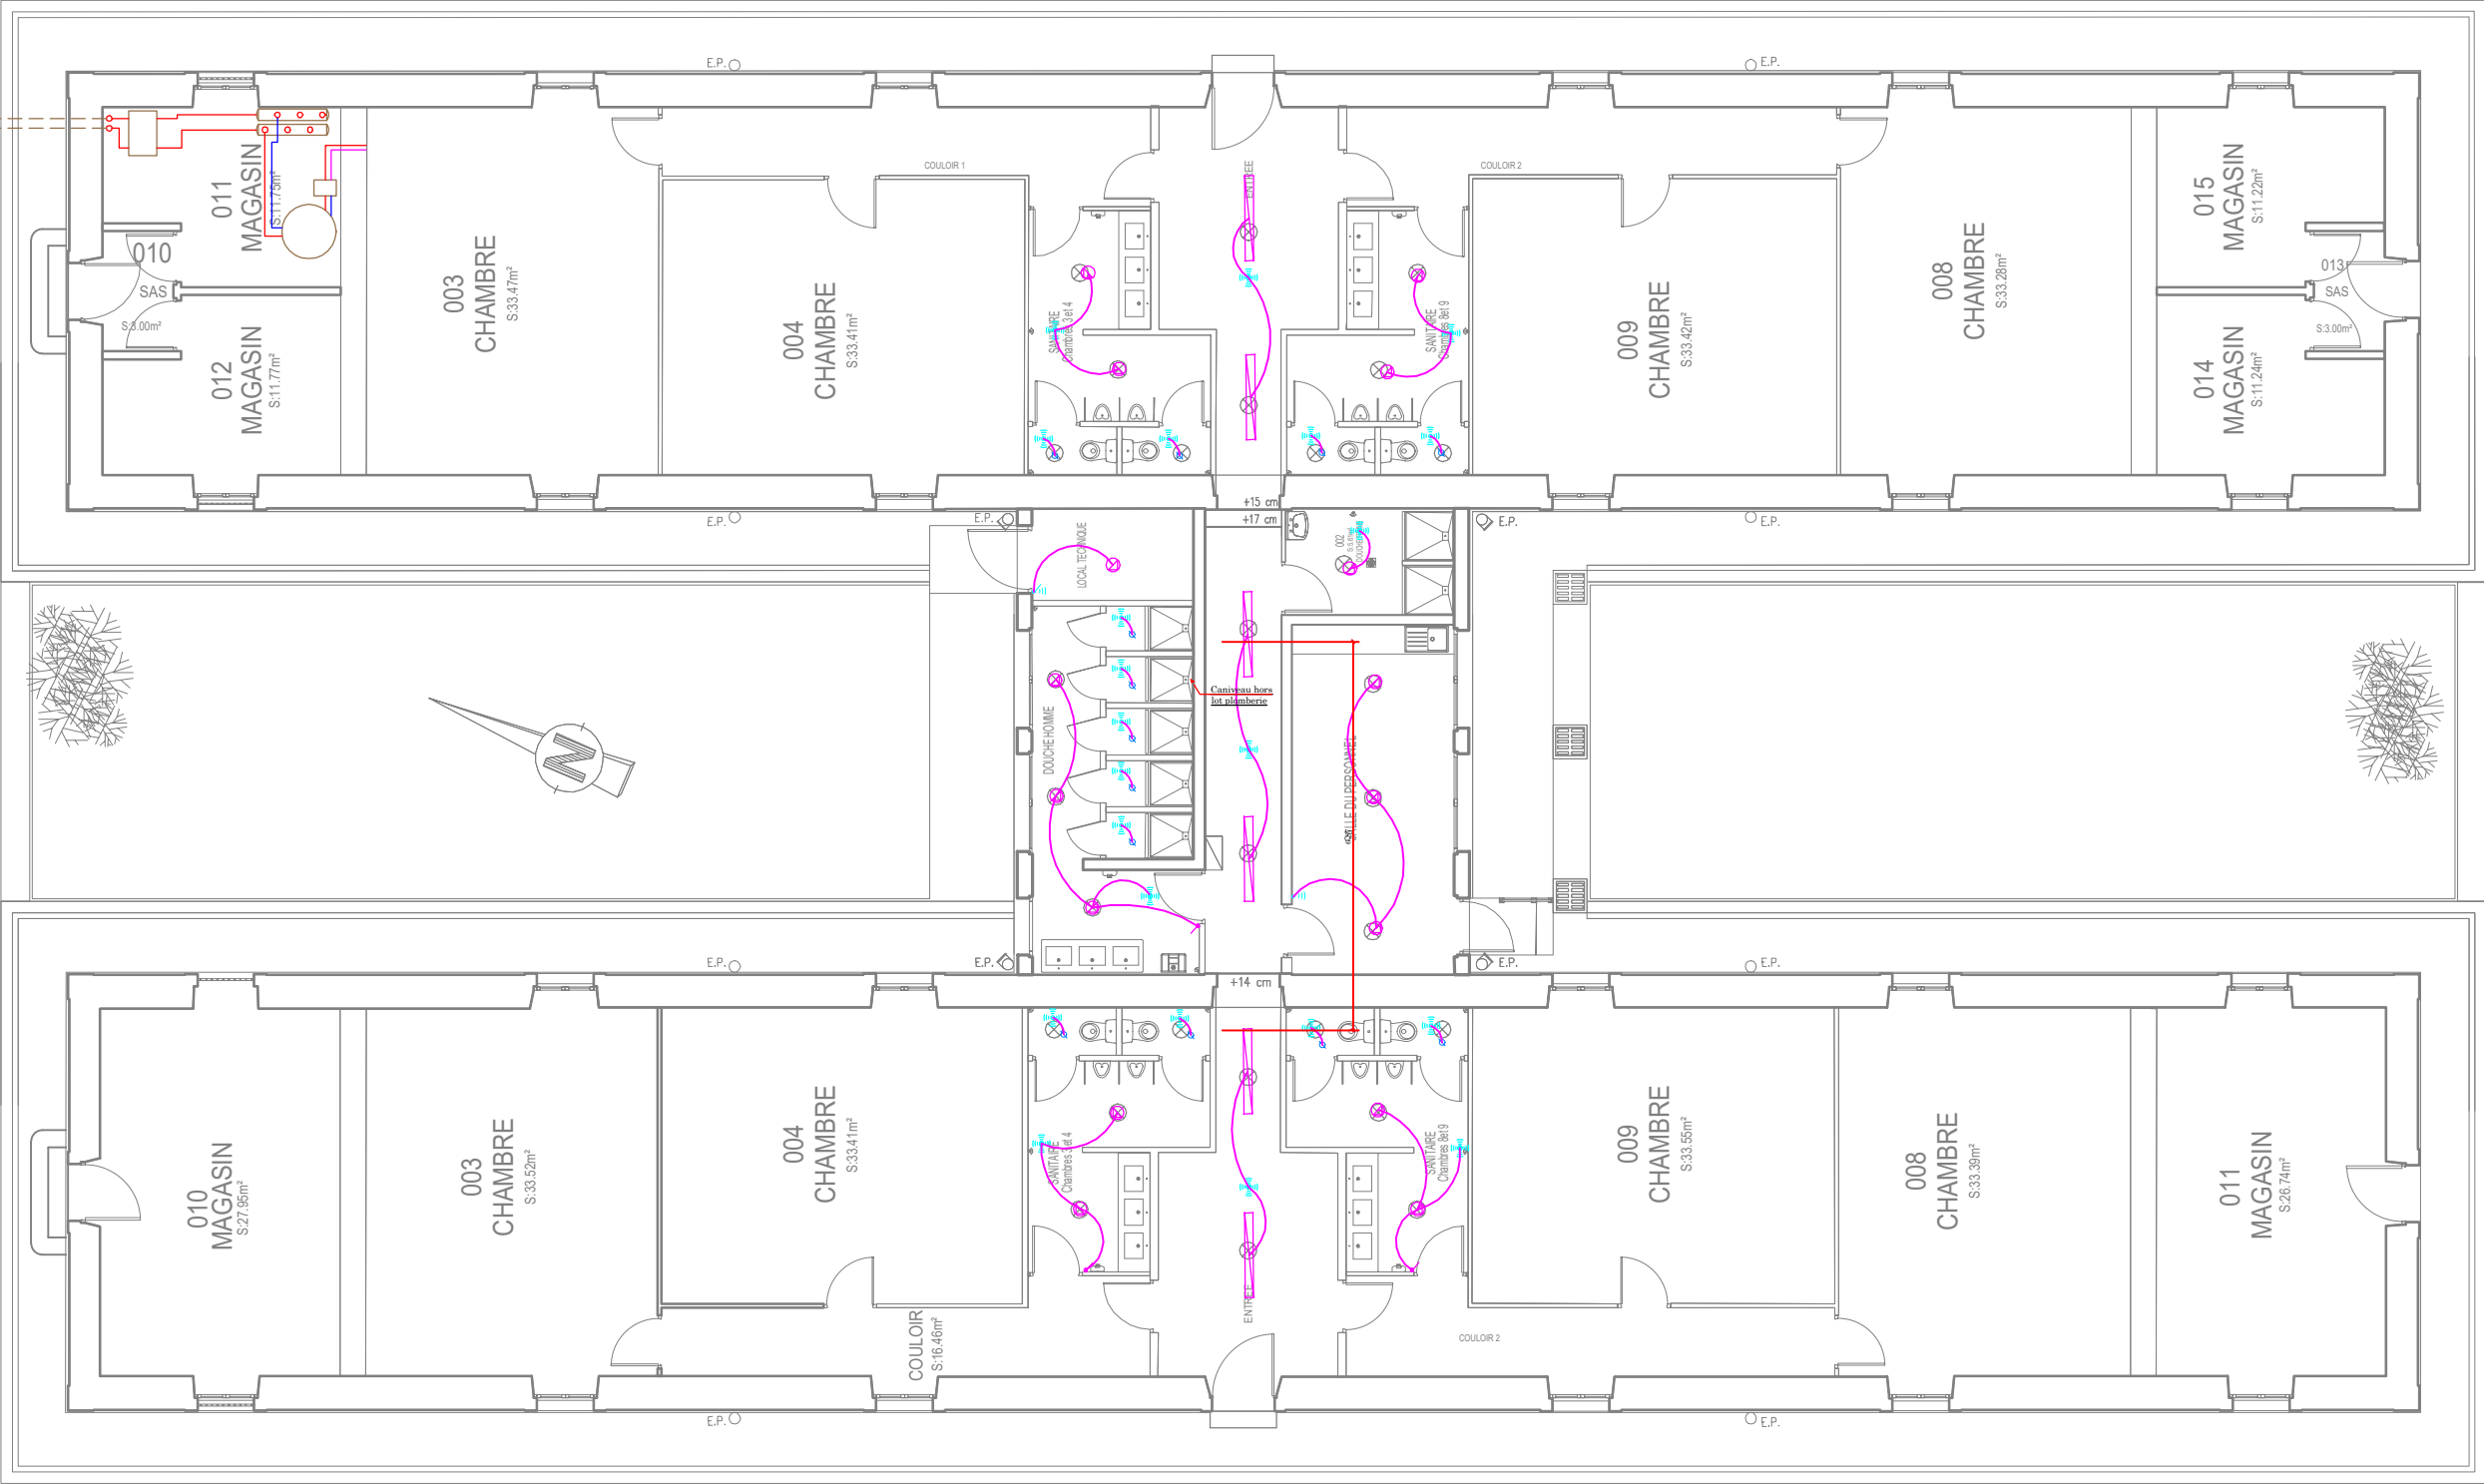

Légende :

	détecteur de mouvement		VMC
	Hublot planfonnier		Sèche-mains
	radiateur chauffage		

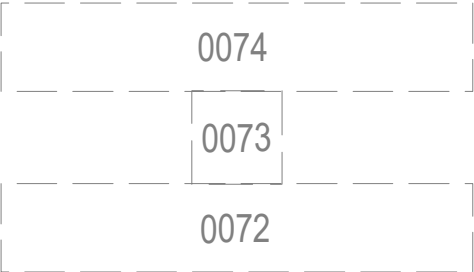

Plan Électricité	
Nom : L.B	Feuille : BH-2
Echelle : 1/125e	Date : 20/05/2026
Phase : PRO	Version : 0

CE PLAN EST LA PROPRIÉTÉ DE ALTERNATIVE ÉNERGIE & ENVIRONNEMENT ET NE PEUT ÊTRE COMMUNIQUÉ, REPRODUIT OU UTILISÉ SANS AUTORISATION

OPÉRATION :
RÉFECTION DU BÂT H
QUARTIER BRUN
BESANÇON

MAITRISE D'OUVRAGE :
MINISTÈRE DES ARMÉES