 


ETAT FUTUR

Toiture terrasse



Ventilation

Représentation	Désignation
	Détournage de porte
	Grille de transfert infumescence
	Gaine de ventilation "Reprise" (RP)
	Entrée d'air

Elec


Représentation	Désignation
	Détecteur de mouvement type PD3
	Détecteur de mouvement type PD2/PD4
	Prise 16A à 25cm du sol
	Connecteur RJ45
	BACS

Chauffage

	Départ chauffage (Sol)
	Retour chauffage (Sol)


Plomberie

	Réseau EU
	Réseau EY
	Bouclage (aérien)
	Départ ECS (aérien)
	Arrivée EF (aérien)

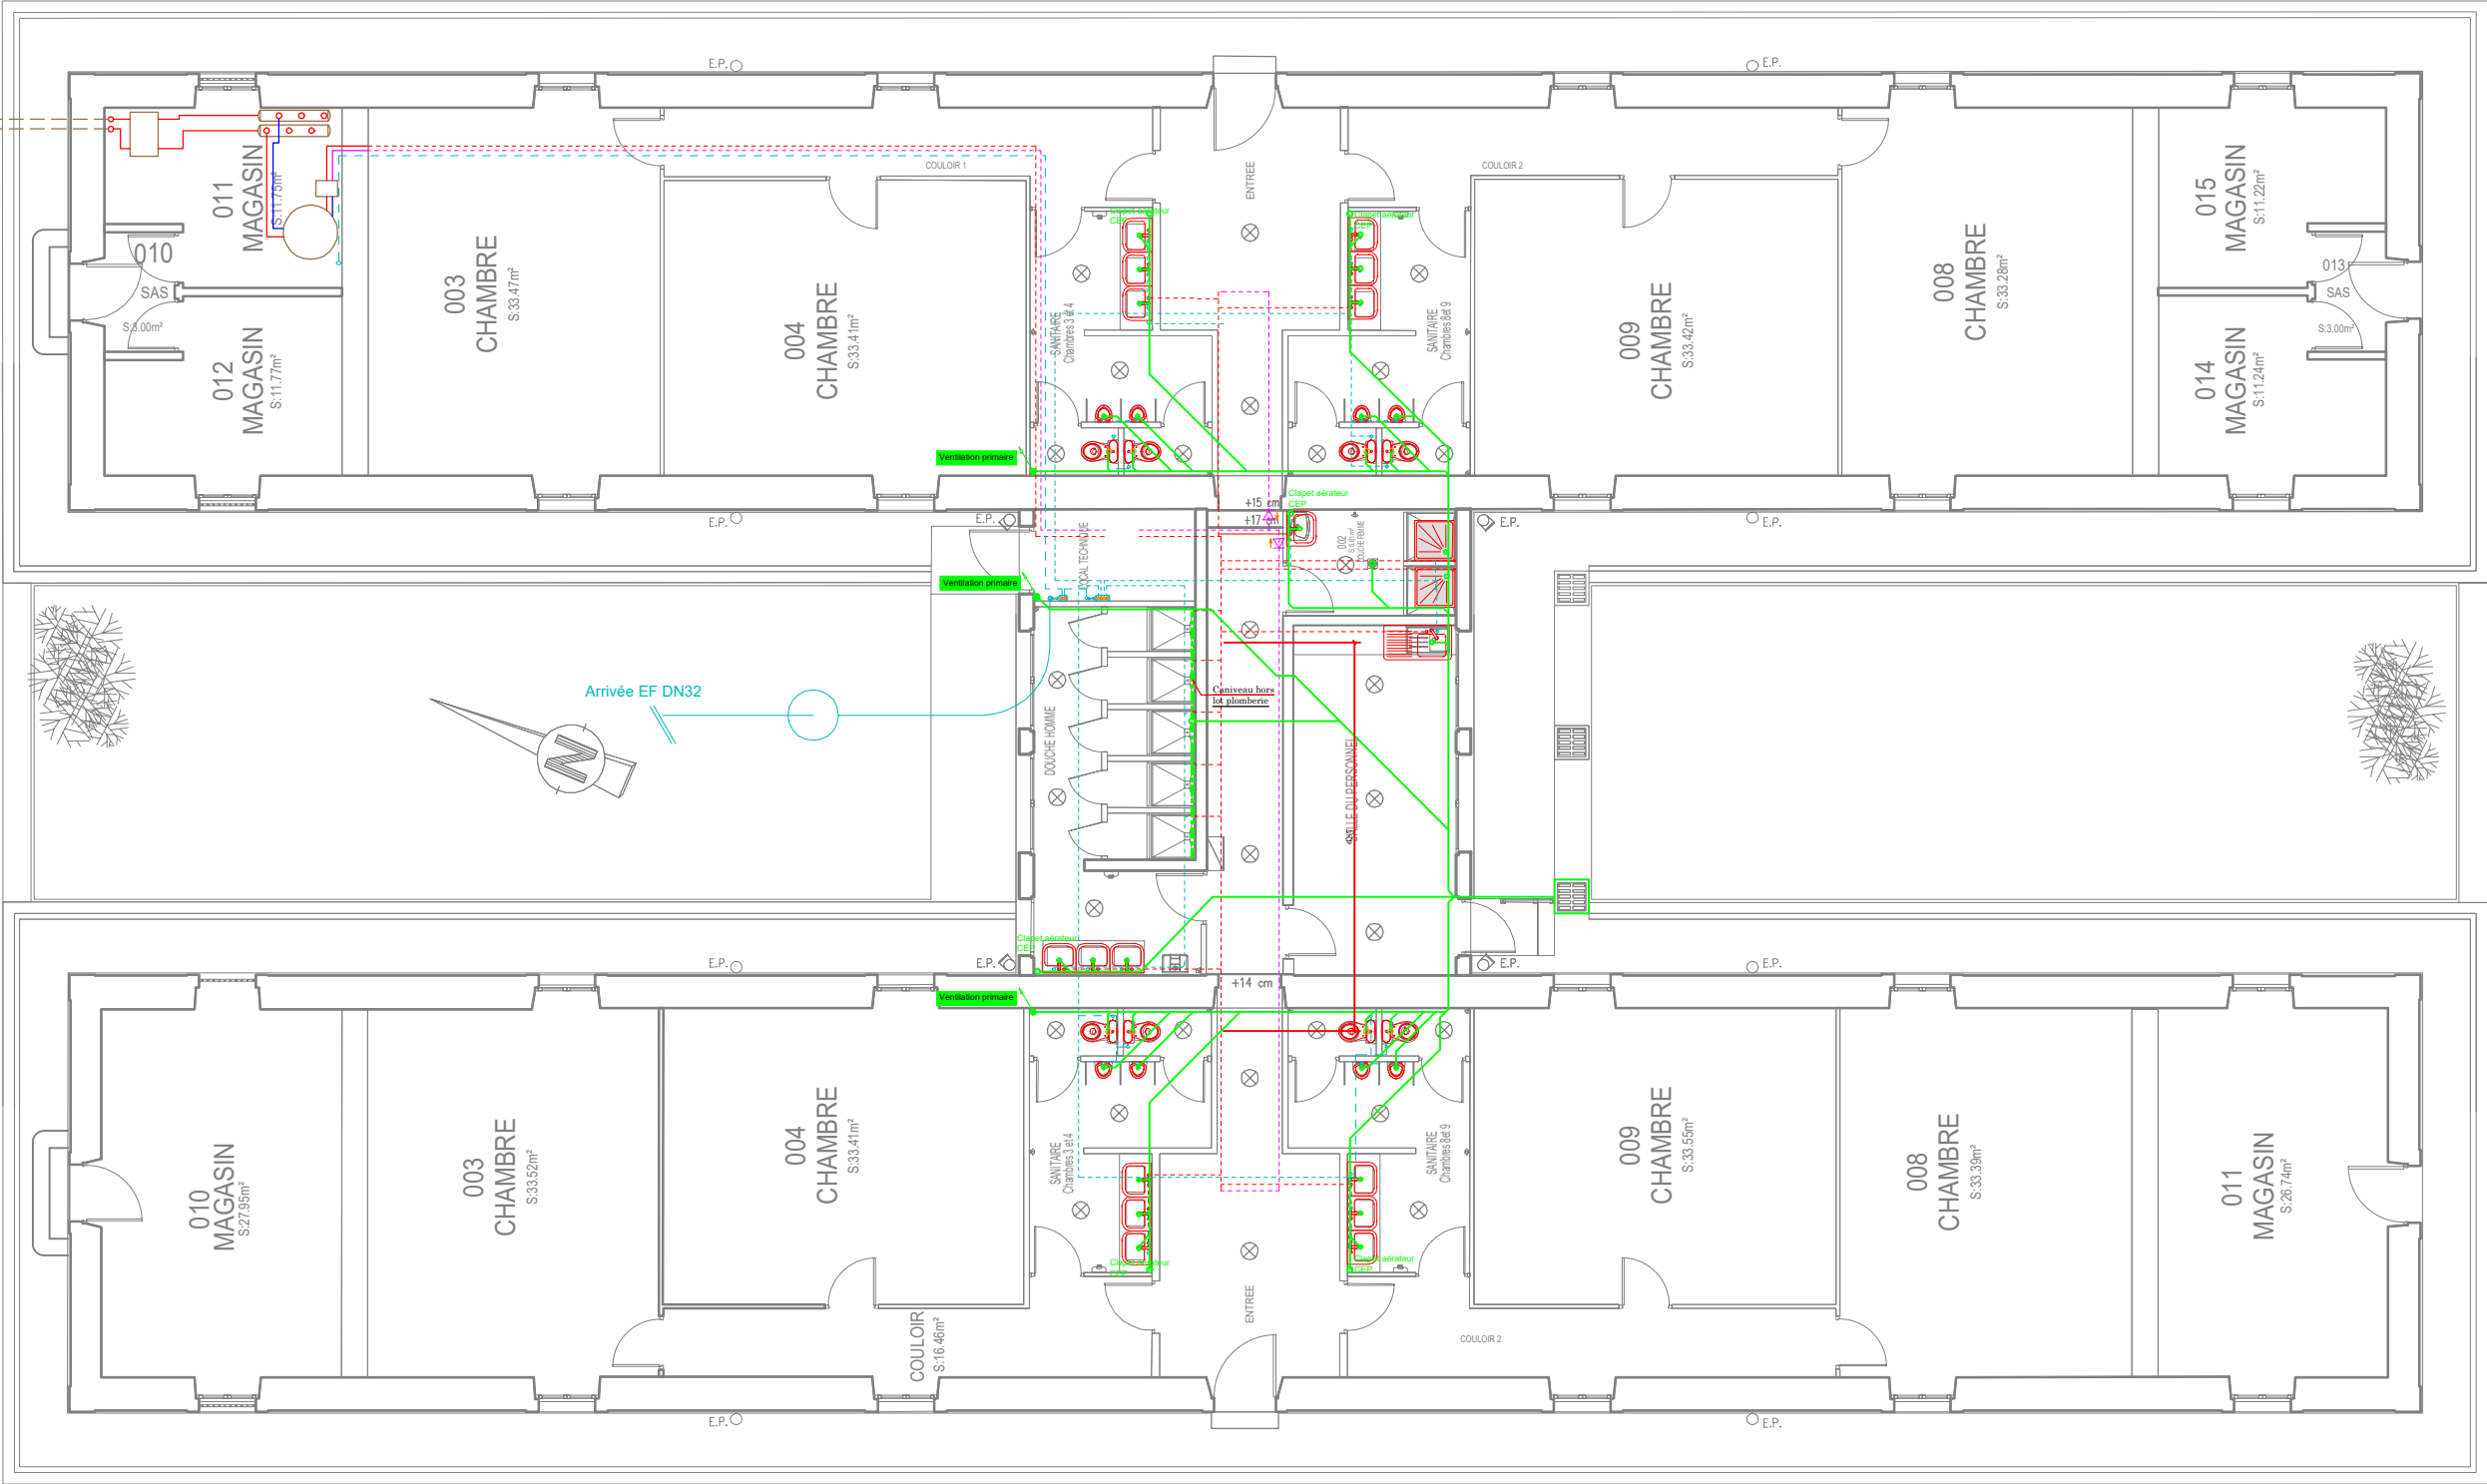

Légende :

- détecteur de mouvement
- Hublot plafonnier
- radiateur chauffage
- VMC
- Sèche-mains

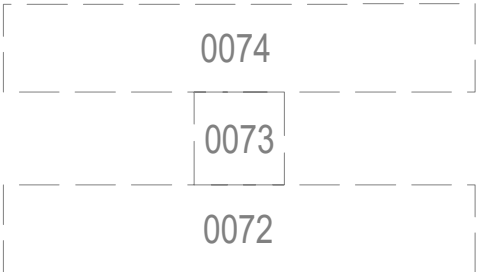

Plan Plomberie	
Nom : L.B	Feuille : BH-4
Echelle : 1/125e	Date : 20/05/2026
Phase : PRO	Version : 0

OPÉRATION :
RÉFECTION DU BÂT H
QUARTIER BRUN
BESANÇON

MAITRISE D'OUVRAGE :
MINISTÈRE DES ARMÉES