


 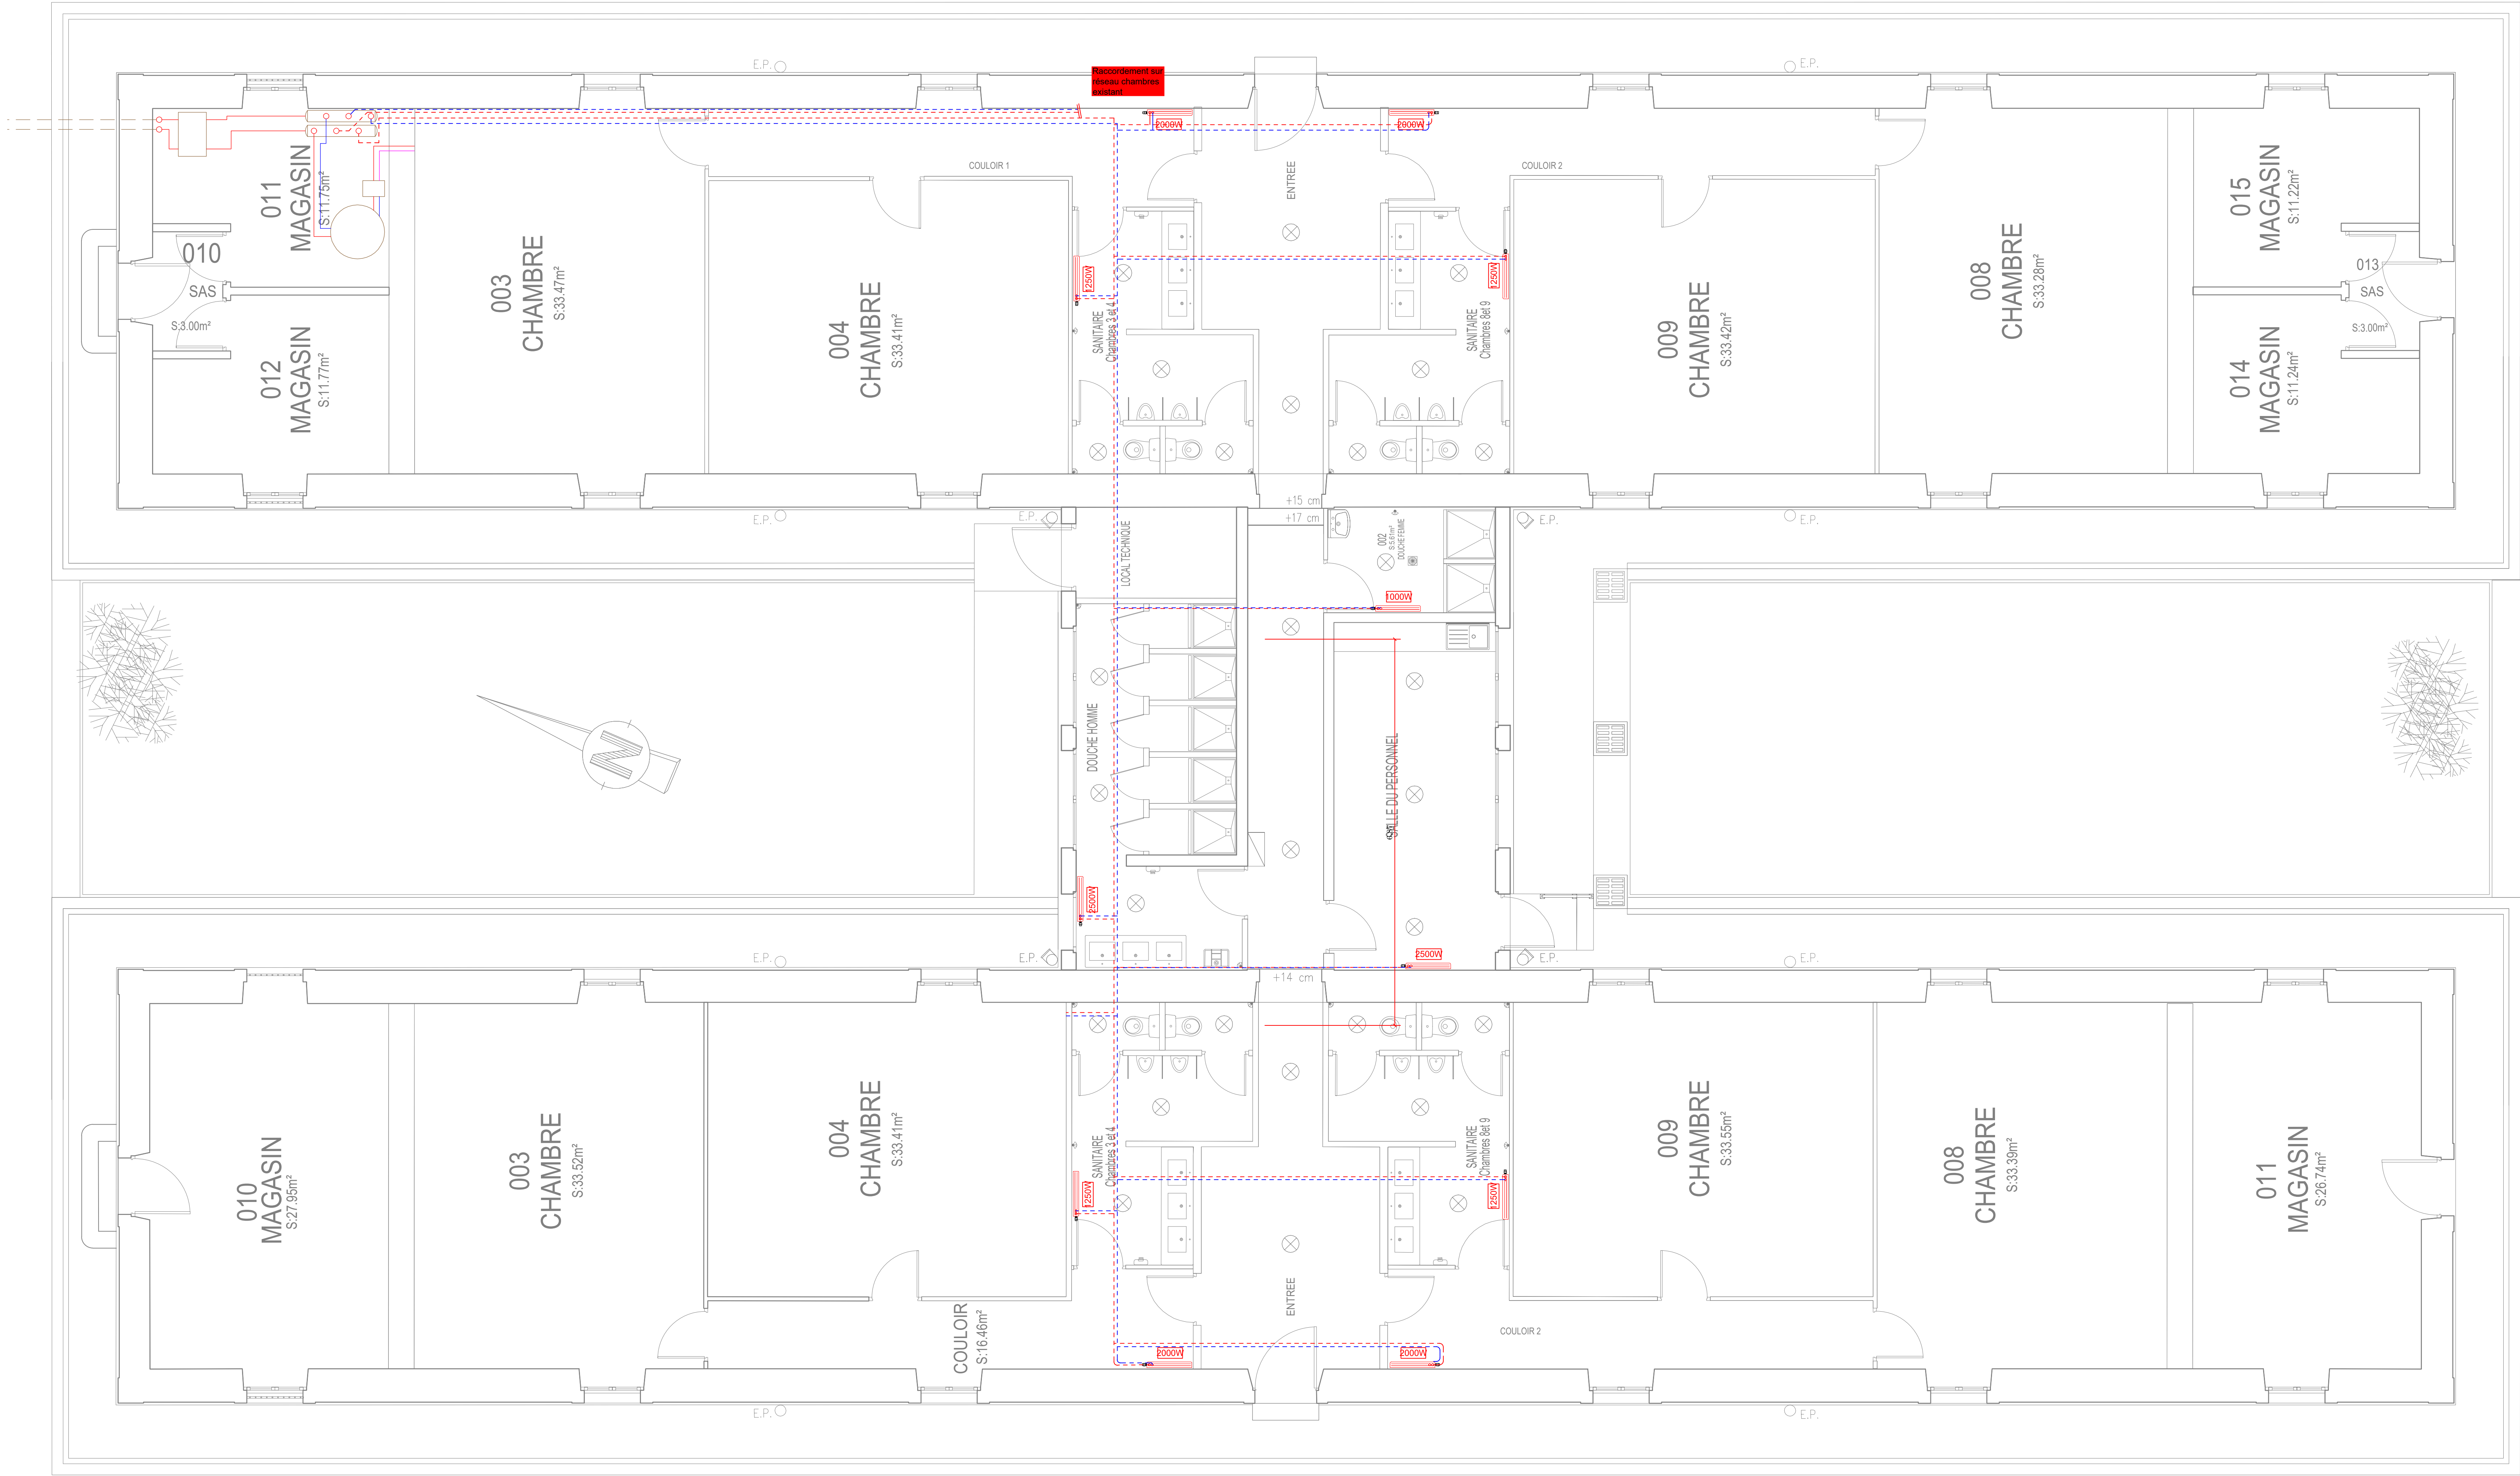


Légende :

- détecteur de mouvement
- VMC
- Hublot planfonnier
- Sèche-mains
- radiateur chauffage



Toiture terrasse



	Départ chauffage (Sol)
	Retour chauffage (Sol)

DÉNOMINATION MOE-CVC		DOSSIER N° 63_CASERNE BRUN	
Réfection du Bât H Quartier BRUN BESANÇON			
Architecte, Maître d'oeuvre Mandataire ou Constructeur Indira ZERIC 06 08 04 67 88 indira.zeric@intradef.gouv.fr		Nom du client Maître d'ouvrage MINISTÈRE DES ARMÉES USID DE BESANCON SECTION EXPLOITATION MAINTENANCE 64 RUE BERSOT - BP 21437	
Etude : Chauffage Plomberie Ventilation Désenfumage		 10 rue de Blanchot - ZA Eurespace F - 25770 SERRE LES SAFFINS Téléphone : 00 339 51 98 95 90 alternative2e@gmail.com	
Numéro : CH02	Nom : Bâtiment H		
Indice : 0	Échelle : 1/50e	Format : 1189x841mm	
Dessiné par : L.B	Date : 20/05/2026	Contrôlé par : T. MICHEL	
Lot :	lot technique : Plan Chauffage	Phase : PRO	
Emplacement : Y:\01_AGE_GENERAL\03_AFFAIRES\CLIENTS\MAE_CVC\03_CASERNE BRUN_BAT_0707_PLANS\Plans_A2EMC_S-CVC_03.dwg			
INDICE A	DATE	MODIFICATIONS Plan original	DESSINATEUR

CE PLAN EST LA PROPRIÉTÉ DE ALTERNATIVE ÉNERGIE & ENVIRONNEMENT ET NE PEUT ÊTRE COPIÉ, REPRODUIT OU UTILISÉ SANS AUTORISATION