


MAITRISE D'OEUVRE DE CONCEPTION ET D'EXECUTION DES SERVICES D'URGENCES DANS LES HOPITAUX DE LABE , FARANAH, N'ZEREKORE ET SIGUIRI

- Les tableaux de distribution doivent être installés à 180 cm au dessus du niveau fini du sol
- Toute la menuiserie aluminium devra être reliée au fil de terre de 1.5 mm²
- Les emplacements illustrés sur les plans ne sont pas définitifs. Les positions idéales pourront être définies sur le chantier
- Les interrupteurs seront placées à 120cm au dessus du niveau fini du sol
- Tous les câbles électriques devront être en cuivre et de haute conductivité
- Les circuits d'alimentations des luminaires doivent être assurés par des câble de 3 x 1.5 mm² composés d'une phase, d'un neutre et du fil de terre

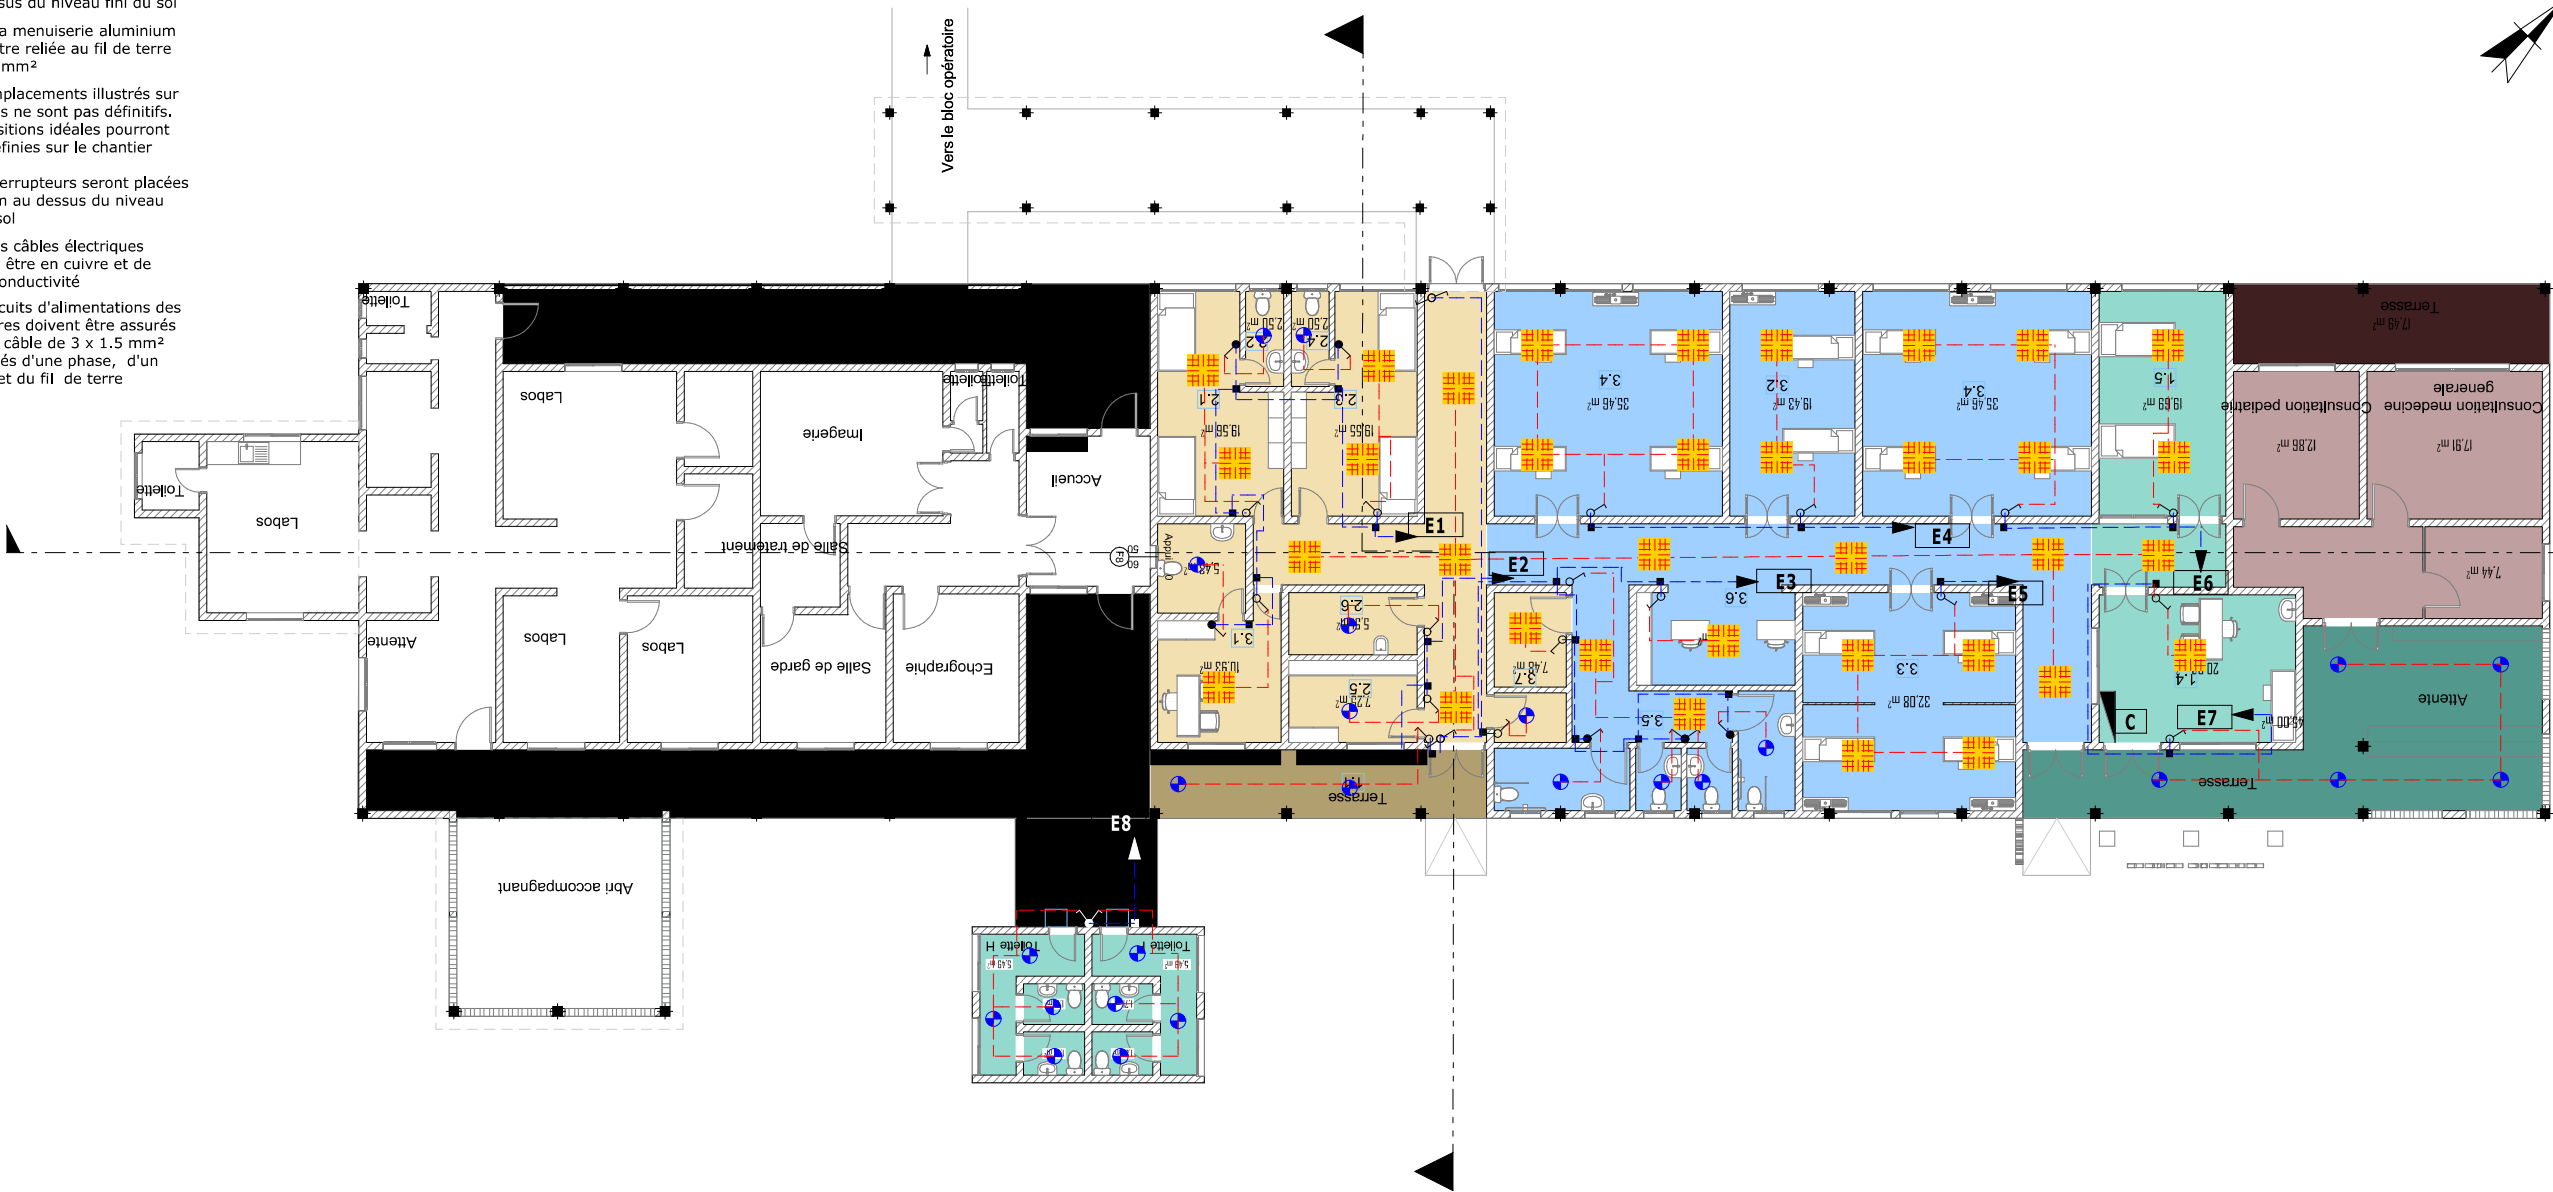

- 1- ACCUEIL
- 2- PLATEAU TECHNIQUE
- 3- LOCAUX COMMUNS
- 4- CONSULTATIONS EXTERNES

LEGENDE	
SYMBOLE	DESIGNATION
	Hublot étanche plafonnier (18w 1p69, IK02)
	LED
	Interrupteur simple Etanche
	Interrupteur Double
	Interrupteur Va et vient
	Interrupteur simple
	Boitier de liaison
	Cable 3x1,5mm²
	Coffret d'alimentation
18	Numero de circuit

CIRCUIT DE D'ECLAIRAGE

LOCAUX		
N°	LOCAL	NBRE
1.	ACCEUIL	4
1.1	Salle d'attente pour familles et accompagnants	1
1.2	Toilettes patients+accompagnants hommes	1
1.3	Toilettes patients+accompagnants femmes	1
1.4	Accueil patients et triage (IAO)	1
1.5	Salle d'attente patients	1

LOCAUX		
N°	LOCAL	NBRE
2.	LOCAUX COMMUN	6
2.1	Salle de garde/Vestiaires Hommes	1
2.2	Toilette Hommes	1
2.3	Salle de garde/Vestiaires Femmes	1
2.4	Toilette Femmes	1
2.5	Local ménage et linge propre	1
2.6	Local linge sale	1

LOCAUX		
N°	LOCAL	NBRE
3.	PLATEAU TECHNIQUE	12
3.1	Bureau chef de service + WC	1
3.2	Salles de Déchoquage (Box de Réanimation) (2 lits soit 8m2/lit)	1
3.3	Box de consultation/soins (soit 8m2/box)	4
3.4	Salle d'hospitalisation compartimentée en box (soit 4lits par salle, 8m2/lit)	2
3.5	Toilettes salle d'hospitalisation (8m2/bloc)	2
3.6	Poste de surveillance infirmière central	1
3.7	Stockage matériels et consommables	1

CIRCUIT D'ECLAIRAGE

URGENCE HOPITAL DE SIGUIRI

REPUBLIQUE DE GUINEE



OBJET : ETAT DES LIEUX

MAITRISE D'OEUVRE DE CONCEPTION ET D'EXECUTION DES SERVICES D'URGENCES DANS LES HOPITAUX DE LABE , FARANAH, N'ZEREKORE ET SIGUIRI

Maitre d'ouvrage : MINISTERE DE LA SANTE ET DE L'HYGIENNE PUBLIQUE



Partenaire : MINISTERE DES AFFAIRES ETRANGERE FRANCISE



Partenaire Technique: EXPERTISE FRANCE



Financement: L'INITIATIVE



Bureau d'Etudes: CAAT

Cabinet d'Architecture et d'Assistance Technique

Adresse : NONGO, Ratoma, Conakry Guinée
E-mail : caatguinee.arch@gmail.com
Tel : (+224) 628 00 32 40 - 664 55 73 63



DATE DE MODIFICATION 17/03/2026

CONÇU PAR Arch. Alpha KEITA

VERIFIE PAR Arch. Paul Savoie

APPROUVE PAR Arch. Mohamed Ben KABA

SITE / BLOC: PLAN D'ELECTRICITE

SOURCE: Architecture
TITRE DU PLAN :
ECHELLE:1:130, 1:120, 1:125

DATE DE CREATION: 30/10/2024
CIRCUIT D'ECLAIRAGE

PHASE APD

LOT ARCH.

DOM ARCH.


TYPE VP

NIVEAU N1

INDICE A

MAITRISE D'OEUVRE DE CONCEPTION ET D'EXECUTION DES SERVICES D'URGENCES DANS LES HOPITAUX DE LABE , FARANAH, N'ZEREKORE ET SIGUIRI

- Les emplacements illustrés sur les plans ne sont pas définitifs. Les positions idéales pourront être définies sur le chantier
- Les prises seront placées à 35 cm et 150 cm dans les salles d'hospitalisation au dessus du niveau fini du sol
- Tous les câbles électriques devront être en cuivre et de haute conductivité
- Les circuits d'alimentations des prises doivent être assurés par des câble de 3 x 2.5 mm² composés d'une phase, d'un neutre et du fil de terre

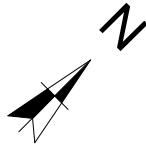

OBJET : ETAT DES LIEUX

MAITRISE D'OEUVRE DE CONCEPTION ET D'EXECUTION DES SERVICES D'URGENCES DANS LES HOPITAUX DE LABE , FARANAH, N'ZEREKORE ET SIGUIRI

Maitre d'ouvrage :
MINISTERE DE LA SANTE ET DE L'HYGIENNE PUBLIQUE



Partenaire :
MINISTERE DES AFFAIRES ETRANGERE FRANCISE



Partenaire Technique:
EXPERTISE FRANCE



Financement:
L'INITIATIVE



Bureau d'Etudes:

CAAT
Cabinet d'Architecture et d'Assistance Technique

Adresse : NONGO, Ratoma, Conakry Guinée
E-mail : caatguinee.arch@gmail.com
Tél : (+224) 628 00 32 40 - 664 55 73 63



DATE DE MODIFICATION 17/03/2026

CONÇU PAR Arch. Alpha KEITA

VERIFIE PAR Arch. Paul Savoie

APPROUVE PAR Arch. Mohamed Ben KABA

SITE / BLOC: PLAN D'ELECTRICITE

SOURCE: TITRE DU PLAN : Architecture

ECHELLE: 1:130, 1:120, 1:125

DATE DE CREATION: 30/10/2024

CIRCUIT DE PRISES

PHASE APD


LOT ARCH.

DOM ARCH.

TYPE VP

NIVEAU N1

INDICE A

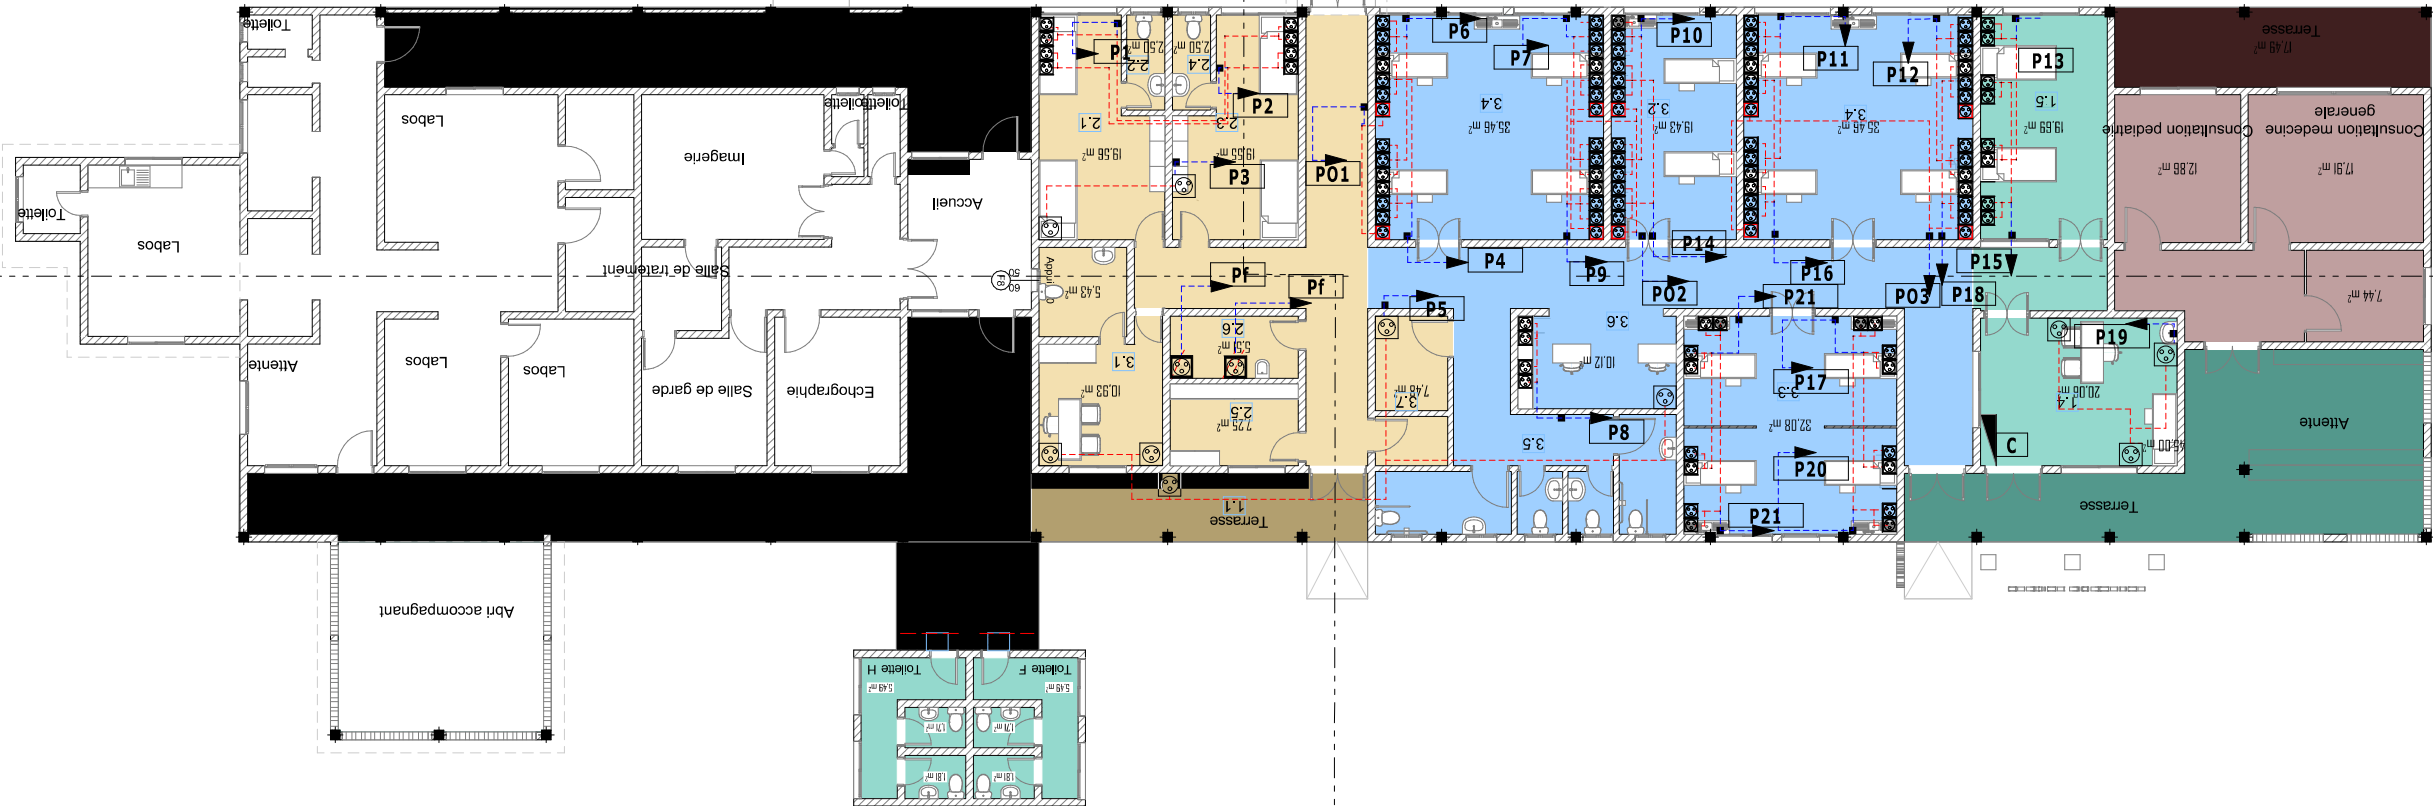

- 1- ACCUEIL
- 2- PLATEAU TECHNIQUE
- 3- LOCAUX COMMUNS
- 4- CONSULTATIONS EXTERNES

LEGENDE	
SYMBOLE	DESIGNATION
	2P + T Etanche Ondilée "H=150 CM"
	2P + T Etanche "H=150 CM"
	Prise Forte "H=120 CM"
	Prise Forte
	2P + T
	Boitier de liaison
	Cable 3x2.5mm ²
	Coffret d'alimentation
	Numero de circuit

CIRCUIT DE PRISE

LOCAUX		
N°	LOCAL	NBRE
1.	ACCEUIL	4
1.1	Salle d'attente pour familles et accompagnants	1
1.2	Toilettes patients+accompagnants hommes	1
1.3	Toilettes patients+accompagnants femmes	1
1.4	Accueil patients et triage (IAO)	1
1.5	Salle d'attente patients	1

LOCAUX		
N°	LOCAL	NBRE
2.	LOCAUX COMMUN	6
2.1	Salle de garde/Vestiaires Hommes	1
2.2	Toilette Hommes	1
2.3	Salle de garde/Vestiaires Femmes	1
2.4	Toilette Femmes	1
2.5	Local ménage et linge propre	1
2.6	Local linge sale	1


LOCAUX		
N°	LOCAL	NBRE
3.	PLATEAU TECHNIQUE	12
3.1	Bureau chef de service + WC	1
3.2	Salles de Déchoquage (Box de Réanimation)	1
3.3	Box de consultation/soins (soit 8m2/box)	4
3.4	Salle d'hospitalisation compartimentée en box (soit 4lits par salle, 8m2/lit)	2
3.5	Toilettes salle d'hospitalisation (8m2/bloc)	2
3.6	Poste de surveillance infirmière central	1
3.7	Stockage matériels et consommables	1

CIRCUIT DE PRISES

URGENCE HOPITAL DE SIGUIRI

MAITRISE D'OEUVRE DE CONCEPTION ET D'EXECUTION DES SERVICES D'URGENCES DANS LES HOPITAUX DE LABE , FARANAH, N'ZEREKORE ET SIGUIRI

- Les emplacements illustrés sur les plans ne sont pas définitifs. Les modifications peuvent être apportées si nécessaire pendant la réalisation
- Tous les câbles électriques sont en cuivre et de haute conductivité
- Les circuits d'alimentations des splits doivent être assurés par des câble de 3 x 2.5 mm² composés d'une phase, d'un neutre et du fil de terre
- Toute la menuiserie aluminium doivent être reliée au fil de terre de 1.5 mm²

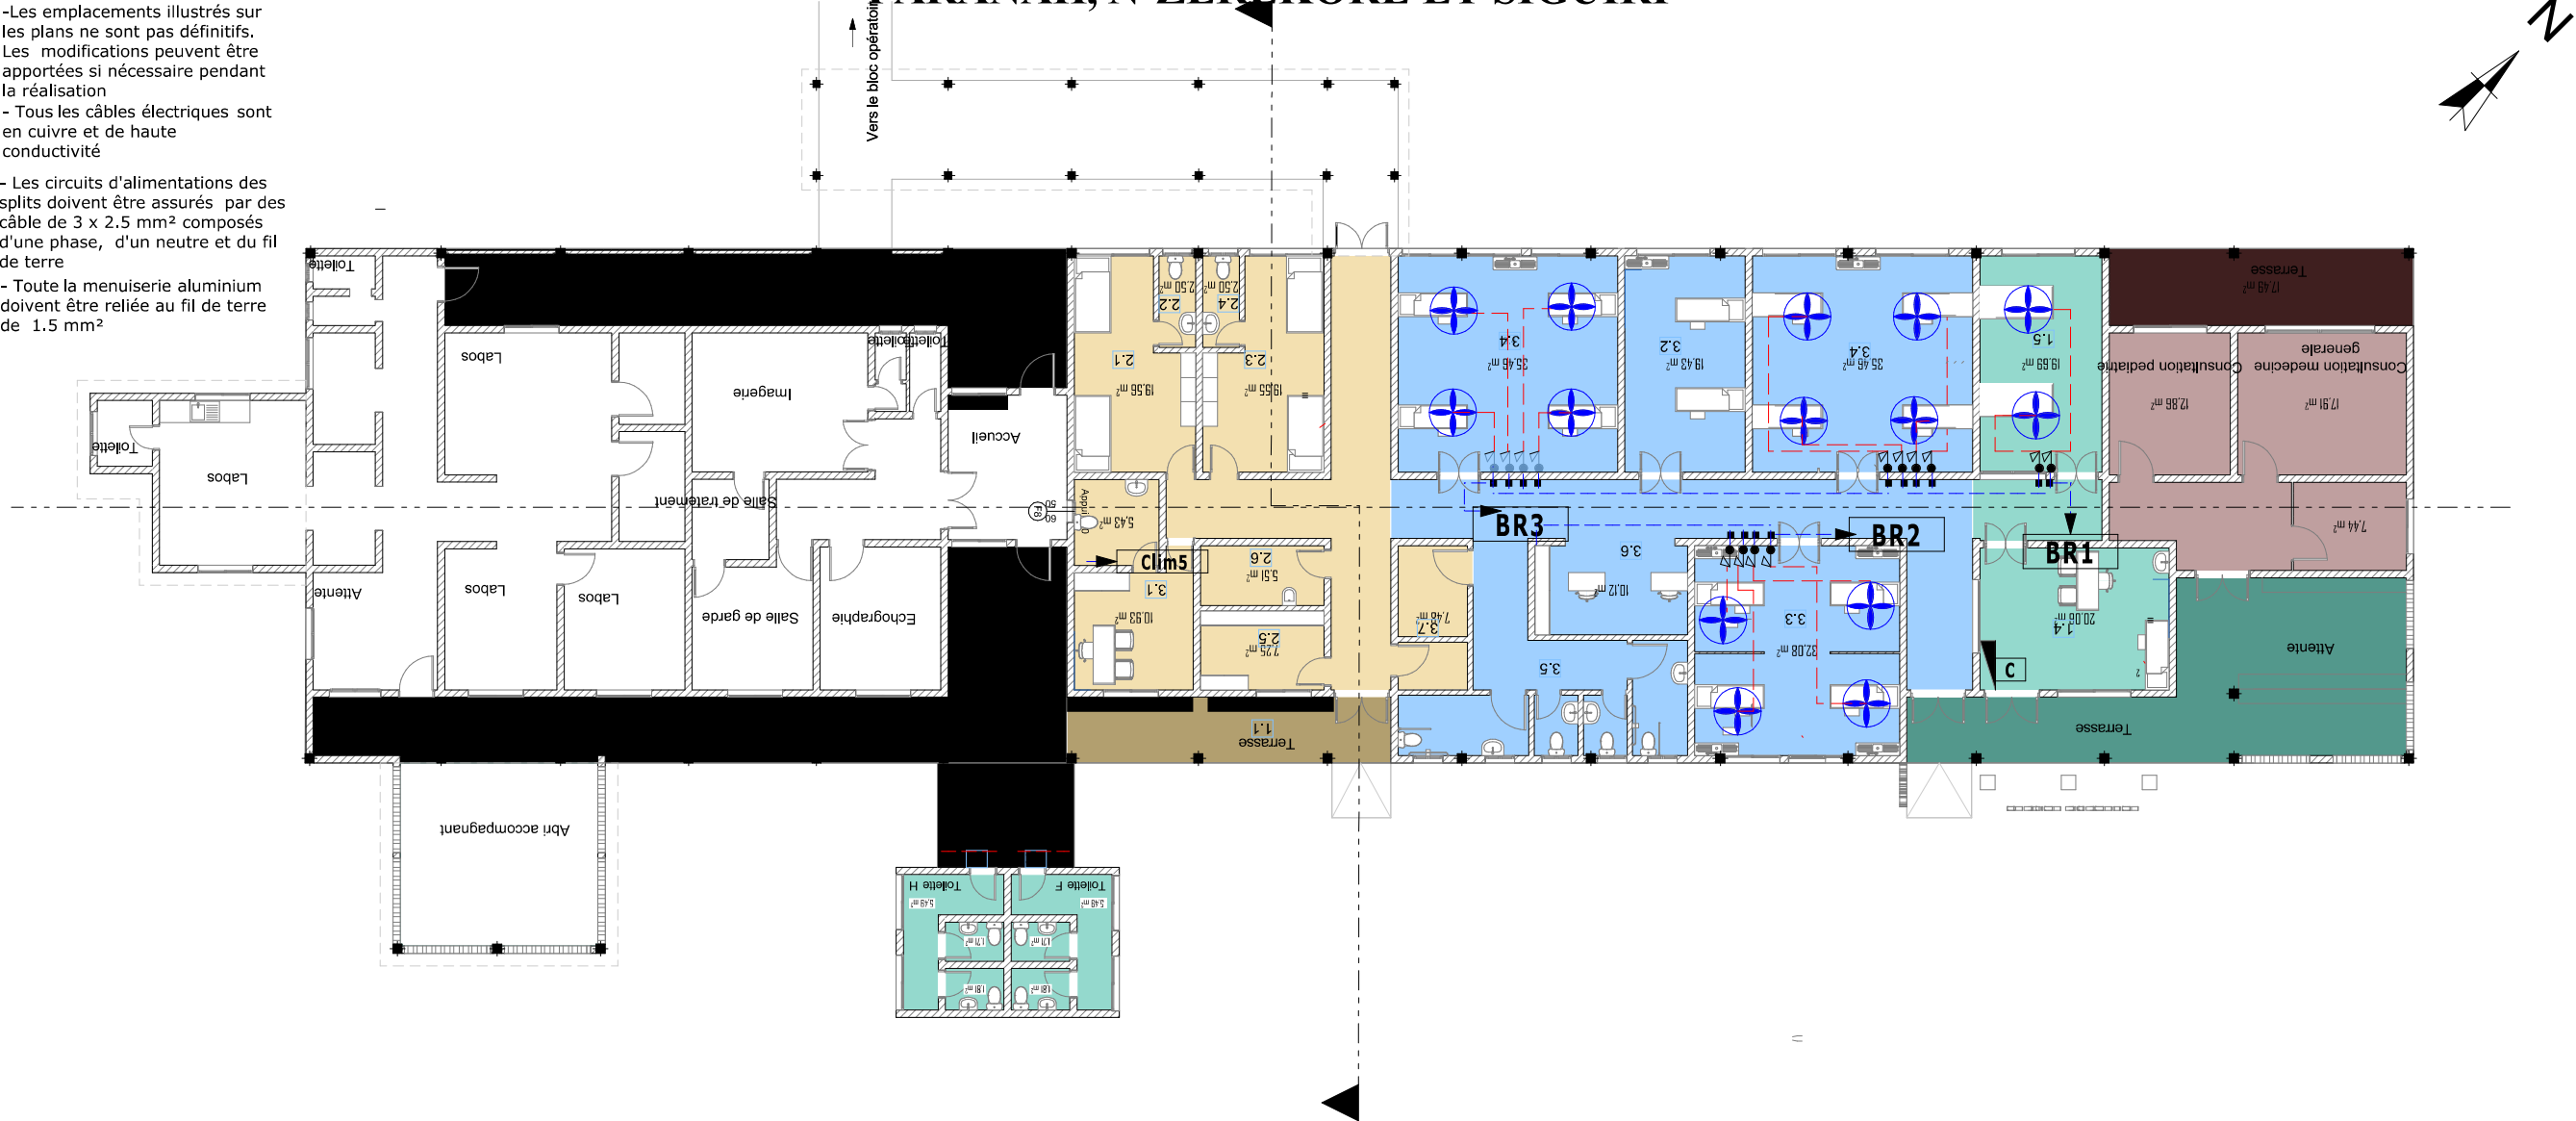

- 1- ACCUEIL
- 2- PLATEAU TECHNIQUE
- 3- LOCAUX COMMUNS
- 4- CONSULTATIONS EXTERNES

LEGENDE	
SYMBOLE	DESIGNATION
	Brasseur
	Rhéostat
	Cable de 3x2.5mm²
	Coffret d'alimentation
13	Numero de circuit

CIRCUIT DE VENTILATION

LOCAUX		
N°	LOCAL	NBRE
1.	ACCEUIL	4
1.1	Salle d'attente pour familles et accompagnants	1
1.2	Toilettes patients+accompagnants hommes	1
1.3	Toilettes patients+accompagnants femmes	1
1.4	Accueil patients et triage (IAO)	1
1.5	Salle d'attente patients	1

LOCAUX		
N°	LOCAL	NBRE
2.	LOCAUX COMMUN	6
2.1	Salle de garde/Vestiaires Hommes	1
2.2	Toilette Hommes	1
2.3	Salle de garde/Vestiaires Femmes	1
2.4	Toilette Femmes	1
2.5	Local ménage et linge propre	1
2.6	Local linge sale	1

LOCAUX		
N°	LOCAL	NBRE
3.	PLATEAU TECHNIQUE	12
3.1	Bureau chef de service + WC	1
3.2	Salles de Déchoquage (Box de Réanimation) (2 lits soit 8m2/lit)	1
3.3	Box de consultation/soins (soit 8m2/box)	4
3.4	Salle d'hospitalisation compartimentée en box (soit 4lits par salle, 8m2/lit)	2
3.5	Toilettes salle d'hospitalisation (8m2/bloc)	2
3.6	Poste de surveillance infirmière central	1
3.7	Stockage matériels et consommables	1

URGENCE HOPITAL DE SIGUIRI

REPUBLICUE DE GUINEE

OBJET : ETAT DES LIEUX

MAITRISE D'OEUVRE DE CONCEPTION ET D'EXECUTION DES SERVICES D'URGENCES DANS LES HOPITAUX DE LABE , FARANAH, N'ZEREKORE ET SIGUIRI

Maitre d'ouvrage :

MINISTERE DE LA SANTE ET DE L'HYGIENNE PUBLIQUE

Partenaire :

MINISTERE DES AFFAIRES ETRANGERE FRANCAISE

Partenaire Technique:

EXPERTISE FRANCE

Financement:

L'INITIATIVE

Bureau d'Etudes:

CAAT

Cabinet d'Architecture et d'Assistance Technique

Adresse : NONGO, Ratoma, Conakry Guinée
E-mail : caatguinee.arch@gmail.com
Tél : (+224) 628 00 32 40 - 664 55 73 63

DATE DE MODIFICATION17/03/2026

CONÇU PARArch. Alpha KEITA

VERIFIE PARArch. Paul Savoie

APPROUVE PARArch. Mohamed Ben KABA

SITE / BLOC:PLAN D'ELECTRICITE

SOURCE:Architecture

ECHELLE:1:130, 1:120, 1:125

DATE DE CREATION:30/10/2024

TITRE DU PLAN :CIRCUIT DE VENTILATION

PHASEAPD

LOTARCH.

DOMARCH.

TYPEVP

NIVEAUN1

INDICEA

MAITRISE D'OEUVRE DE CONCEPTION ET D'EXECUTION DES SERVICES D'URGENCES DANS LES HOPITAUX DE LABE , FARANAH, N 'ZEREKORE ET SIGUIRI



- 1- ACCUEIL
- 2- PLATEAU TECHNIQUE
- 3- LOCAUX COMMUNS
- 4- CONSULTATIONS EXTERNES

LEGENDE	
SYMBÔLE	DESIGNATION
	CONDENSEUR · 12.000 BTU
	EVAPORISATEUR · 12.000 BTU
	Dismatic
	Cable de 3x4mm²
	Coffret d'alimentation
	Numero de circuit

CIRCUIT DE CLIMATISATION

LOCAUX		
N°	LOCAL	NBRE
1.	ACCEUIL	4
1.1	Salle d'attente pour familles et accompagnants	1
1.2	Toilettes patients+accompagnants hommes	1
1.3	Toilettes patients+accompagnants femmes	1
1.4	Accueil patients et triage (IAQ)	1
1.5	Salle d'attente patients	1

LOCAUX		
N°	LOCAL	NBRE
2.	LOCAUX COMMUN	6
2.1	Salle de garde/Vestiaires Hommes	1
2.2	Toilette Hommes	1
2.3	Salle de garde/Vestiaires Femmes	1
2.4	Toilette Femmes	1
2.5	Local ménage et linge propre	1
2.6	Local linge sale	1

LOCAUX		
N°	LOCAL	NBRE
3.	PLATEAU TECHNIQUE	12
3.1	Bureau chef de service + WC	1
3.2	Salles de Déchoquage (Box de Réanimation)	1
3.3	Box de consultation/soins (soit 8m2/box)	4
3.4	Salle d'hospitalisation compartimentée en box (soit 4lits par salle, 8m2/lit)	2
3.5	Toilettes salle d'hospitalisation (8m2/bloc)	2
3.6	Poste de surveillance infirmière central	1
3.7	Stockage matériels et consommables	1

CIRCUIT DE CLIMATISATION

URGENCE HOPITAL DE SIGUIRI

REPUBLIQUE DE GUINEE



OBJET : ETAT DES LIEUX

MAITRISE D'OEUVRE DE CONCEPTION ET D'EXECUTION DES SERVICES D'URGENCES DANS LES HOPITAUX DE LABE , FARANAH, N'ZEREKORE ET SIGUIRI

Maitre d'ouvrage :
MINISTERE DE LA SANTE ET DE L'HYGIENNE PUBLIQUE



Partenaire :
MINISTERE DES AFFAIRES ETRANGERE FRANCISE



Partenaire Technique :
EXPERTISE FRANCE



Financement:
L'INITIATIVE



Bureau d'Etudes:

CAAT
Cabinet d'Architecture et d'Assistance Technique

Adresse : NONGO, Ratoma, Conakry Guinée
E-mail : caatguinee.arch@gmail.com
Tél : (+224) 628 00 32 40 - 664 55 73 63



DATE DE MODIFICATION 17/03/2026

CONÇU PAR Arch. Alpha KEITA

VERIFIE PAR Arch. Paul Savoie

APPROUVE PAR Arch. Mohamed Ben KABA

SITE / BLOC: VUE EN PLAN

SOURCE: TITRE DU PLAN :
Architecture

ECHELLE:1:130, 1:120, 1:125

DATE DE CREATION: 30/10/2024

PHASE APD


LOT ARCH.

DOM ARCH.

TYPE VP

NIVEAU N1

INDICE A

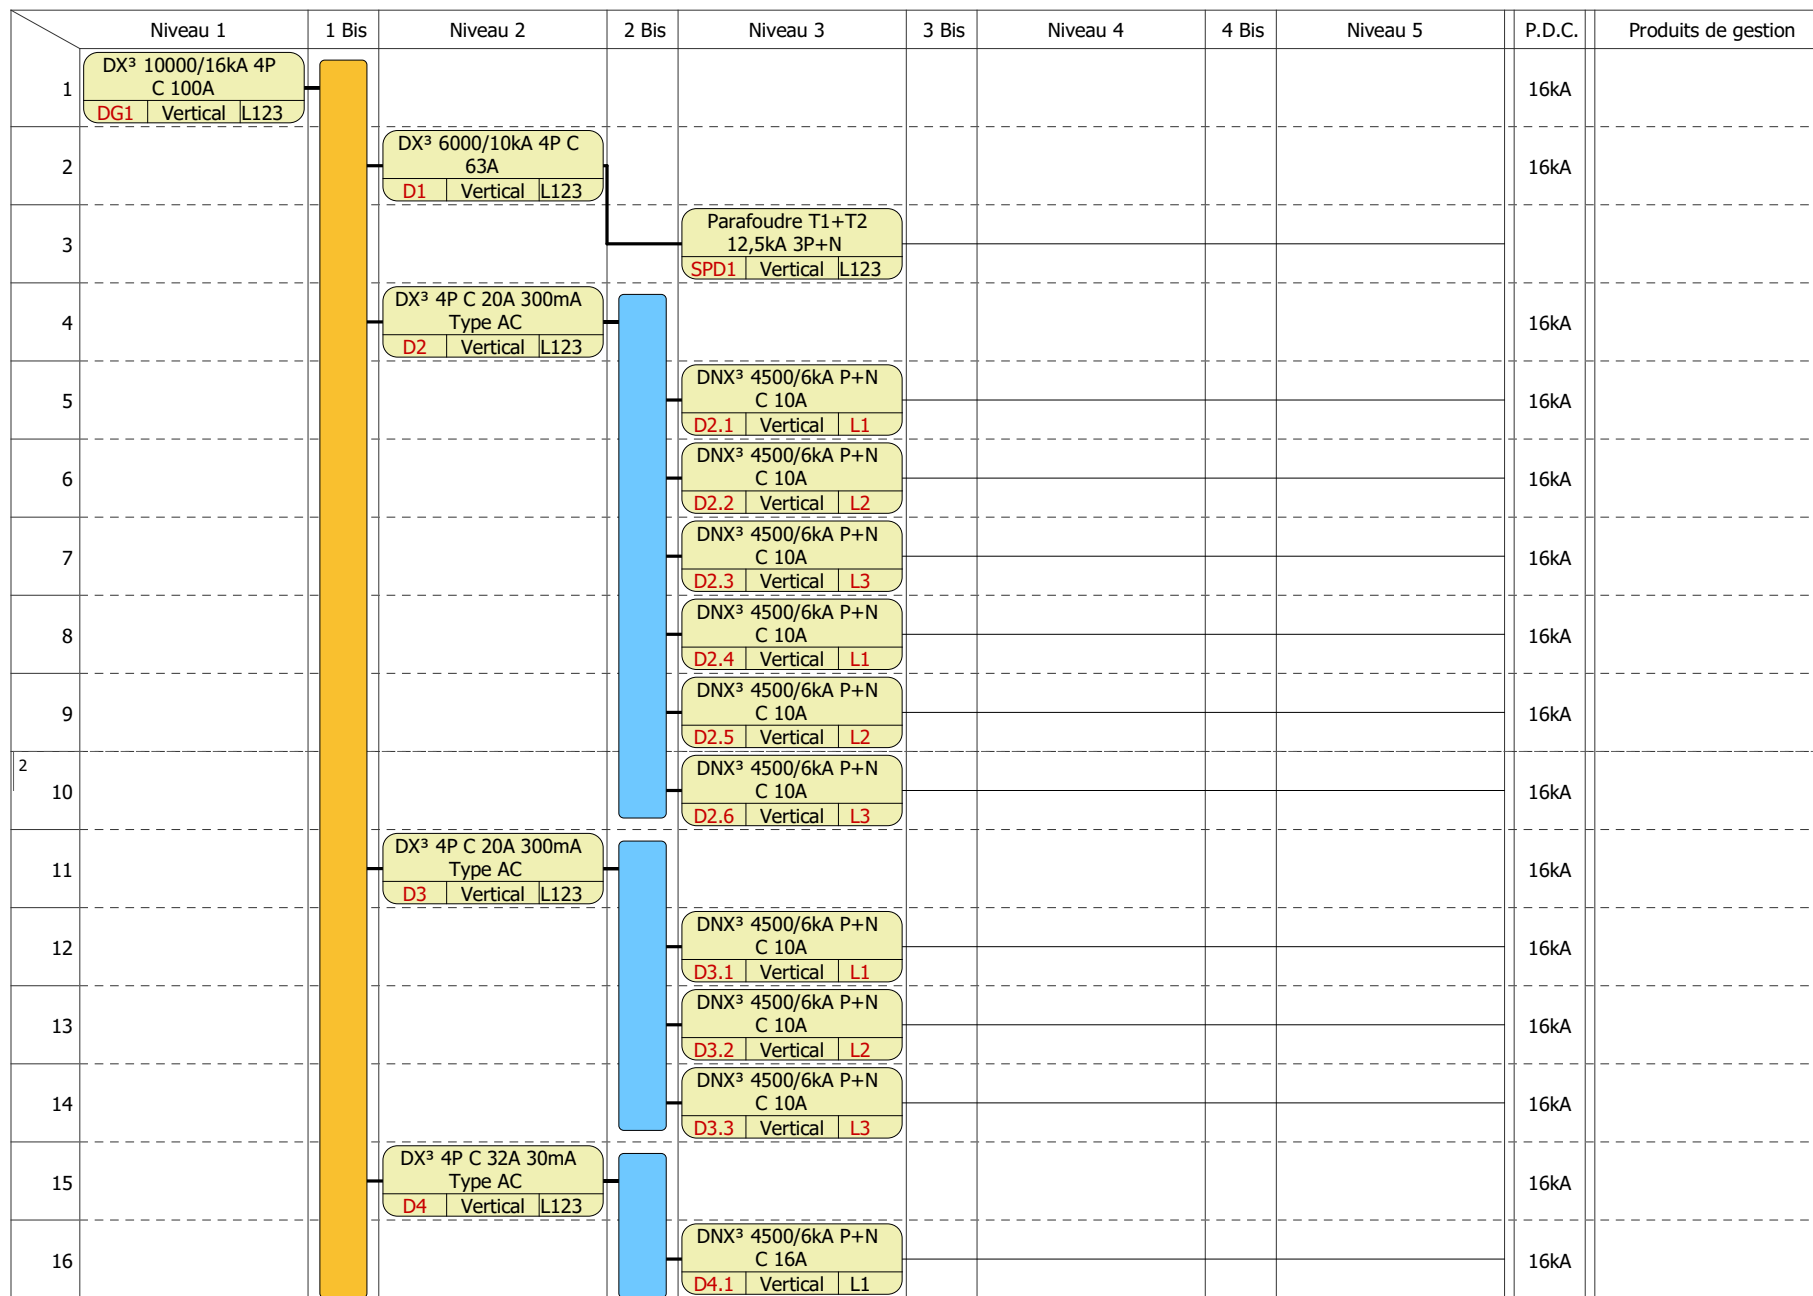

URGENCE SIGURI COFFRET

SCHEMA UNIFILAIRE

N° affaire :

N° plan :

Date:

C

B

A

F

E

D

Dessiné par :

ING. CAMARA

N° folio :

1 / 10

	Niveau 1	1 Bis	Niveau 2	2 Bis	Niveau 3	3 Bis	Niveau 4	4 Bis	Niveau 5	P.D.C.	Produits de gestion
17					DNX³ 4500/6kA P+N C 16A D4.2 Vertical L2					16kA	
18					DNX³ 4500/6kA P+N C 16A D4.3 Vertical L3					16kA	
3 19					DNX³ 4500/6kA P+N C 16A D4.4 Vertical L1					16kA	
20					DNX³ 4500/6kA P+N C 16A D4.5 Vertical L2					16kA	
21					DNX³ 4500/6kA P+N C 16A D4.6 Vertical L3					16kA	
22					DNX³ 4500/6kA P+N C 16A D4.7 Vertical L1					16kA	
23					DNX³ 4500/6kA P+N C 16A D4.8 Vertical L2					16kA	
24					DNX³ 4500/6kA P+N C 16A D4.9 Vertical L3					16kA	
25					DNX³ 4500/6kA P+N C 16A D4.10 Vertical L1					16kA	
26			DX³ 4P C 32A 30mA Type AC D5 Vertical L123							16kA	
27					DNX³ 4500/6kA P+N C 16A D5.1 Vertical L1					16kA	
4 28					DNX³ 4500/6kA P+N C 16A D5.2 Vertical L2					16kA	
29					DNX³ 4500/6kA P+N C 16A D5.3 Vertical L3					16kA	
30					DNX³ 4500/6kA P+N C 16A D5.4 Vertical L1					16kA	
31					DNX³ 4500/6kA P+N C 16A D5.5 Vertical L2					16kA	
32					DNX³ 4500/6kA P+N C 16A D5.6 Vertical L3					16kA	

URGENCE SIGURI COFFRET

SCHEMA UNIFILAIRE

N° affaire :

N° plan :

Date:

C

B

A

F

E

D

Dessiné par : ING. CAMARA

N° folio :

2 / 10

	Niveau 1	1 Bis	Niveau 2	2 Bis	Niveau 3	3 Bis	Niveau 4	4 Bis	Niveau 5	P.D.C.	Produits de gestion
33					DNX³ 4500/6kA P+N C 16A					16kA	
					D5.7 Vertical L1						
34					DNX³ 4500/6kA P+N C 16A					16kA	
					D5.8 Vertical L2						
35					DNX³ 4500/6kA P+N C 16A					16kA	
					D5.9 Vertical L3						
36					DNX³ 4500/6kA P+N C 16A					16kA	
					D5.10 Vertical L1						
5 37					DNX³ 4500/6kA P+N C 16A					16kA	
					D5.11 Vertical L2						
38			DX³ C P+N 16A 30mA Type AC							16kA	
			D6 Vertical L1								
39			DX³ C P+N 16A 30mA Type AC							16kA	
			D7 Vertical L2								
40			DX³ 4P C 32A 300mA Type AC							16kA	
			D8 Vertical L123								
41					DNX³ 4500/6kA P+N C 16A					16kA	
					D8.1 Vertical L1						
42					DNX³ 4500/6kA P+N C 16A					16kA	
					D8.2 Vertical L2						
43					DNX³ 4500/6kA P+N C 16A					16kA	
					D8.3 Vertical L3						
44					DNX³ 4500/6kA P+N C 16A					16kA	
					D8.4 Vertical L1						
45					DNX³ 4500/6kA P+N C 16A					16kA	
					D8.5 Vertical L2						
46											
47											
48											

URGENCE SIGURI COFFRET

SCHEMA UNIFILAIRE

N° affaire :

N° plan :

Date:

C

B

A

F

E


D

Dessiné par : ING. CAMARA

N° folio :


3 / 10

A		B		C		D		E		F		G		H		I		J		K	
Régime Neutre																					
Tension Nominale																					
Puissance installée																					
IK1 Max	2.22kA																				
IK3 Max	2.54kA																				

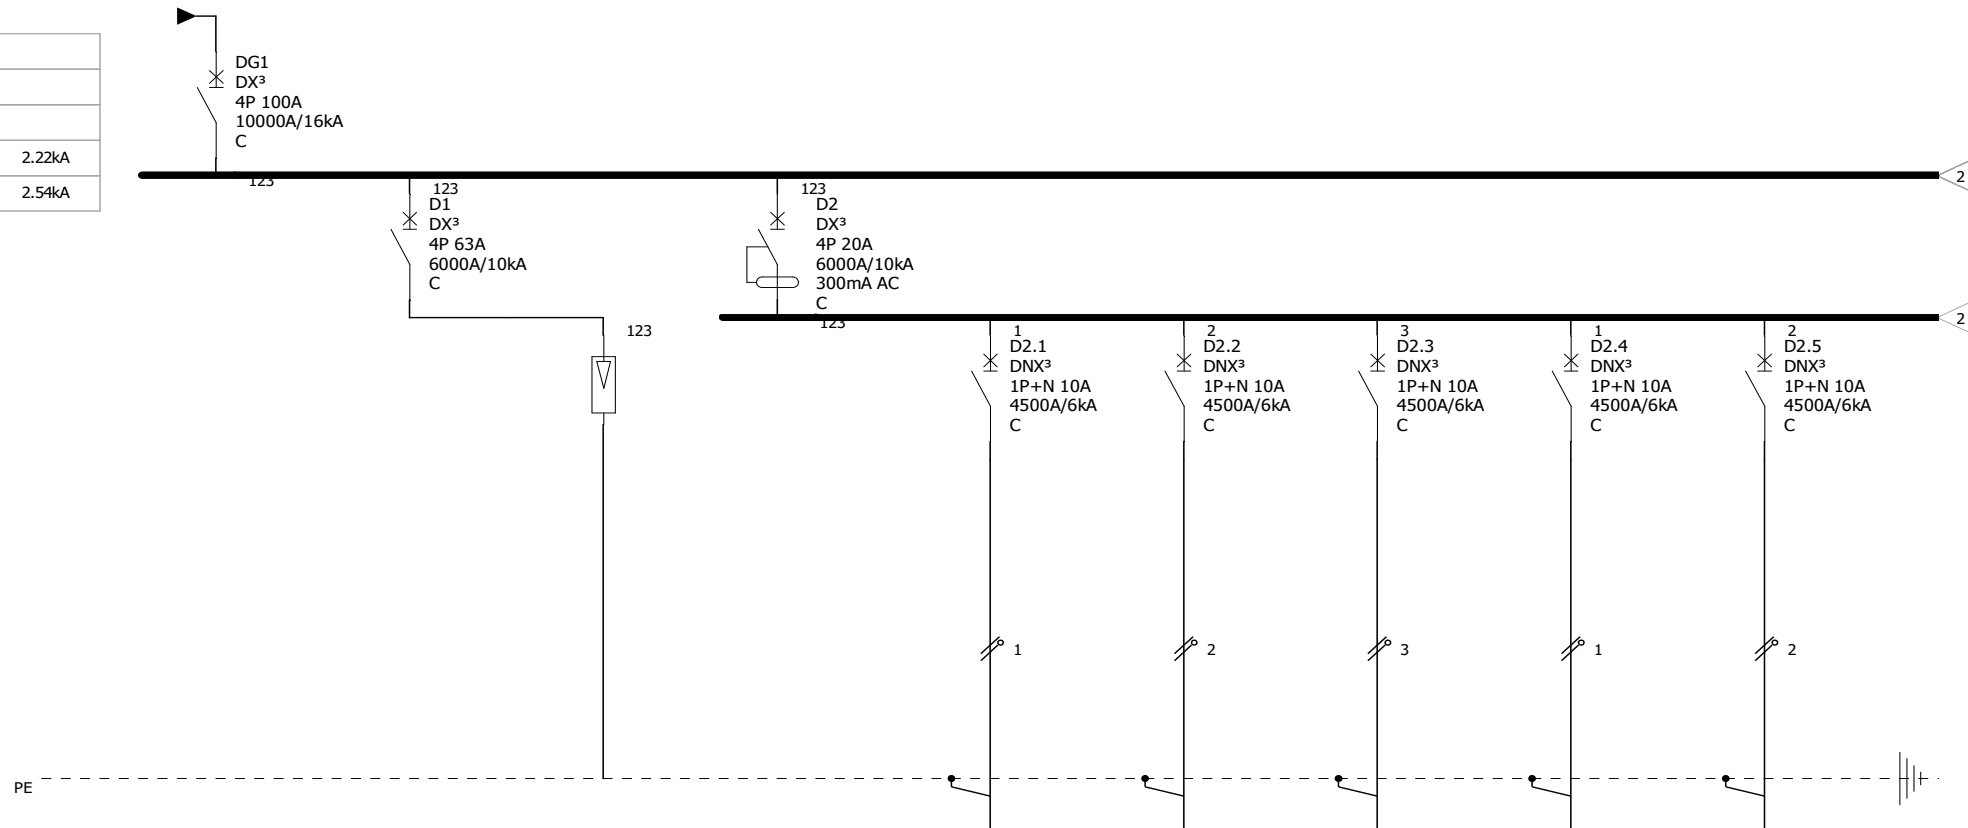



Repère appareil	DG1	D1	SPD1	D2	D2.1	D2.2	D2.3	D2.4	D2.5
Repère bornes									
Désignation	ALIMENTATION GLE	PARAFOUDRE	PARAFOUDRE	ECLAIRAGES	SALLES (2.1-2.2-2.3-2.4-3.1)	DEGAGEMENT-SALLES (1.1-2.5-2.6)	SALLES(3.6-3.7)-TOILET	SALLES 3.4	SALLES(1.4-3.3)
Puissance	48.86kW	0kW	0kW	1.38kW	0.20kW	0.28kW	0.19kW	0.24kW	0.18kW
Longueur de câbles	30m				25m	25m	25m	25m	25m
Sections de câbles	5G25				3G1,5	3G1,5	3G1,5	3G1,5	3G1,5
Type de câbles	U 1000 R2V				U 1000 R2V	U 1000 R2V	U 1000 R2V	U 1000 R2V	U 1000 R2V
Type isolant câbles	PR_EPR				PR_EPR	PR_EPR	PR_EPR	PR_EPR	PR_EPR



	URGENCE SIGUIRI COFFRET SCHEMA UNIFILAIRE	N° affaire :		C		F	
		N° plan :		B		E	
				A		D	
		Date:		Dessiné par :	ING. CAMARA	N° folio :	4 / 10

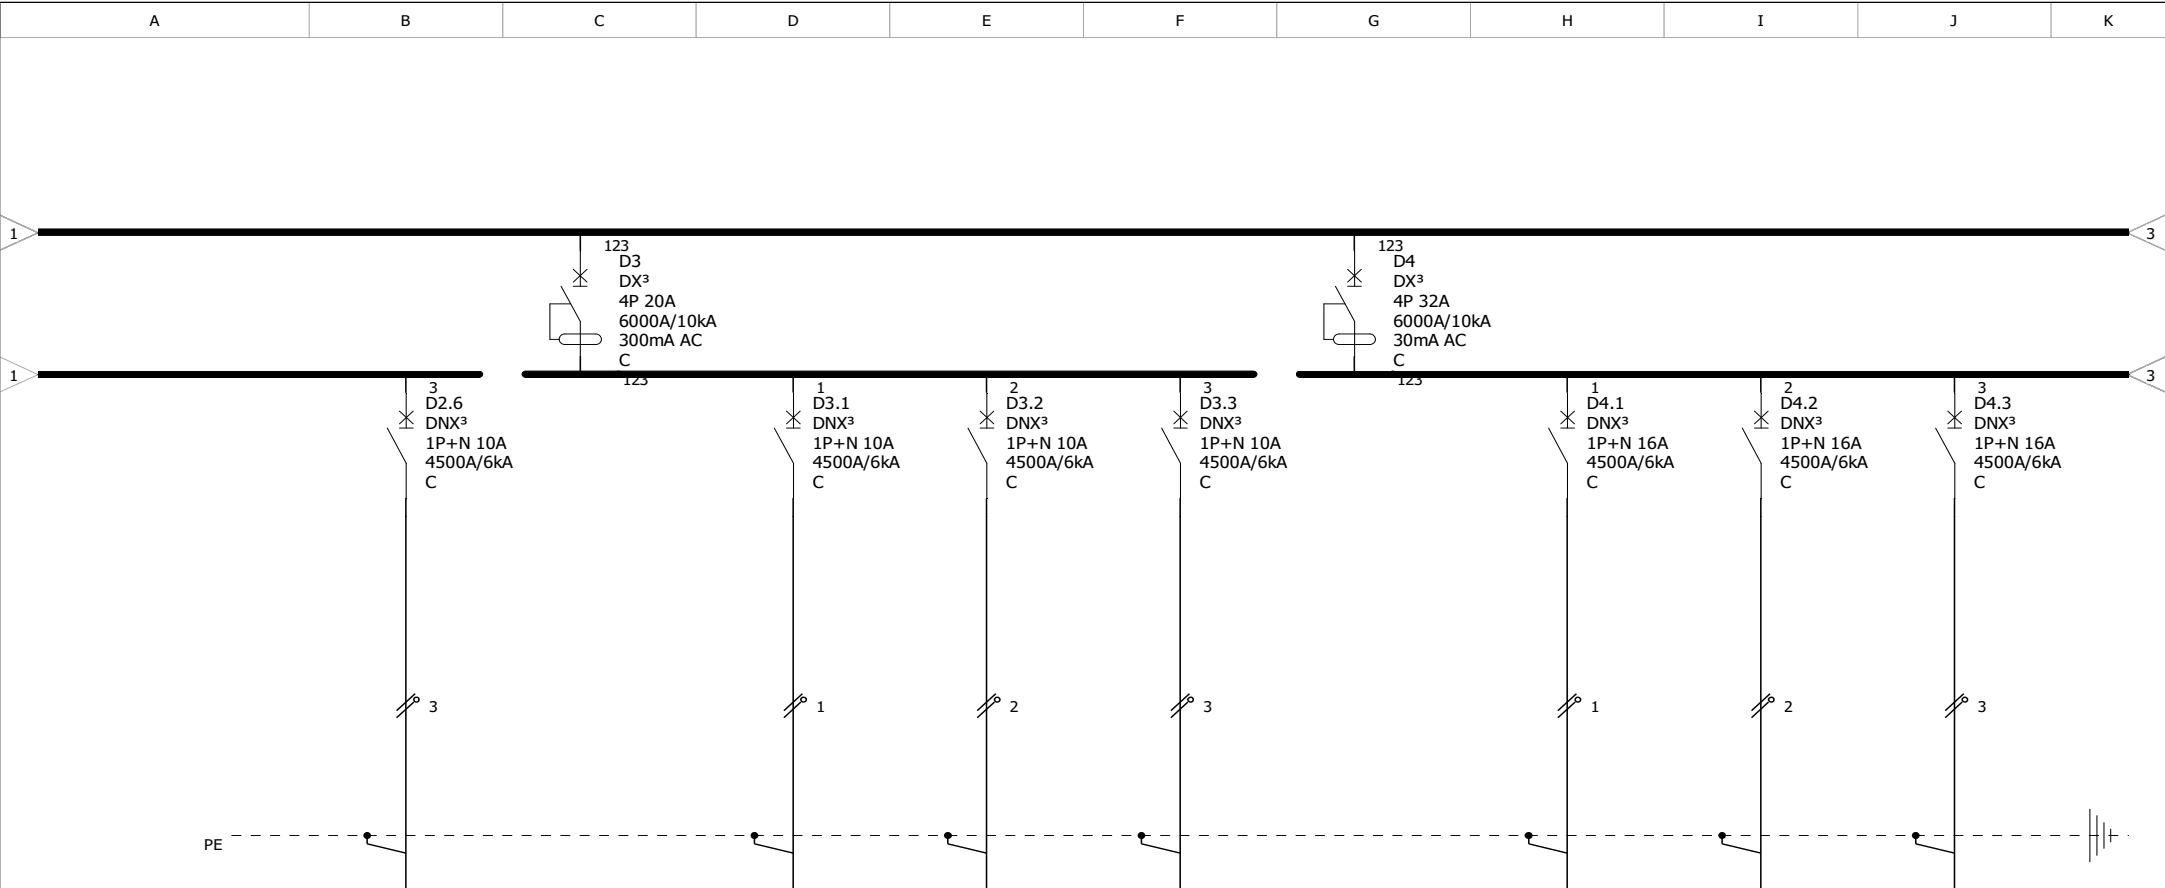

Repère appareil	D2.6	D3	D3.1	D3.2	D3.3	D4	D4.1	D4.2	D4.3
Repère bornes									
Désignation	RESERVE	BRASSEUR	SALLES 1.5-3.4	SALLES 3.3-3.6	SALLES 3.4		SALLES 2.2-2.4	SALLES 2.2-2.4	SALLES 2.2-2.4
Puissance	0.18kW	1.20kW	0.40kW	0.40kW	0.40kW	17.28kW	1.28kW	1.28kW	0.64kW
Longueur de câbles	25m		25m	25m	25m		25m	25m	25m
Sections de câbles	3G1,5		3G1,5	3G1,5	3G1,5		3G2,5	3G2,5	3G2,5
Type de câbles	U 1000 R2V		U 1000 R2V	U 1000 R2V	U 1000 R2V		U 1000 R2V	U 1000 R2V	U 1000 R2V
Type isolant câbles	PR_EPR		PR_EPR	PR_EPR	PR_EPR		PR_EPR	PR_EPR	PR_EPR

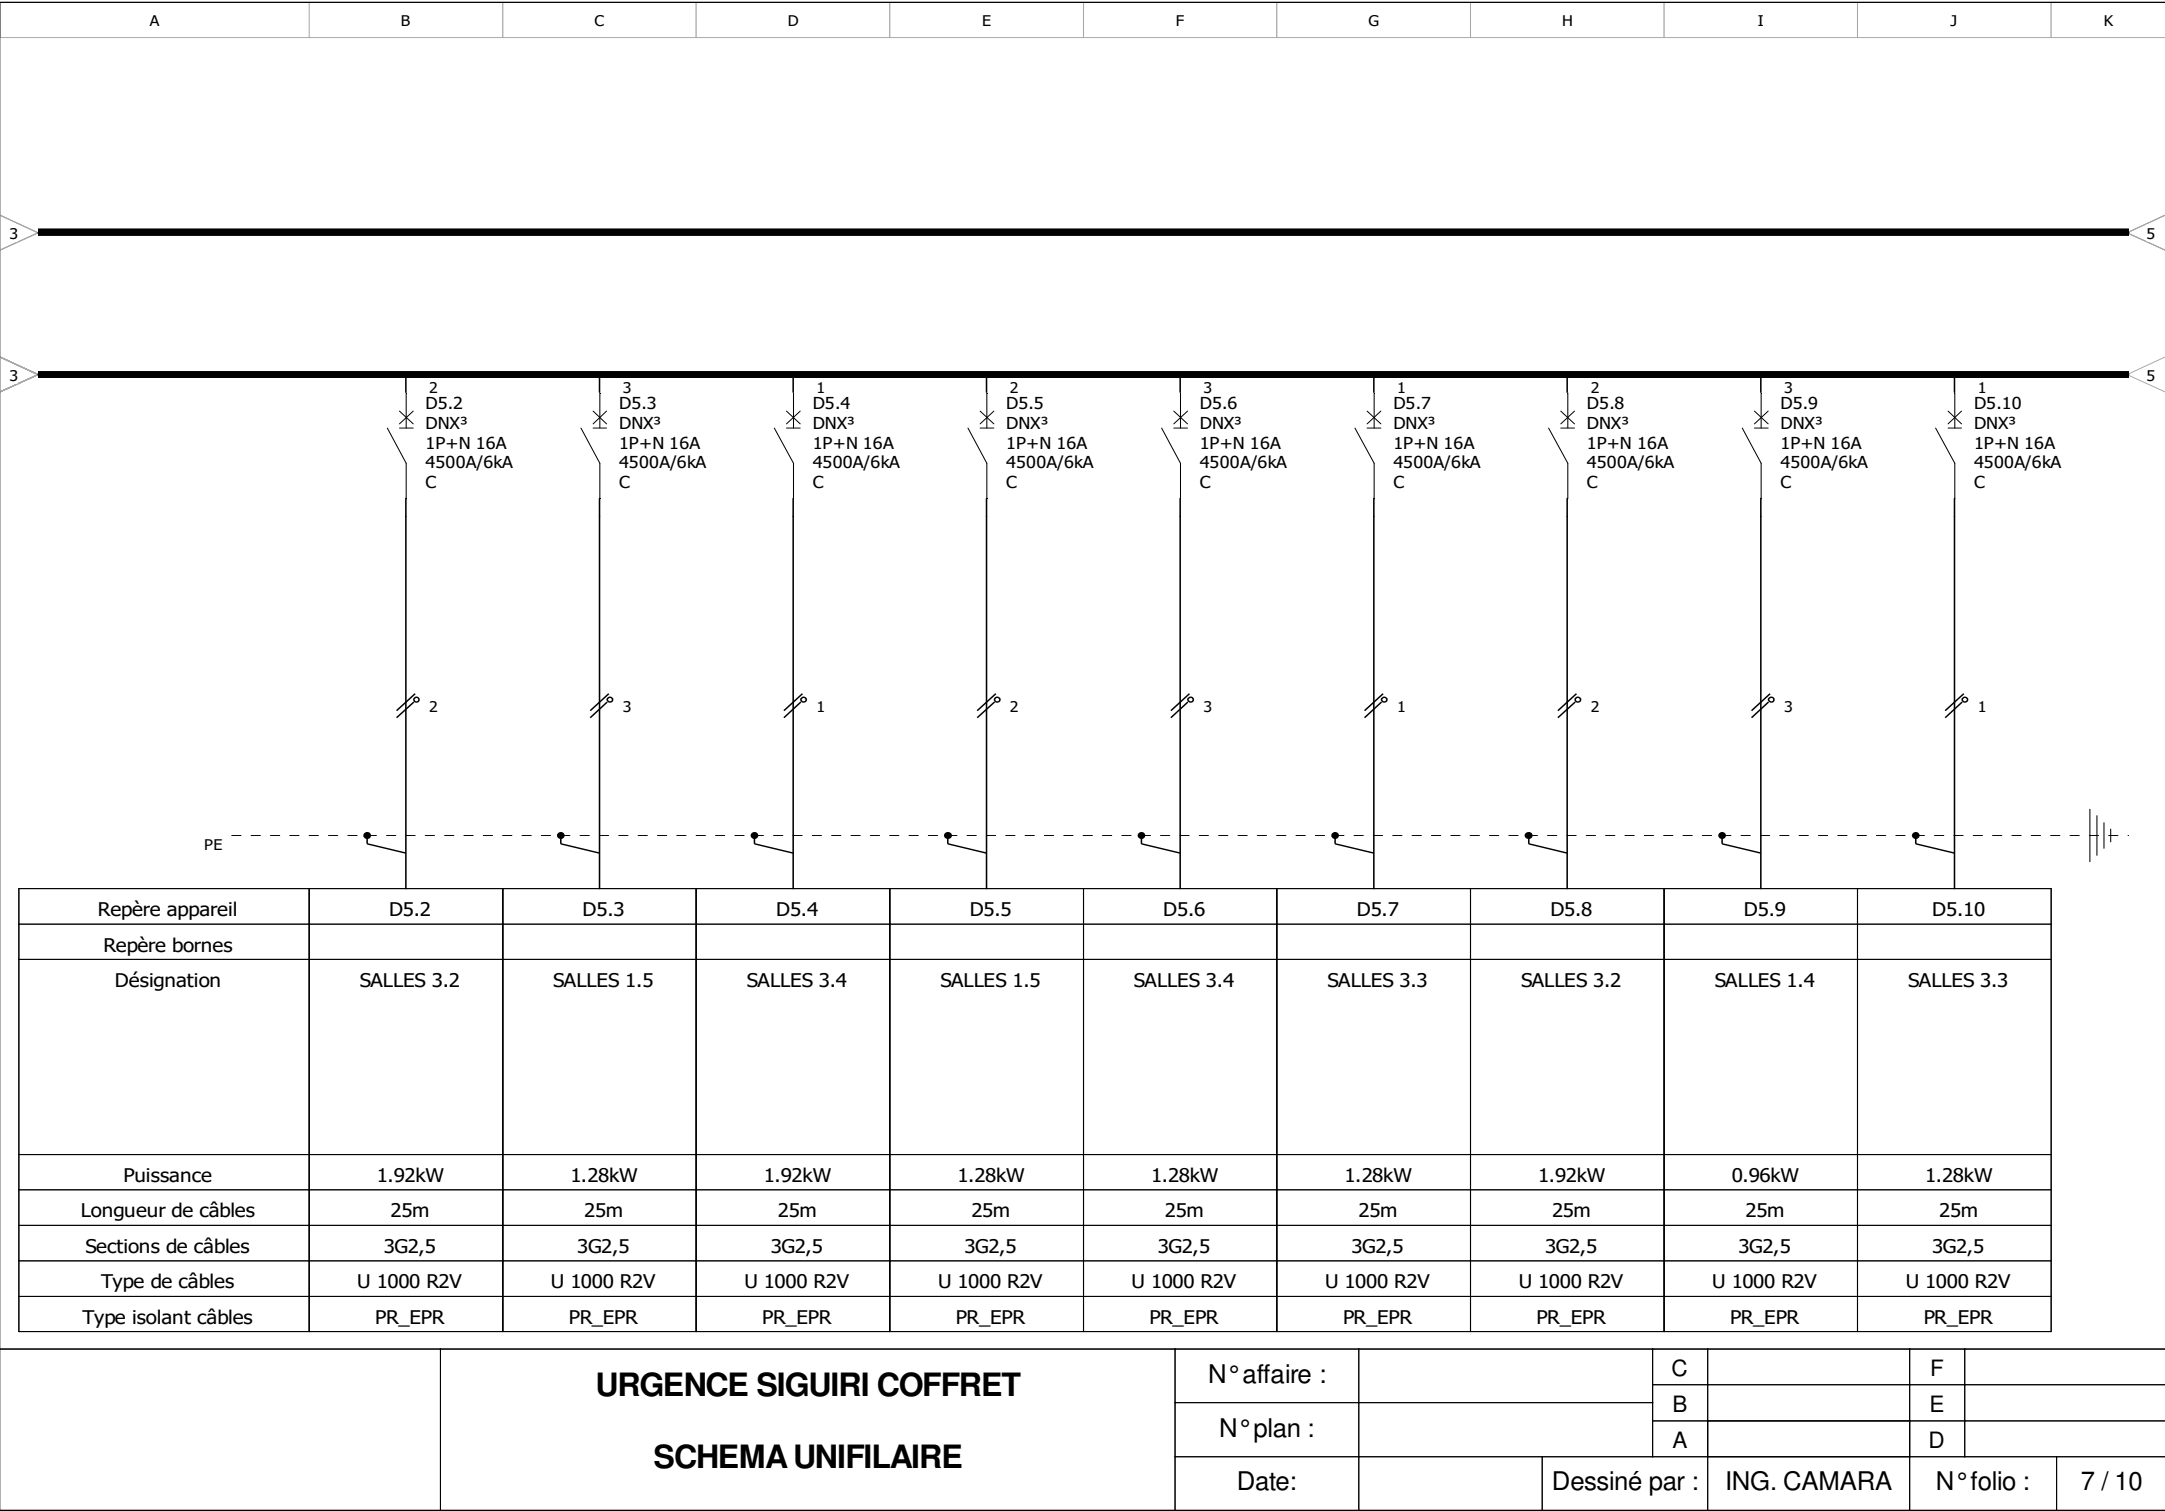

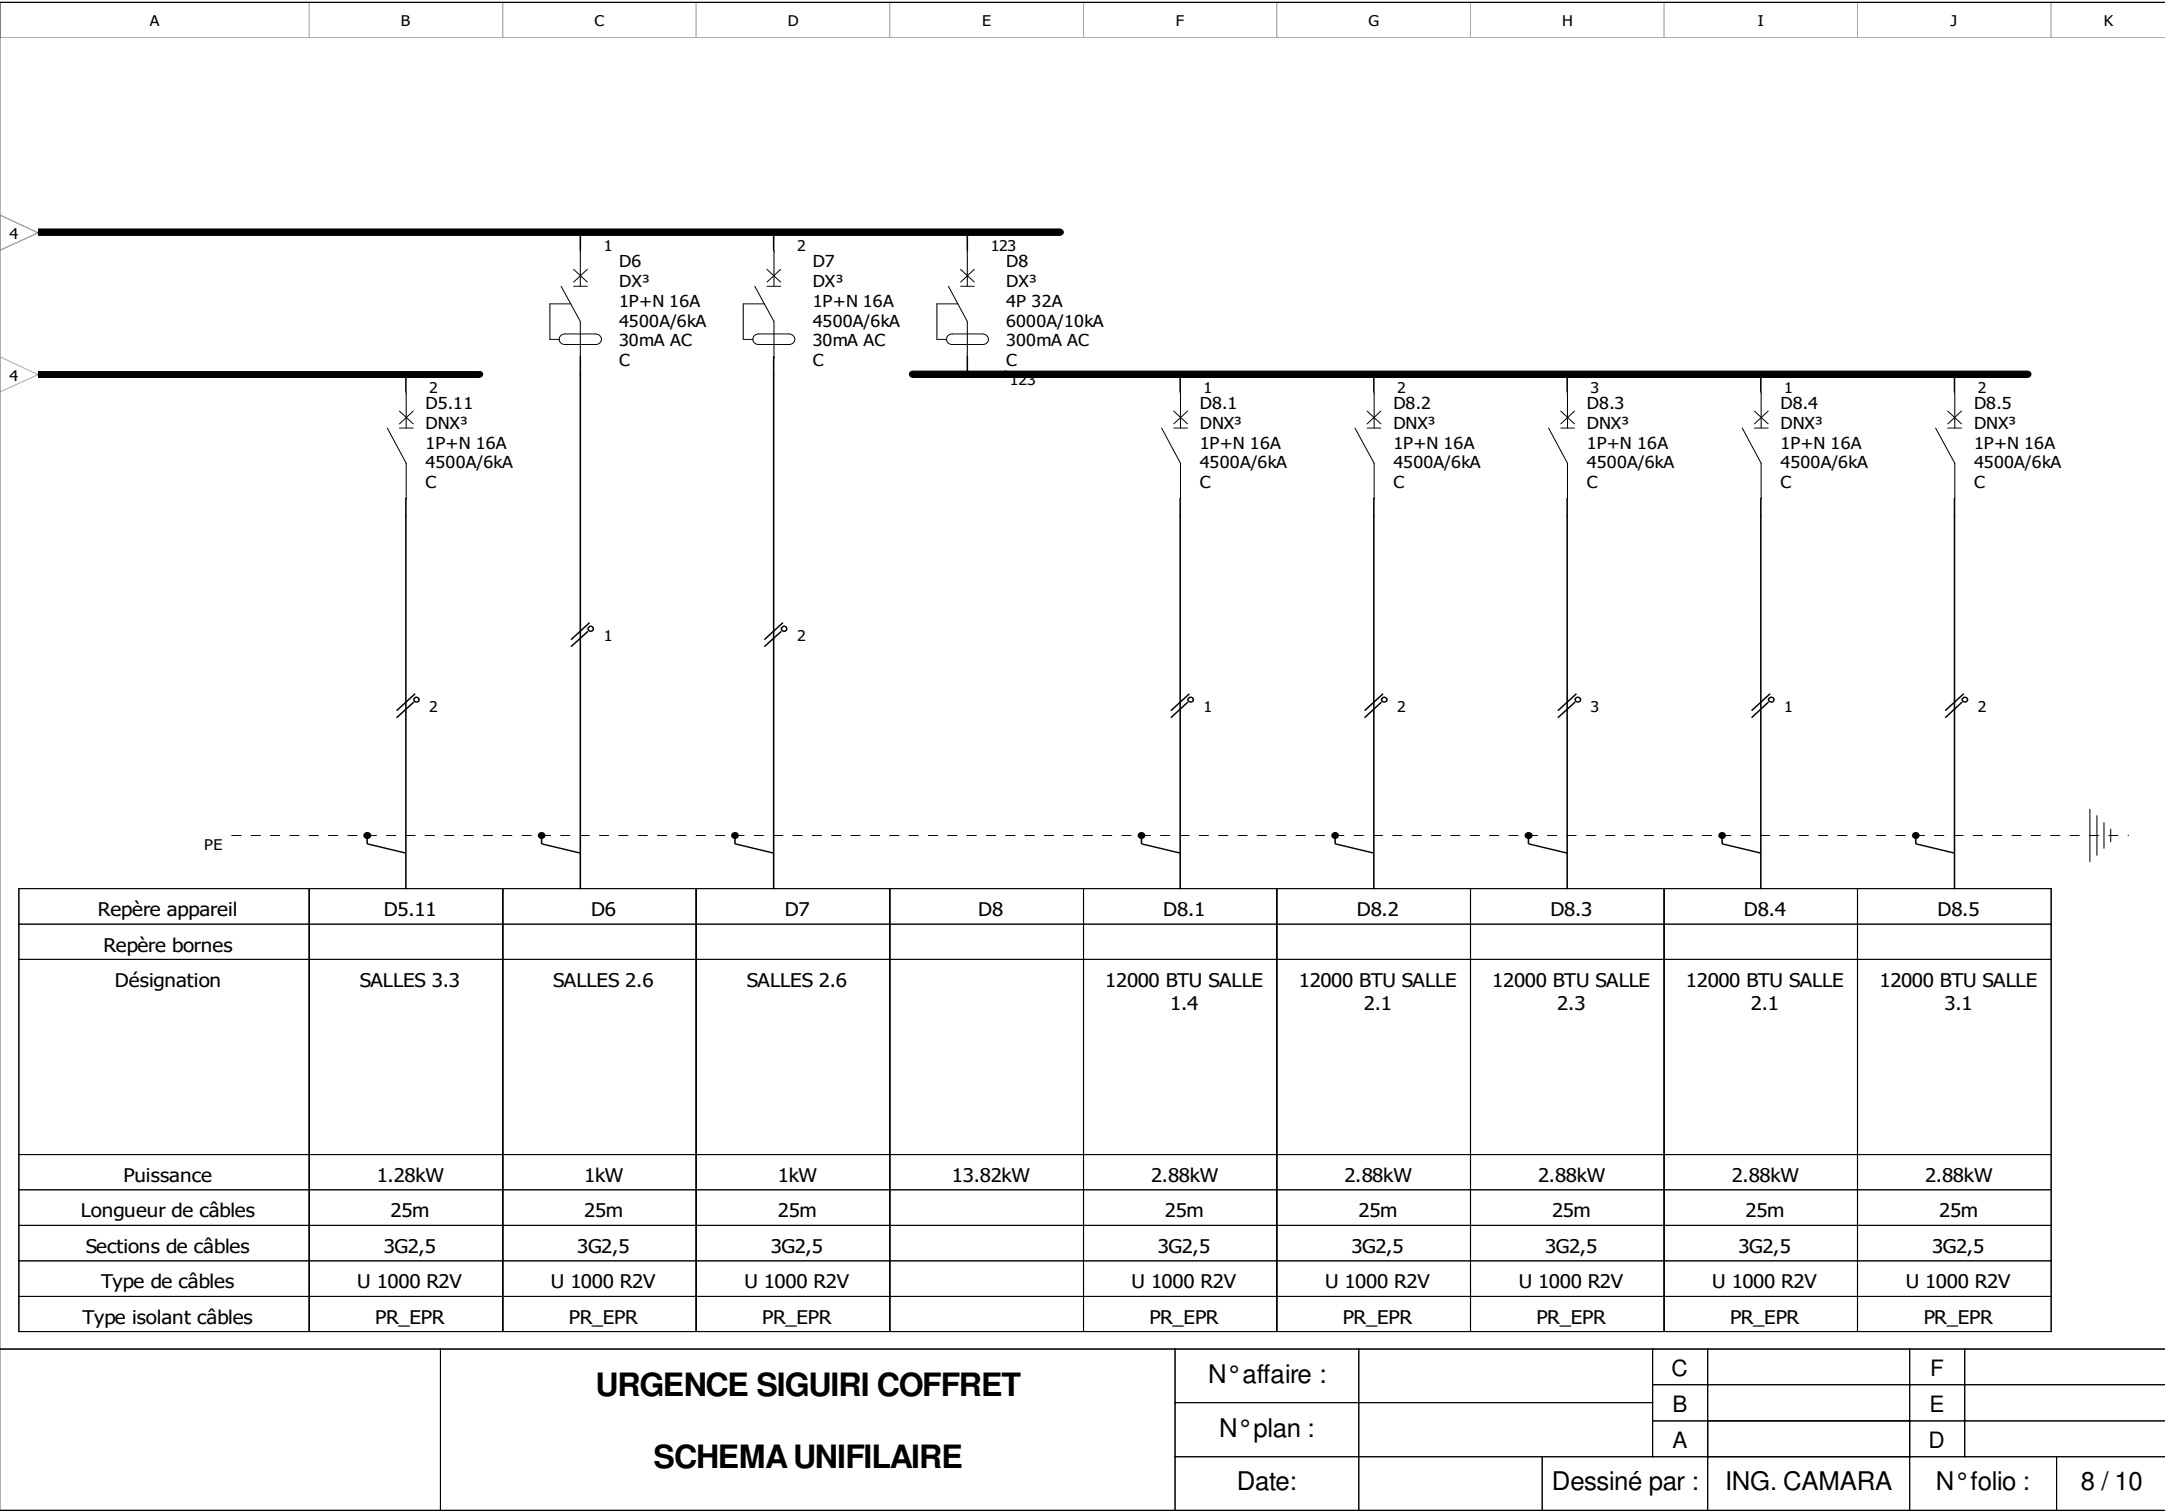

 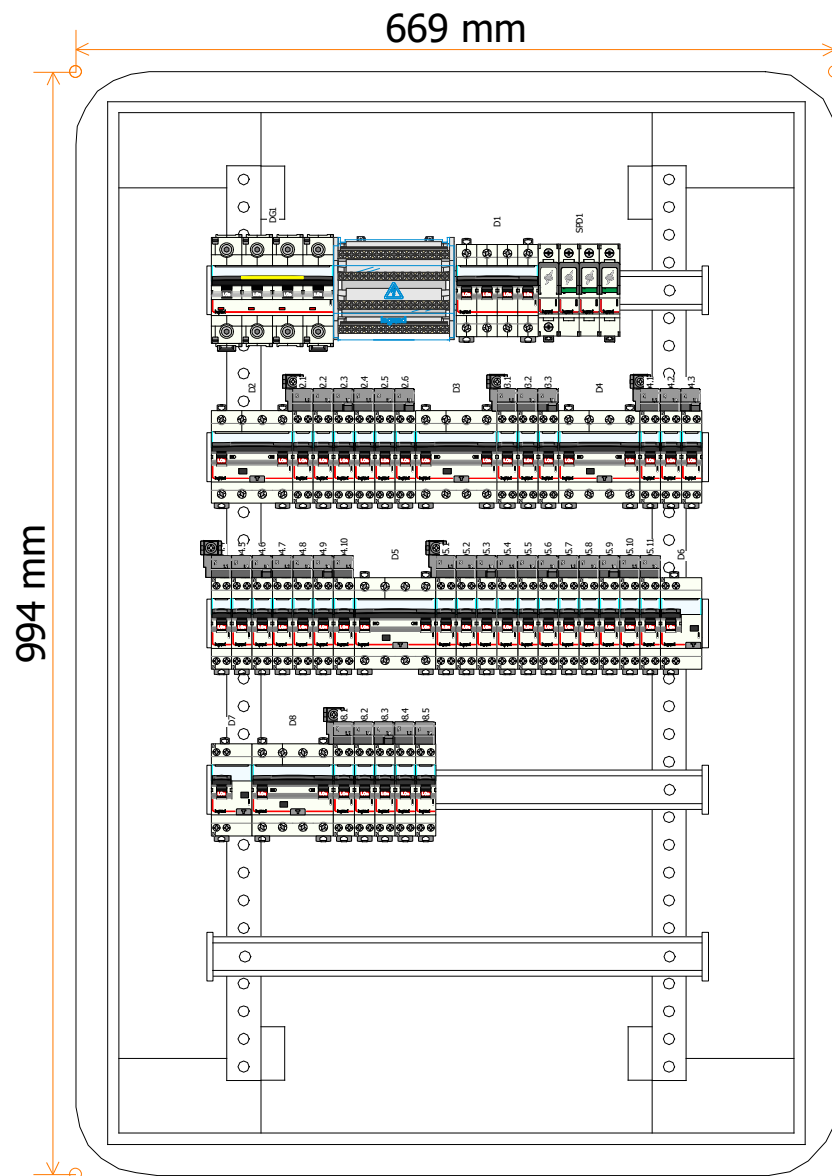

URGENCE SIGURI COFFRET

SCHEMA UNIFILAIRE

N° affaire :

N° plan :

Date:

C

B

A

F

 

E

D

Dessiné par : ING. CAMARA

N° folio :

9 / 10

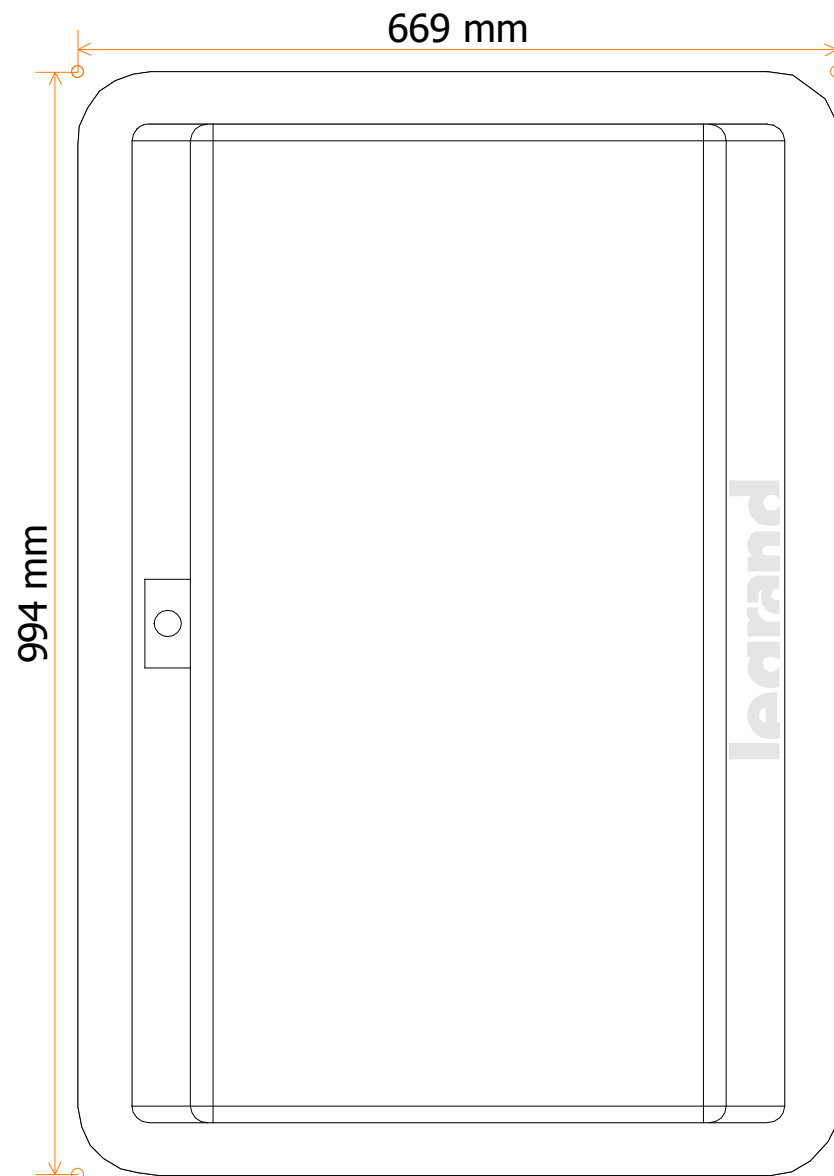

URGENCE SIGURI COFFRET

SCHEMA UNIFILAIRE

N° affaire :

N° plan :

Date:

C

B

A

F

E

D

Dessiné par :

ING. CAMARA

N° folio :

10 / 10