

ETUDE DANS LES SERVICES D'URGENCES
DES STRUCTURES SANITAIRES DE LABE ,
FARANAH, NZEREKORE ET SIGUIRI

SITE : SIGUIRI

LOT: PLOMBERIE

REPUBLICQUE DE GUINEE



OBJET : ETAT DES LIEUX

ETUDE DANS LES SERVICES
D'URGENCES DES STRUCTURES
SANITAIRES DE LABE , FARANAH,
NZEREKORE ET SIGUIRI

Maitre d'ouvrage :

MINISTERE DE LA SANTE ET DE
L'HYGIENNE PUBLIQUE



 
Partenaire :

MINISTERE DES AFFAIRES
ETRANGERE FRANCAISE


Liberté • Égalité • Fraternité
RÉPUBLIQUE FRANÇAISE

Partenaire Technique:

EXPERTISE FRANCE

 **EXPERTISE
FRANCE**
GROUPE AFD

Financement:

L'INITIATIVE

 **L'INITIATIVE**
sida, tuberculose, paludisme



Bureau d'Etudes:

CAAT
Cabinet d'Architecture et d'Assistance Technique

Adresse : NONGO, Ratoma, Conakry Guinée
E-mail : caatguinee.archi@gmail.com
Tél : (+224) 628 00 32 40 - 664 55 73 63


CABINET D'ARCHITECTURE

DATE DE MODIFICATION 19/01/2026	
CONÇU PAR	Caling Consulting
VERIFIE PAR	Caling Consulting
APPROUVE PAR	Caling Consulting
SITE / BLOC:	PLAN DE PLOMBERIE SIGUIRI
SOURCE: Architecture	TITRE DU PLAN : PLAN D'ALIMENTATION EAU POTABLE
ECHELLE1:160	
DATE DE CREATION: 30/10/2024	
PHASE	APD
LOT	INGENIEURIE
DOM	INGENIEURIE
TYPE	VP
NIVEAU	N1
INDICE	A

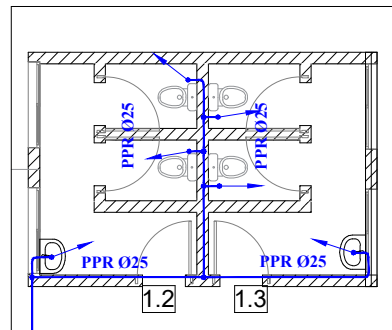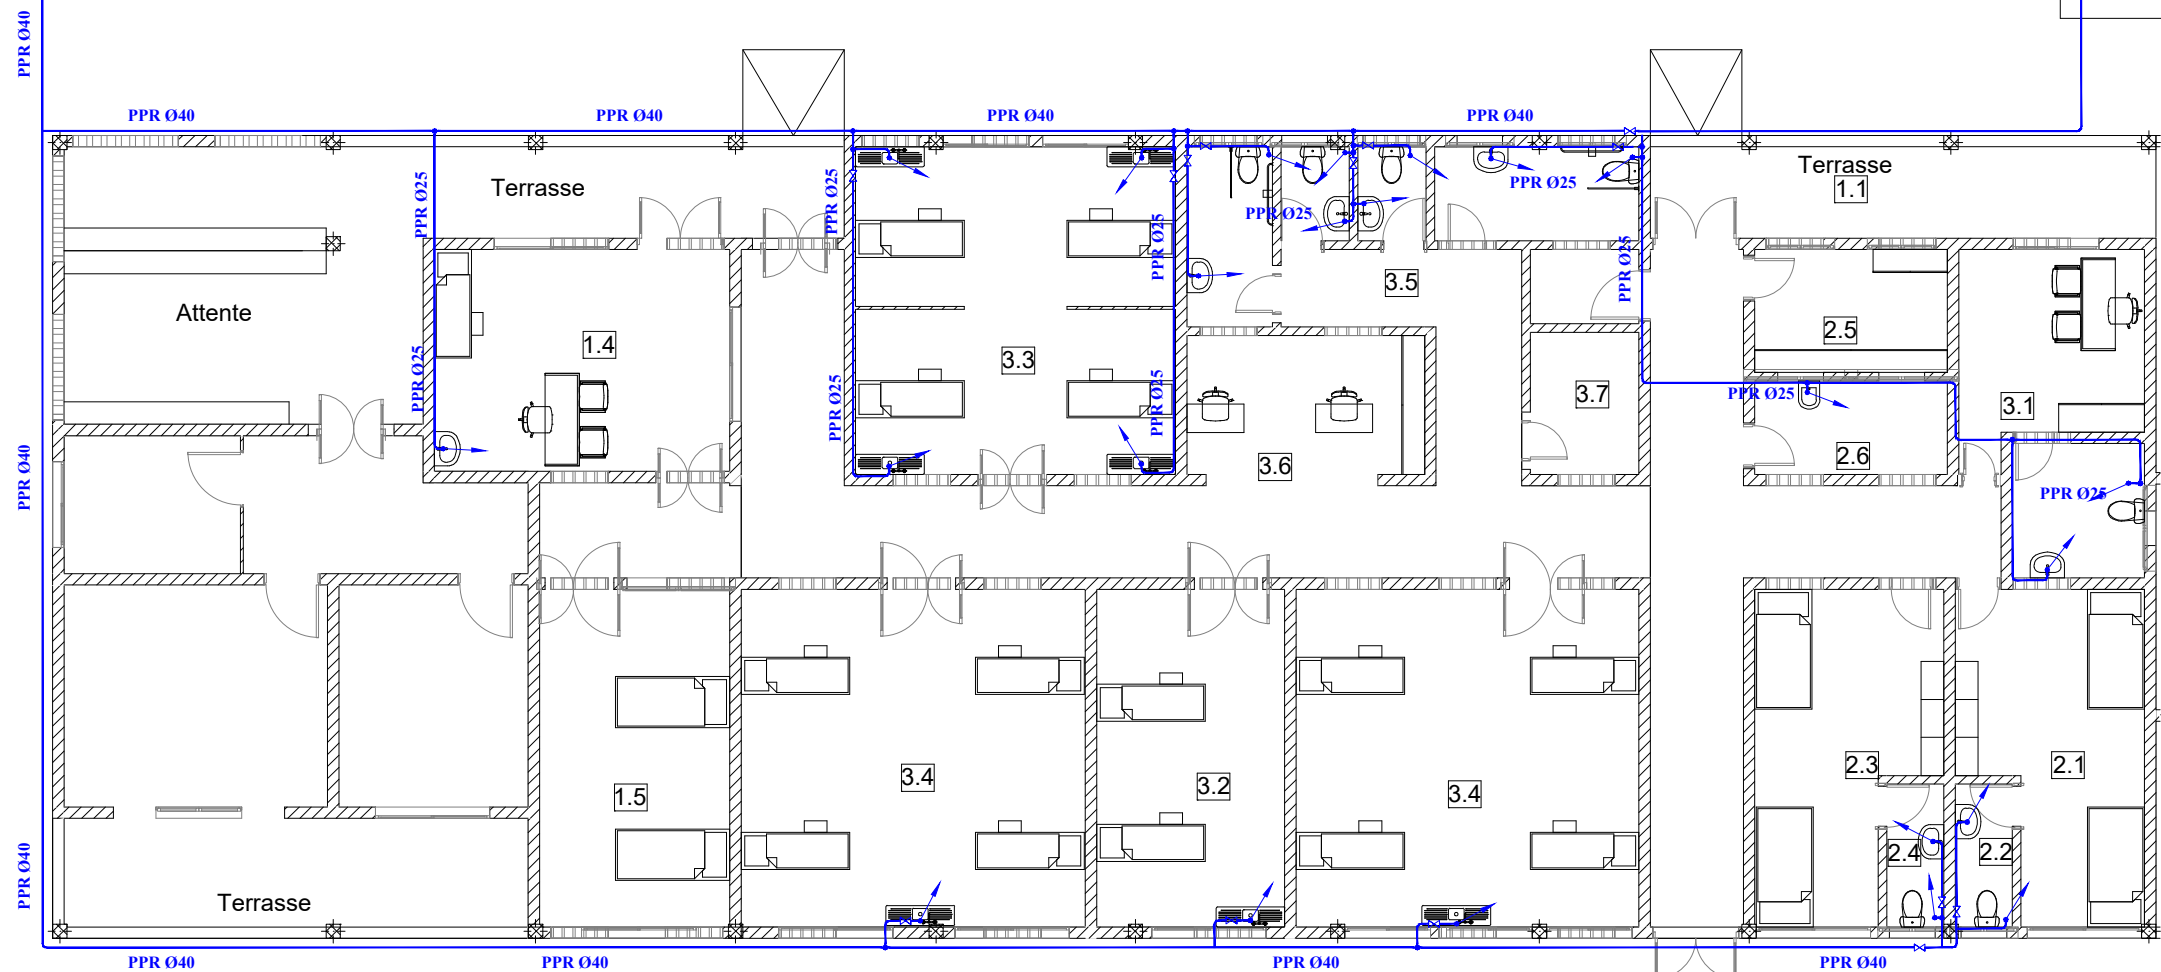

LEGENDE

PPR 25

PEHD Ø40

REPUBLIQUE DE GUINEE



OBJET : ETAT DES LIEUX

ETUDE DANS LES SERVICES
D'URGENCES DES STRUCTURES
SANITAIRES DE LABE , FARANAH,
NZEREKORE ET SIGURI

Maitre d'ouvrage :

MINISTERE DE LA SANTE ET DE
L'HYGIENE PUBLIQUE



Partenaire :

MINISTERE DES AFFAIRES
ETRANGERE FRANCAISE



Partenaire Technique:

EXPERTISE FRANCE



Financement:

L'INITIATIVE



Bureau d'Etudes:

CAAT

Cabinet d'Architecture et d'Assistance Technique

Adresse : NONGO, Ratoma, Conakry Guinée

E-mail : caatguinee.archi@gmail.com

Tél : (+224) 628 00 32 40 - 664 55 73 63



DATE DE MODIFICATION 19/01/2026

CONÇU PAR Caling Consulting

VERIFIÉ PAR Caling Consulting

APPROUVE PAR Caling Consulting

SITE / BLOC: PLAN DE PLOMBERIE SIGURI

SOURCE: Architecture

ECHELLE 1:160

DATE DE CREATION: 30/10/2024

PHASE APD


LOT INGENIEURIE

DOM INGENIEURIE

TYPE VP

NIVEAU N1

INDICE A

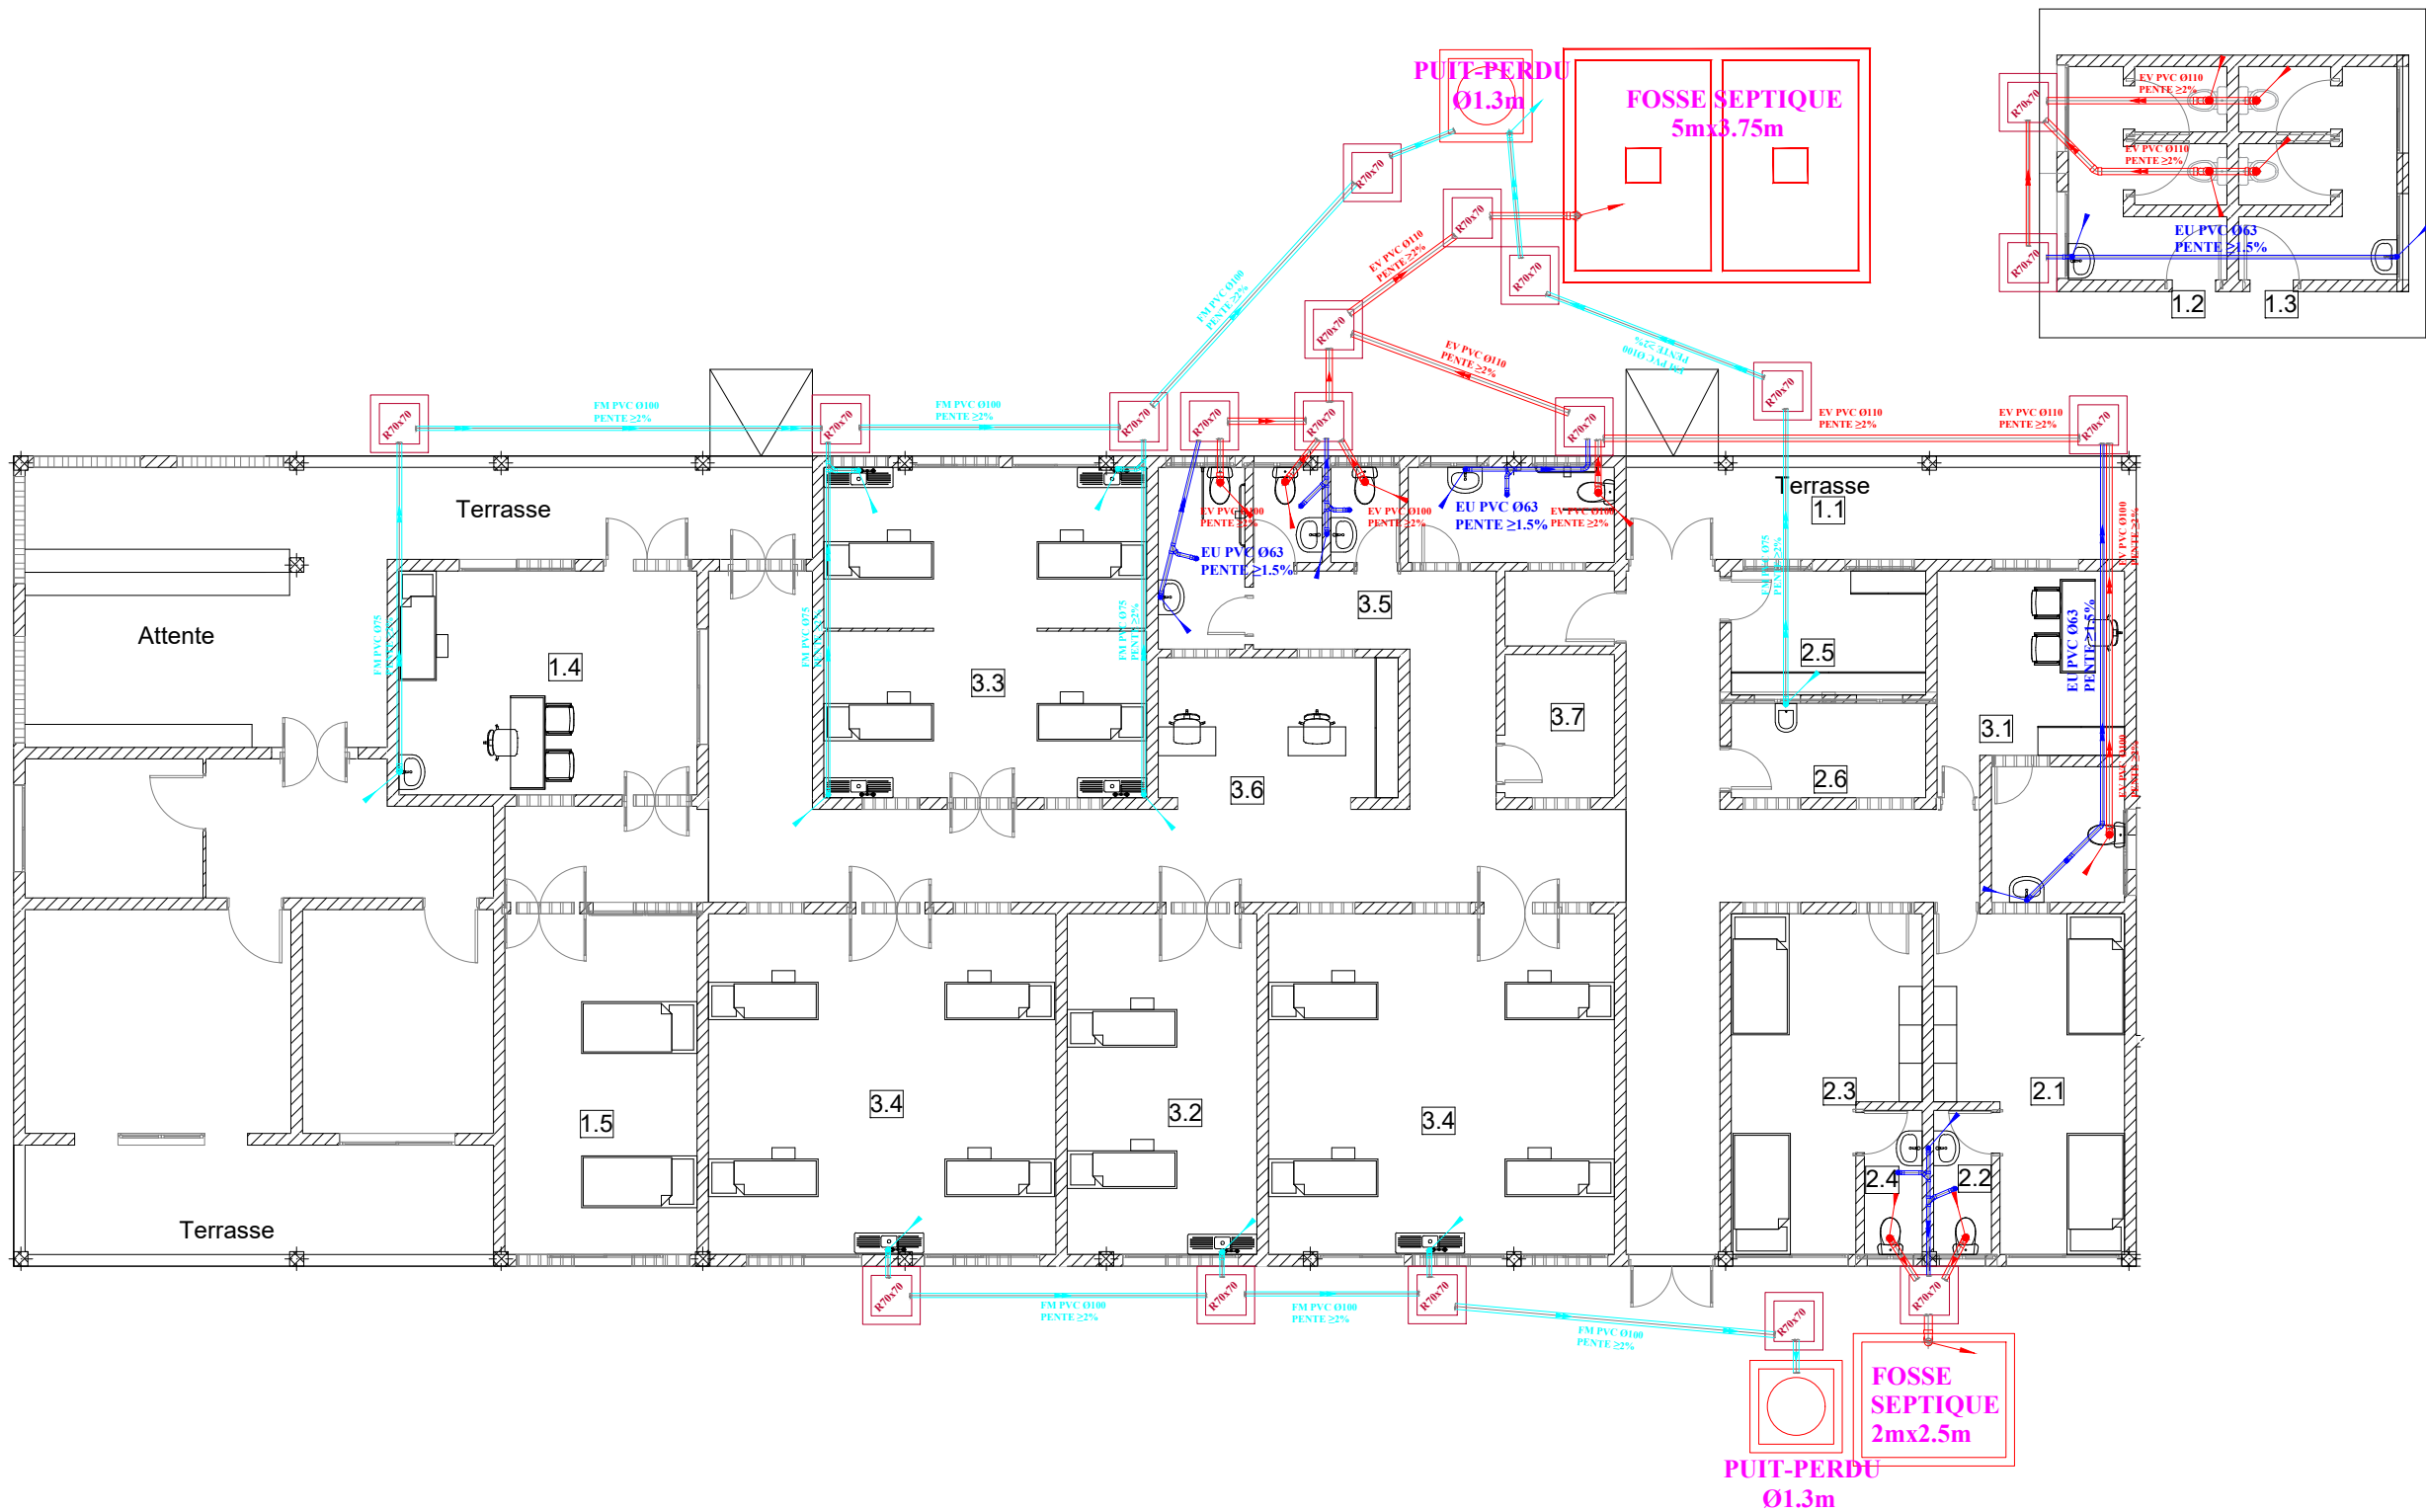

LEGENDE

	Collecteur de fluide medicaux		Collecteur d'eau vanne		Collecteur d'eau pluviale
	Collecteur d'eau usée		Colonne de chute EU		Gouttiere
	Colonne de chute EP		Colonne de chute EV		
			Siphon de sol		

REPUBLIQUE DE GUINEE



OBJET : ETAT DES LIEUX

ETUDE DANS LES SERVICES
D'URGENCES DES STRUCTURES
SANITAIRES DE LABE , FARANAH,
NZEREKORE ET SIGURI

Maitre d'ouvrage :

MINISTERE DE LA SANTE ET DE
L'HYGIENE PUBLIQUE



Partenaire :

MINISTERE DES AFFAIRES
ETRANGERE FRANCAISE



Partenaire Technique:

EXPERTISE FRANCE



Financement:

L'INITIATIVE



Bureau d'Etudes:

CAAT

Cabinet d'Architecture et d'Assistance Technique

Adresse : NONGO, Ratoma, Conakry Guinée

E-mail : caatguinee.arch@gmail.com

Tél : (+224) 628 00 32 40 - 664 55 73 63



DATE DE MODIFICATION 19/01/2026

CONÇU PAR Caling Consulting

VERIFIÉ PAR Caling Consulting

APPROUVE PAR Caling Consulting

SITE / BLOC: PLAN DE PLOMBERIE SIGURI

SOURCE: Architecture

ECHELLE 1:160

DATE DE CREATION: 30/10/2024

PHASE APD

LOT INGENIEURIE


DOM INGENIEURIE

TYPE VP

NIVEAU N1

INDICE A

PLAN D'EVACUATION
EAUX USEES-VANNES

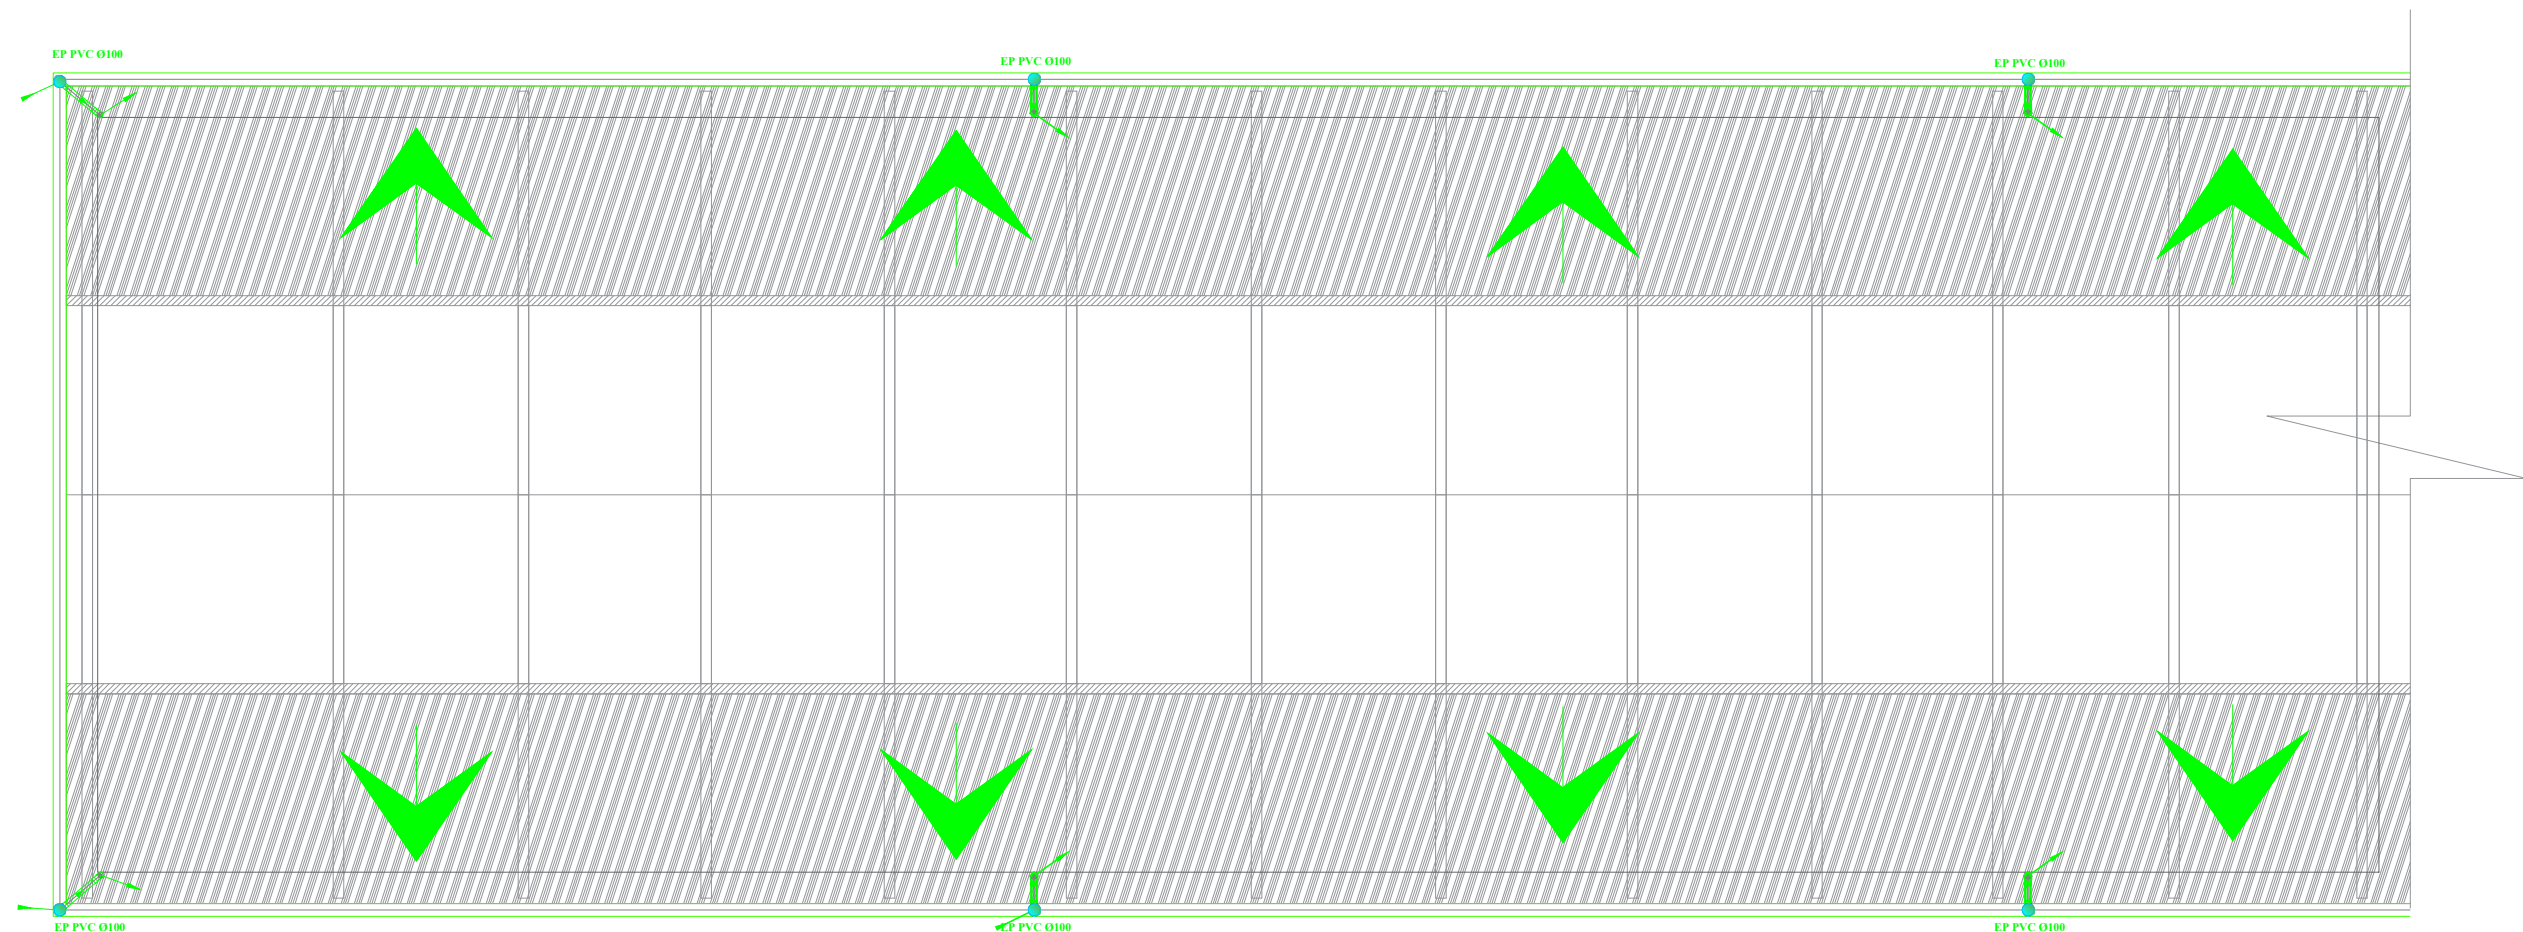

LEGENDE

- Collecteur de fluide medicaux
- Collecteur d'eau usée
- Colonne de chute EP

- Collecteur d'eau vanne
- Colonne de chute EU
- Colonne de chute EV
- Siphon de sol

- Collecteur d'eau pluviale
- Gouttiere

REPUBLIQUE DE GUINEE



OBJET : ETAT DES LIEUX

ETUDE DANS LES SERVICES
D'URGENCES DES STRUCTURES
SANITAIRES DE LABE , FARANAH,
NZEREKORE ET SIGURI

Maitre d'ouvrage :
MINISTERE DE LA SANTE ET DE
L'HYGIENE PUBLIQUE



Partenaire :
MINISTERE DES AFFAIRES
ETRANGERE FRANCAISE

Liberté • Égalité • Fraternité
RÉPUBLIQUE FRANÇAISE

Partenaire Technique:
EXPERTISE FRANCE
 **EXPERTISE
FRANCE**
GROUPE AFD

Financement:
L'INITIATIVE
 **L'INITIATIVE**
sida, tuberculose, paludisme

Bureau d'Etudes:
CAAT
Cabinet d'Architecture et d'Assistance Technique
Adresse : NONGO, Ratoma, Conakry Guinée
E-mail : caatguinee.archi@gmail.com
Tél : (+224) 628 00 32 40 - 664 55 73 63


DATE DE MODIFICATION	19/01/2026
CONÇU PAR	Caling Consulting
VERIFIÉ PAR	Caling Consulting
APPROUVE PAR	Caling Consulting
SITE / BLOC:	PLAN DE PLOMBERIE SIGURI
SOURCE: Architecture	TITRE DU PLAN : PLAN D'EVACUATION EAU PLUVIALE
ECHELLE1:160	
DATE DE CREATION: 30/10/2024	
PHASE	APD
LOT	INGENIEURIE
DOM	INGENIEURIE
TYPE	VP
NIVEAU	N1
INDICE	A